




SECCIÓN LONGITUDINAL IDENTIFICACIÓN SECTORIZACIÓN DE INCENDIOS

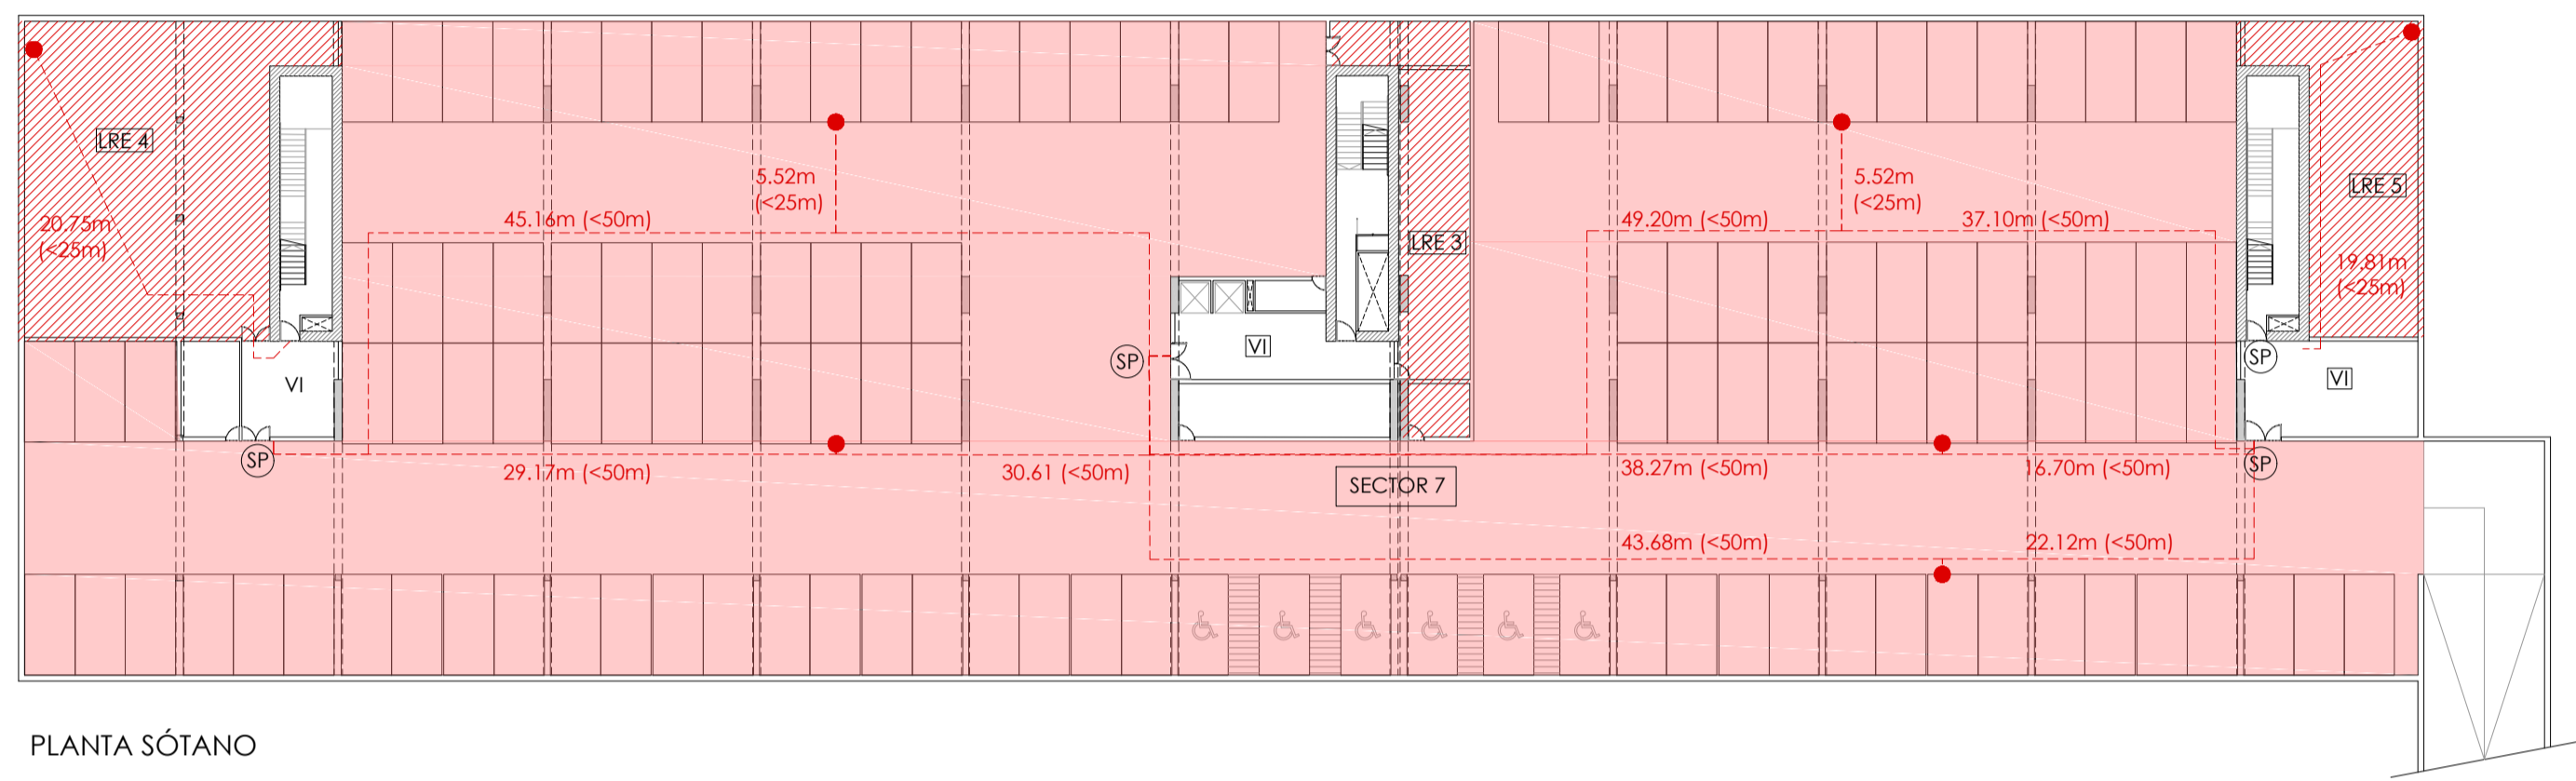


PLANTA SÓTANO

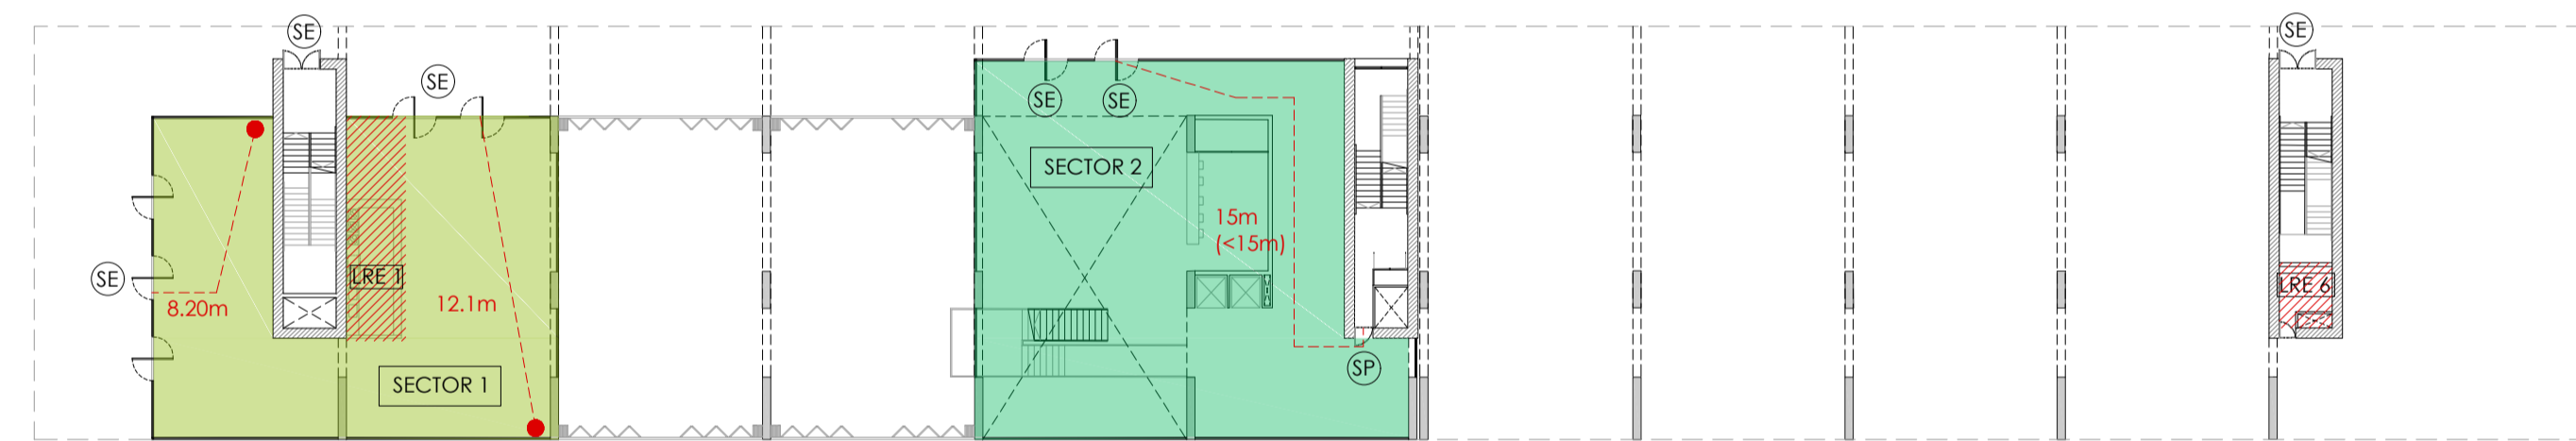


PLANTA BAJA

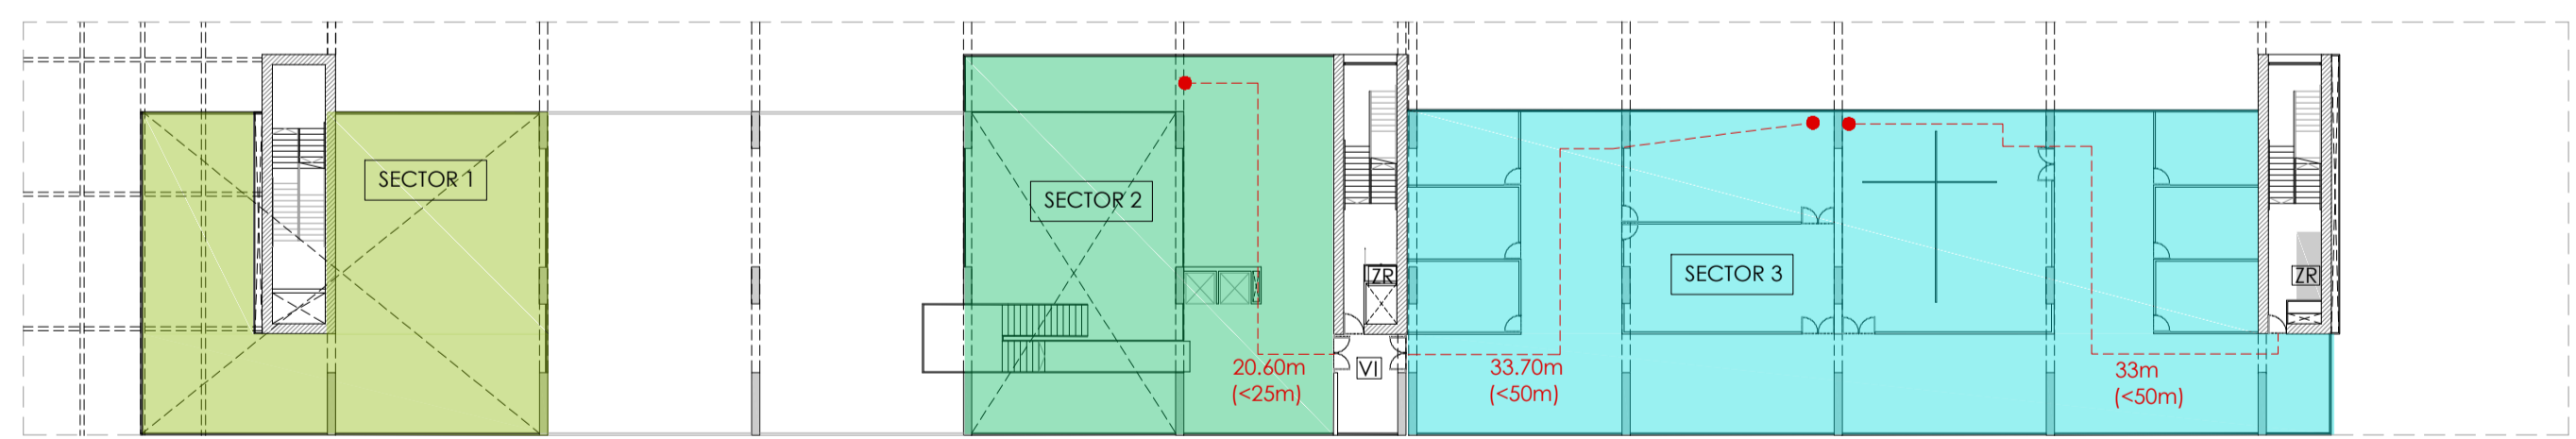


ENTREPLANTA

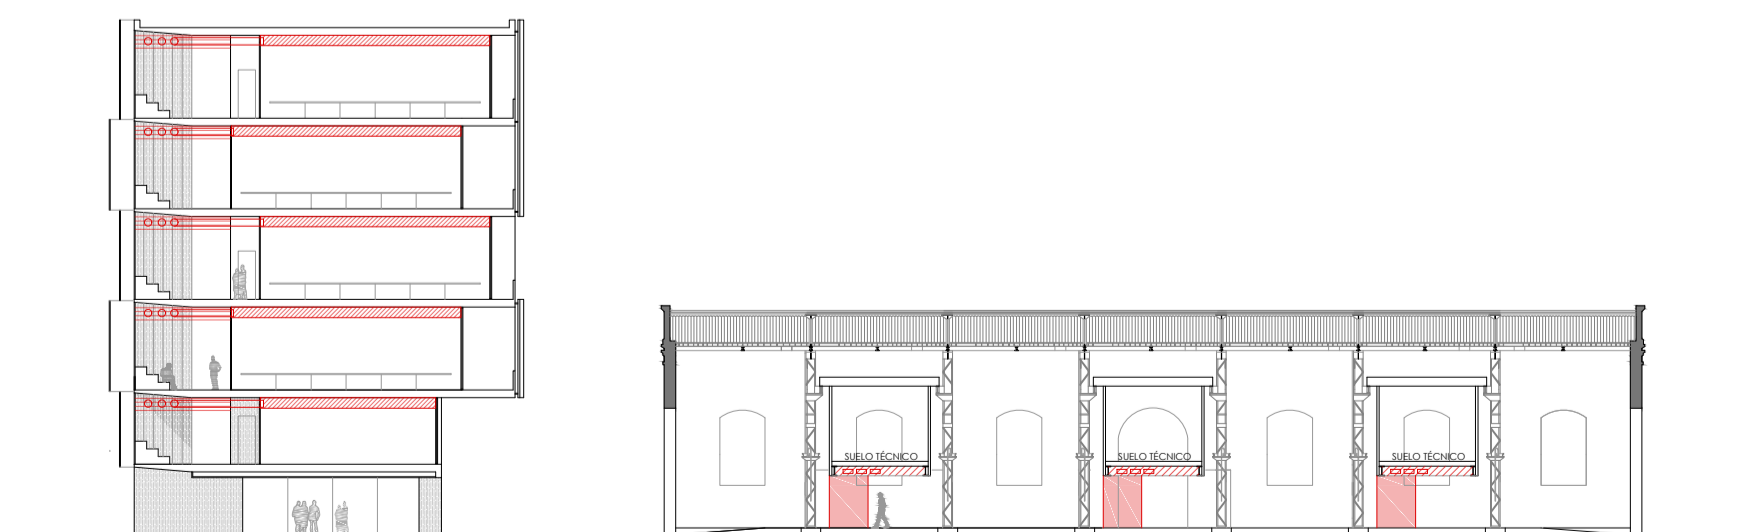


SECCIÓN TRANSVERSAL DEL EDIFICIO PRINCIPAL Y MEDIATECA DE LA NAVE CENTRAL IDENTIFICACIÓN DE CONDUCCIONES INSTALACIONES (ESCALA 1:500)

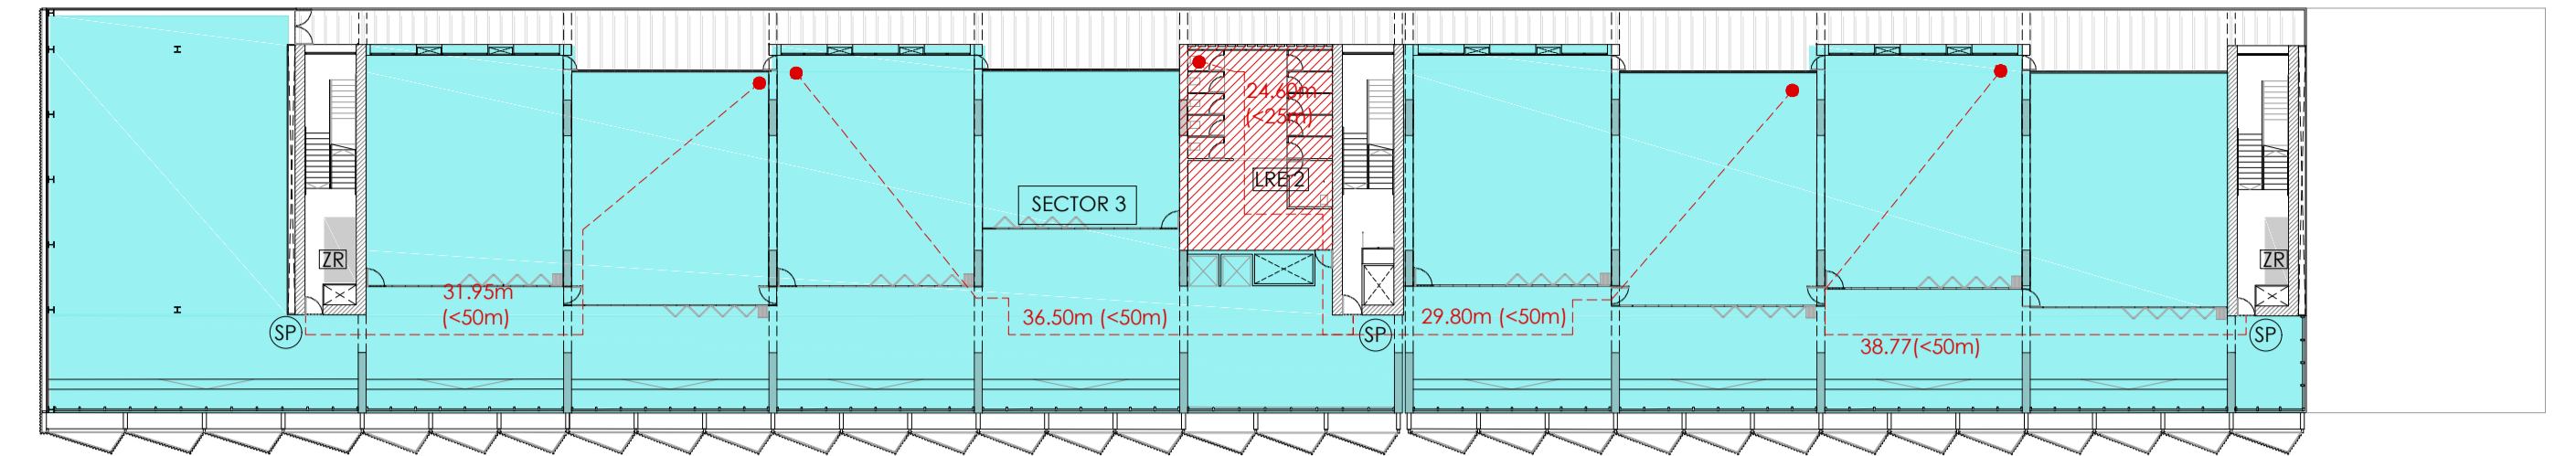


PLANTA PRIMERA

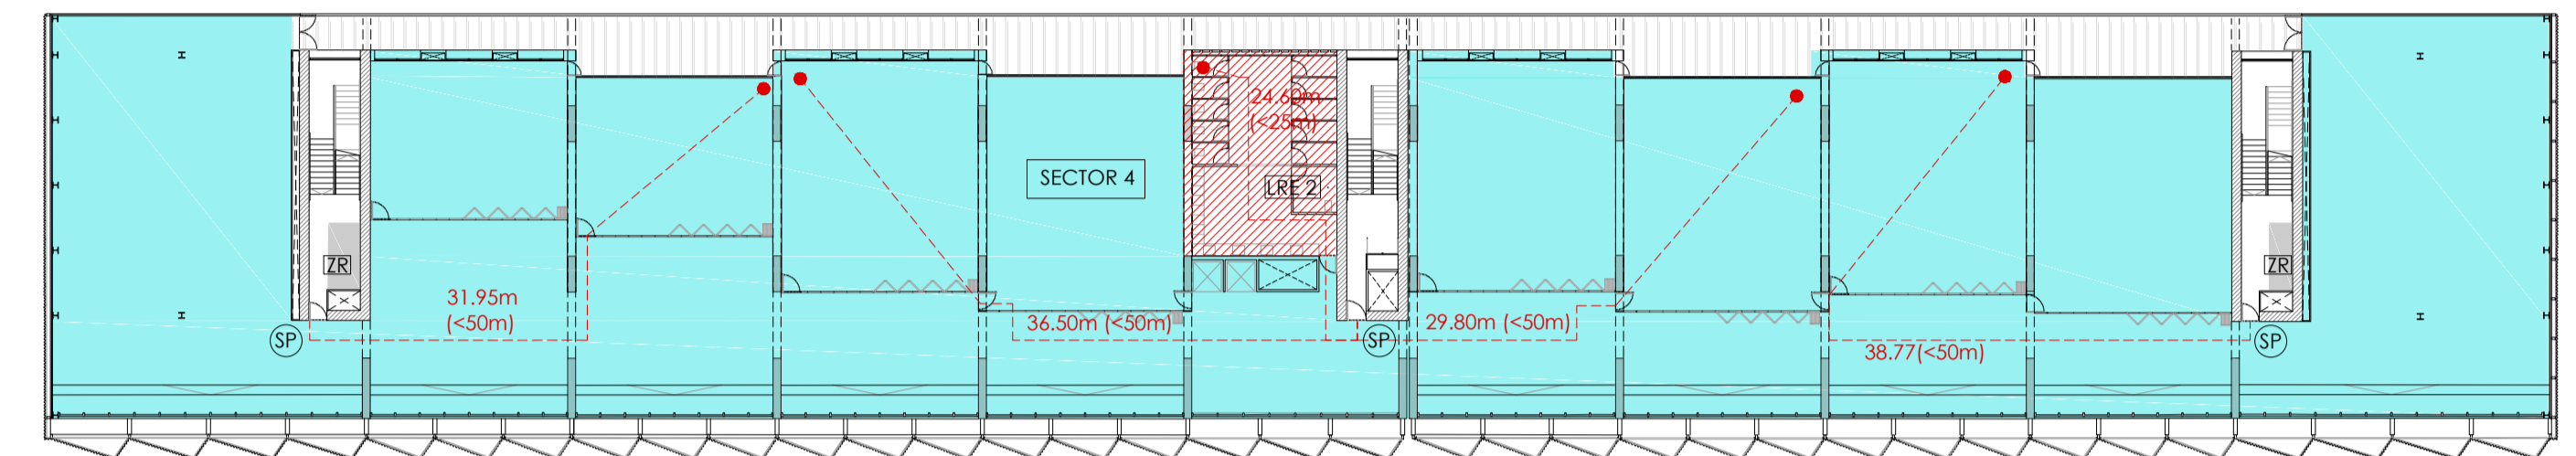

PLANTA SEGUNDA

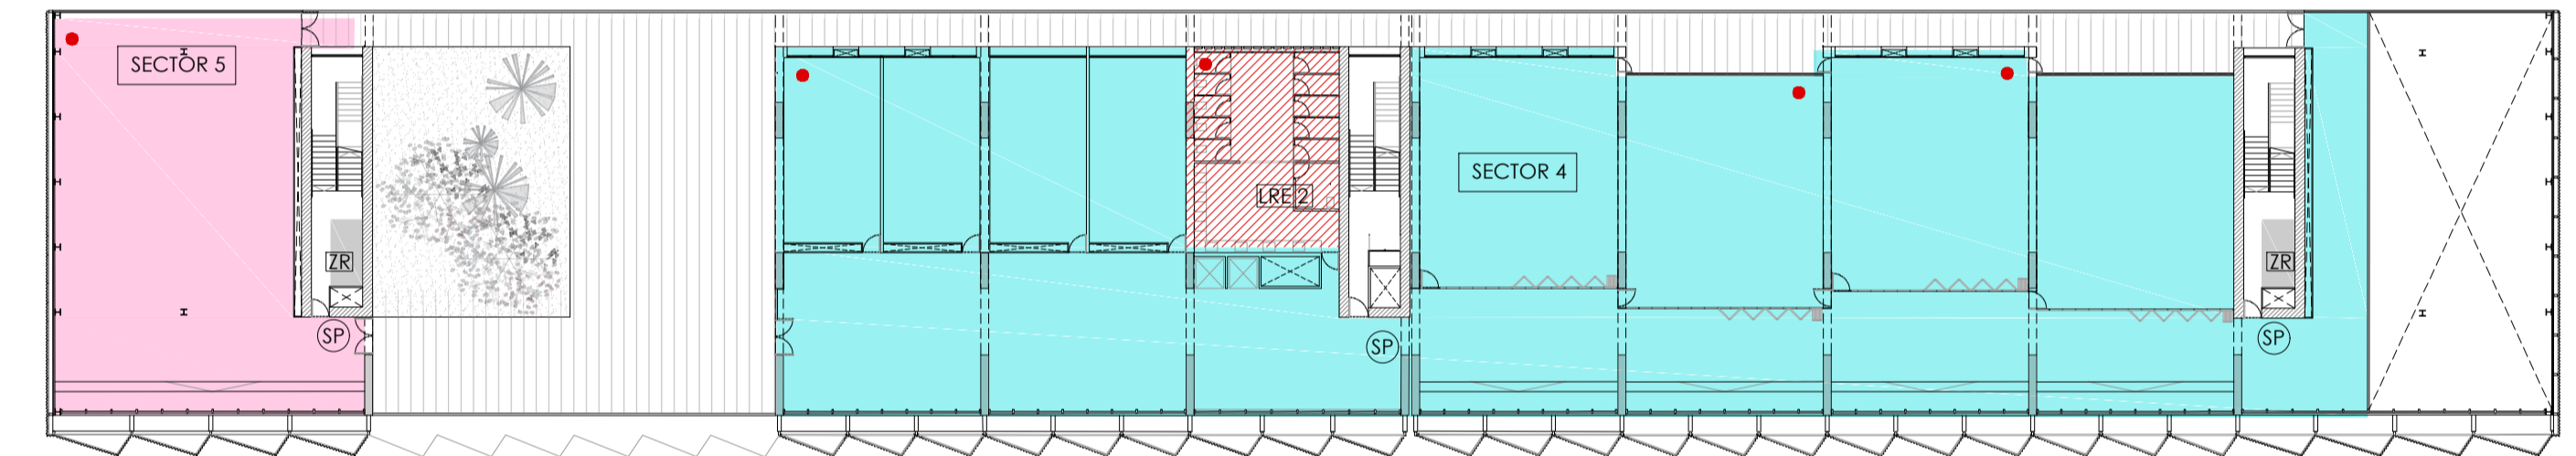

PLANTA TERCERA

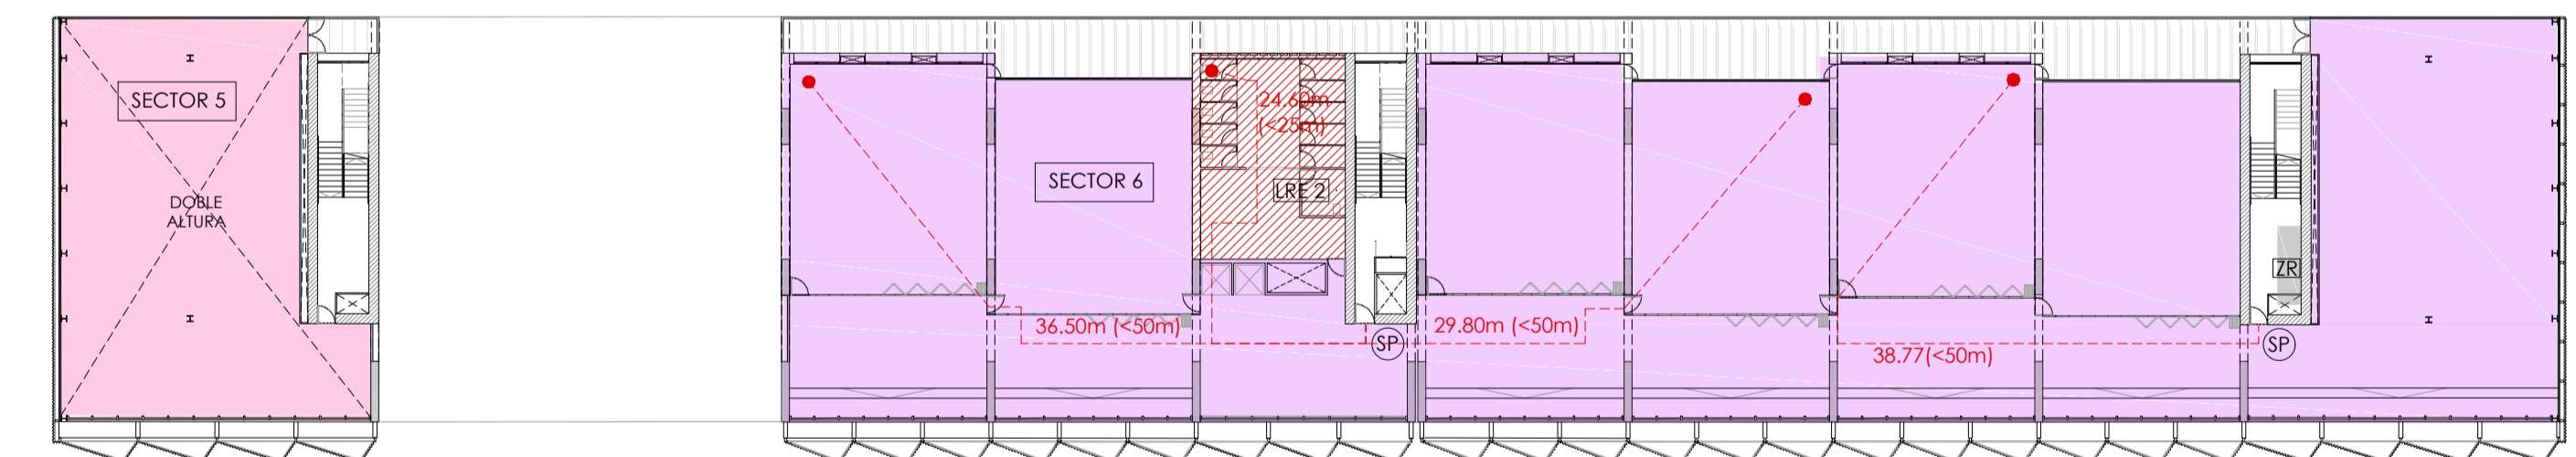

PLANTA CUARTA

- SECTORES DE INCENDIO**
 S1: 360.38 m²
 S2: 504.69 m²
 S3: 2603.97 m²
 S4: 3773.94 m²
 S5: 266.63 m²
 S6: 1581.80 m²
 S7: 3849.67 m²

- LOCALES DE RIESGO ESPECIAL**
 LRE 1_COCINA DE CAFETERÍA: RIESGO BAJO
 LRE 2_VESTUARIO CENTRAL PARA AULARIO: RIESGO BAJO
 LRE 3_LOCAL PARA BIES Y AFS
 LRE 4_ALMACÉN DE CAFETERÍA Y DE MANTENIMIENTO: RIESGO BAJO
 LRE 5_ARCHIVO: RIESGO BAJO
 LRE 6_LOCAL PARA TELECOMUNICACIONES (ARMARIO DE EDIFICIO): RIESGO BAJO

- SECTOR 1 NOMBRE DEL SECTOR
 LOCAL DE RIESGO ESPECIAL
 SE SALIDA DE EDIFICIO
 SP SALIDA DE PLANTA
 ● ORIGEN DE EVACUACIÓN
 --- RECORRIDO DE EVACUACIÓN
 -.-.- CAMBIO DE PLANTA EN EL RECORRIDO DE EVACUACIÓN