




PLANTA DE ACCESO DE LOS BOMBEROS

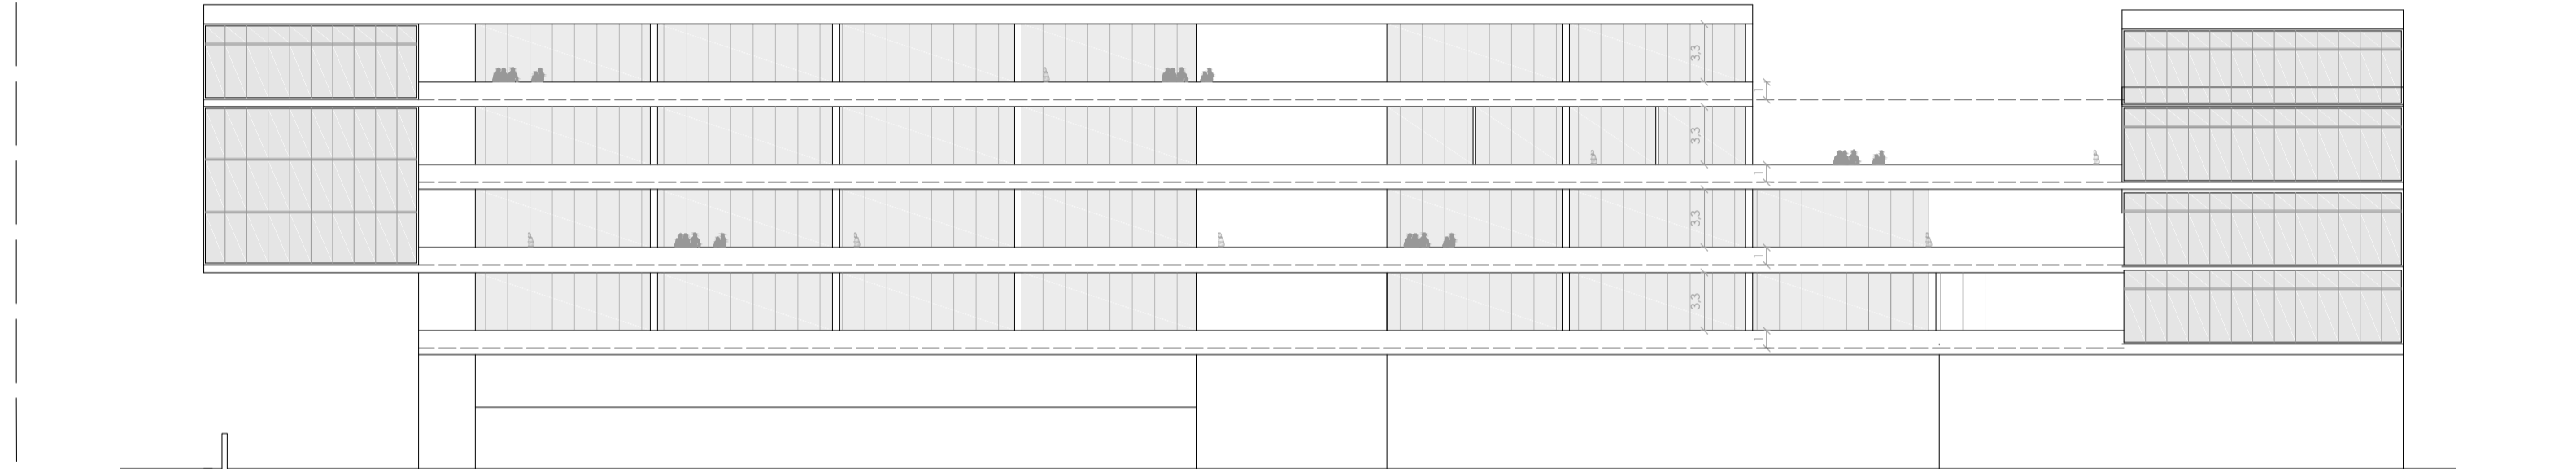


FACHADA ESTE DE ACCESO DE LOS BOMBEROS

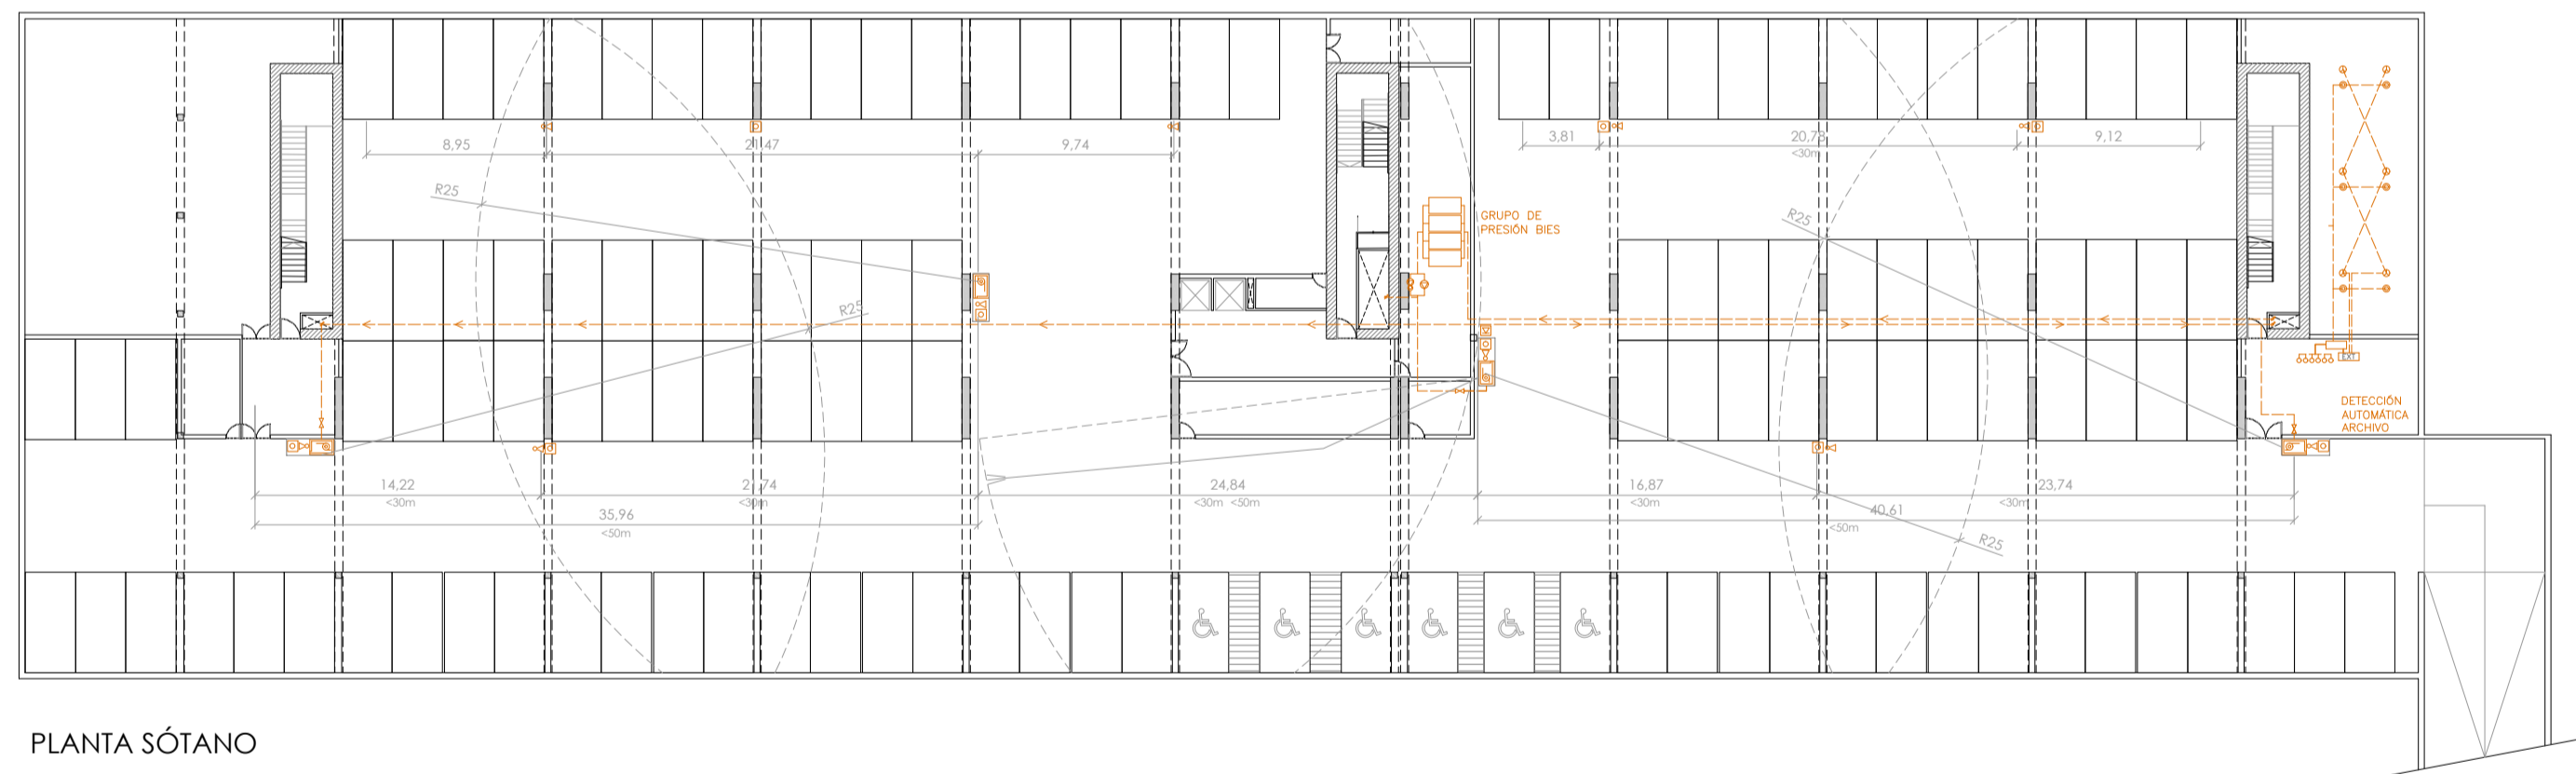


PLANTA SÓTANO

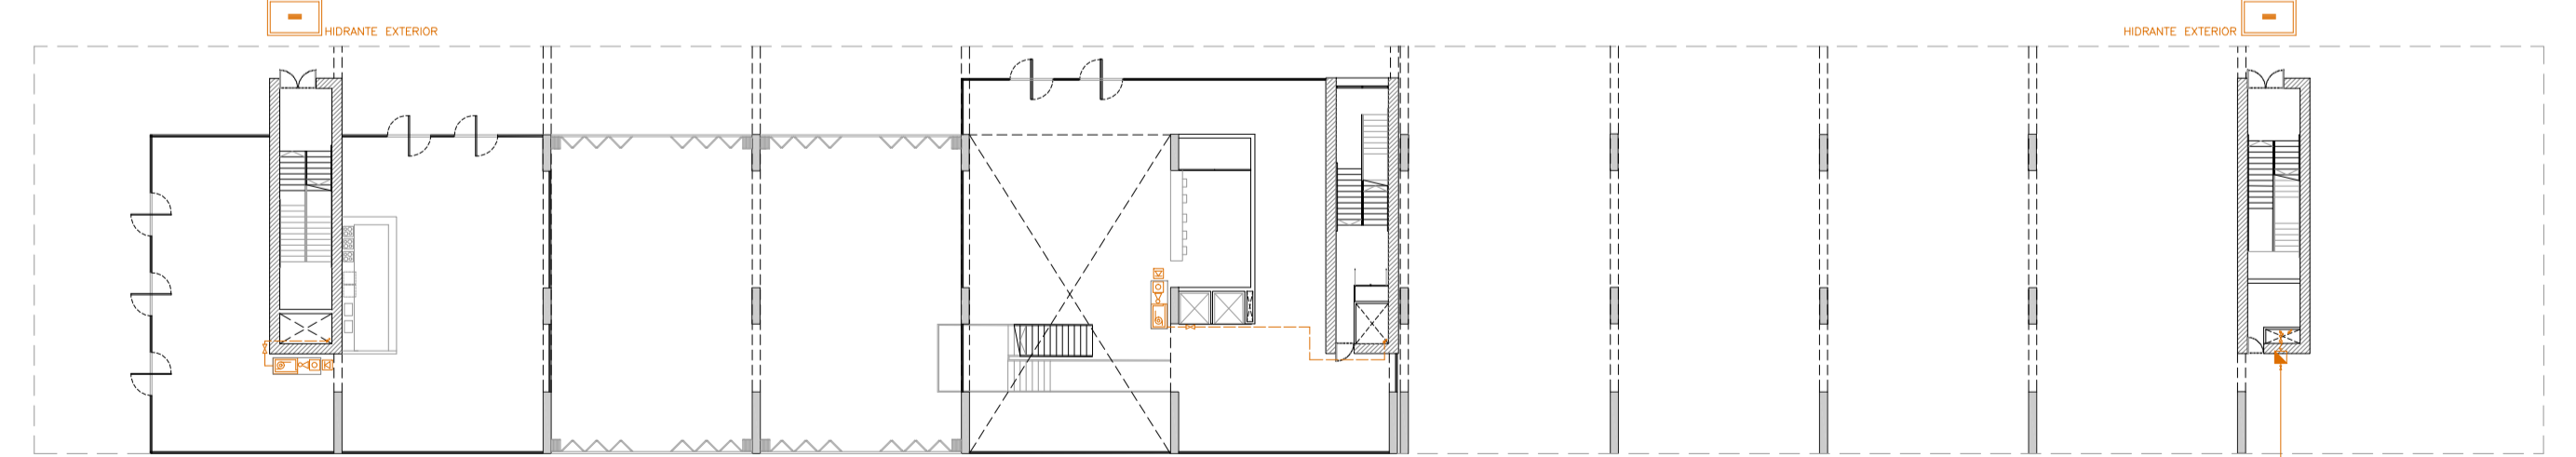


PLANTA BAJA

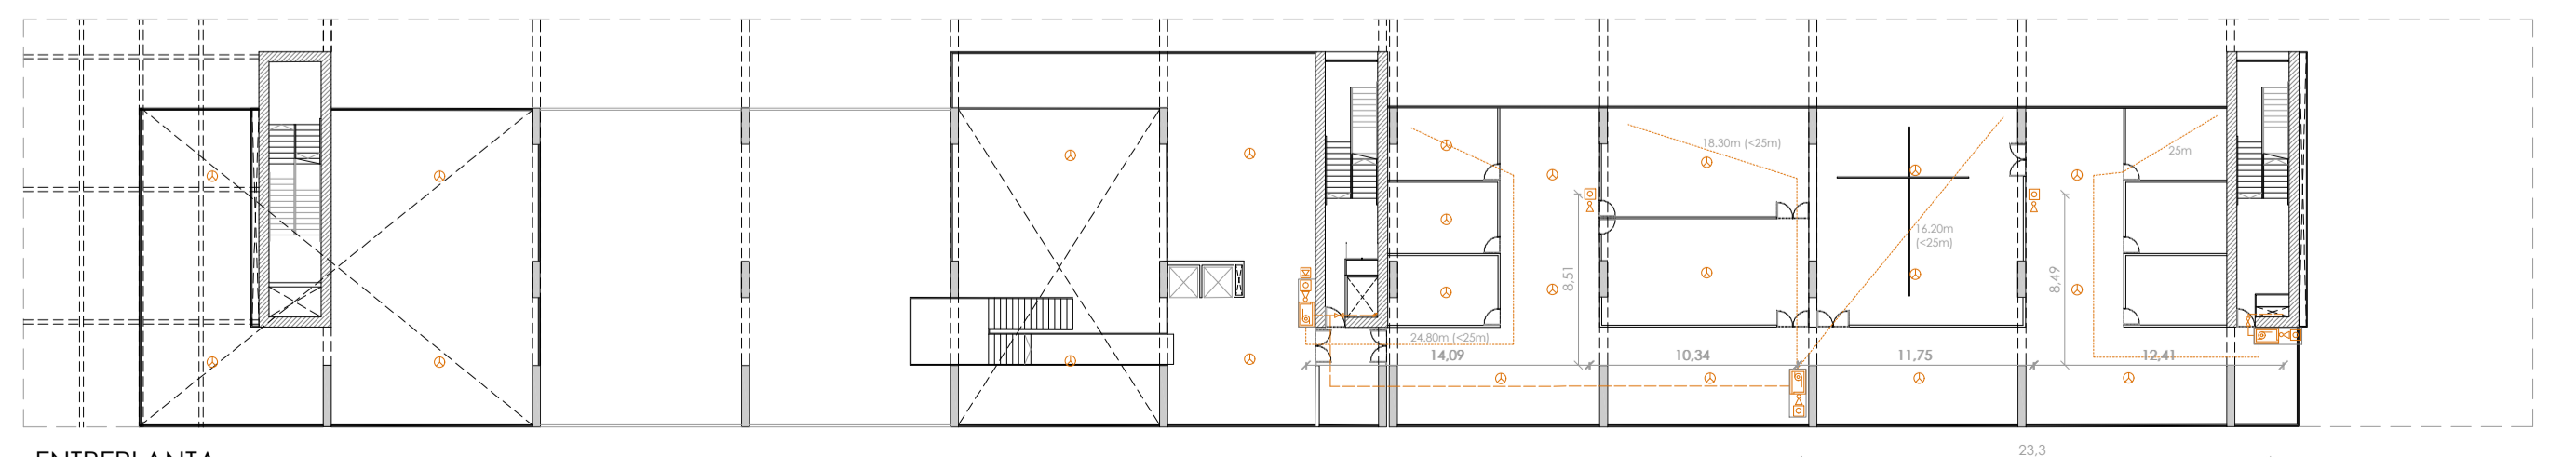


ENTREPLANTA

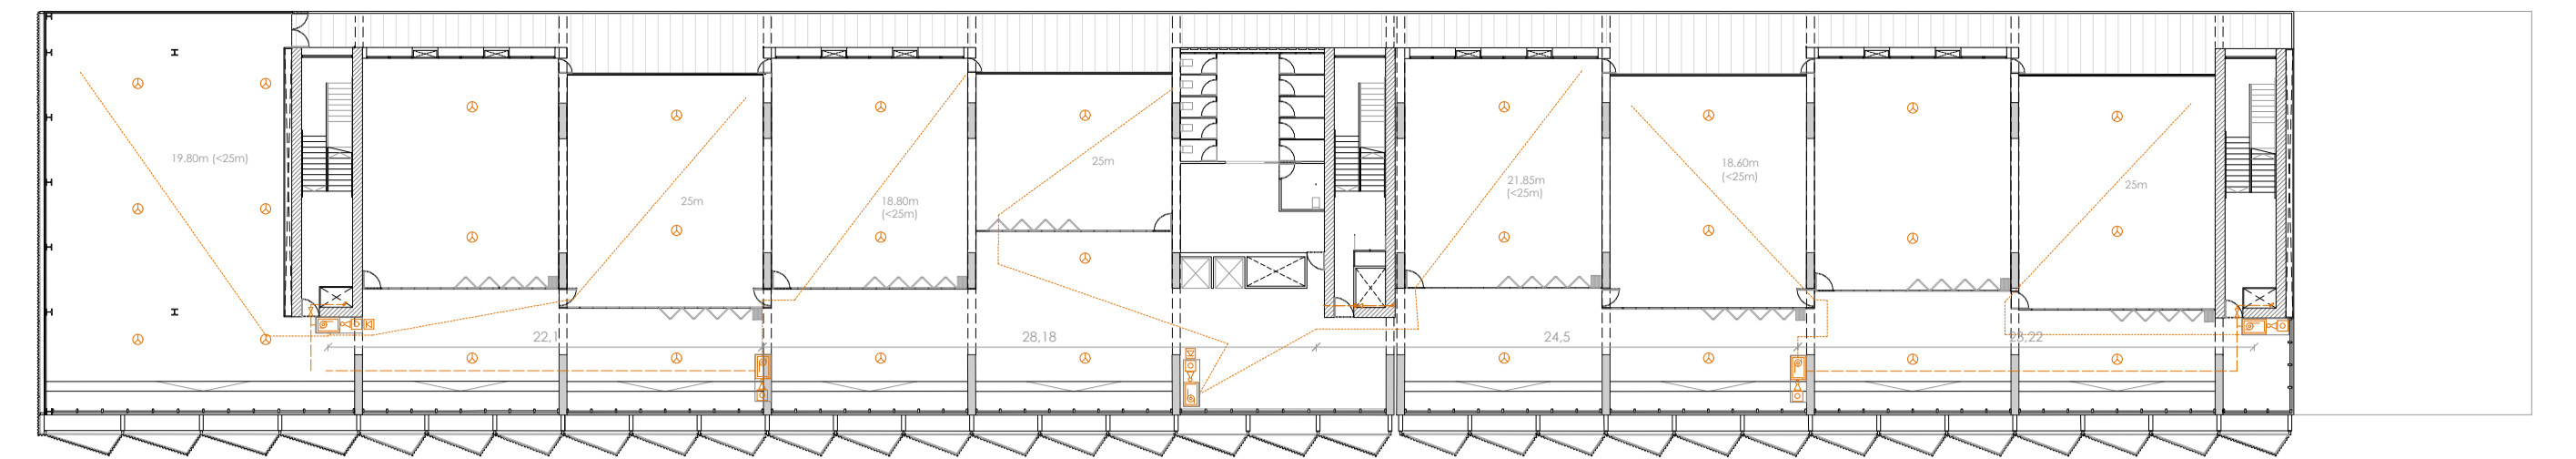


PLANTA PRIMERA

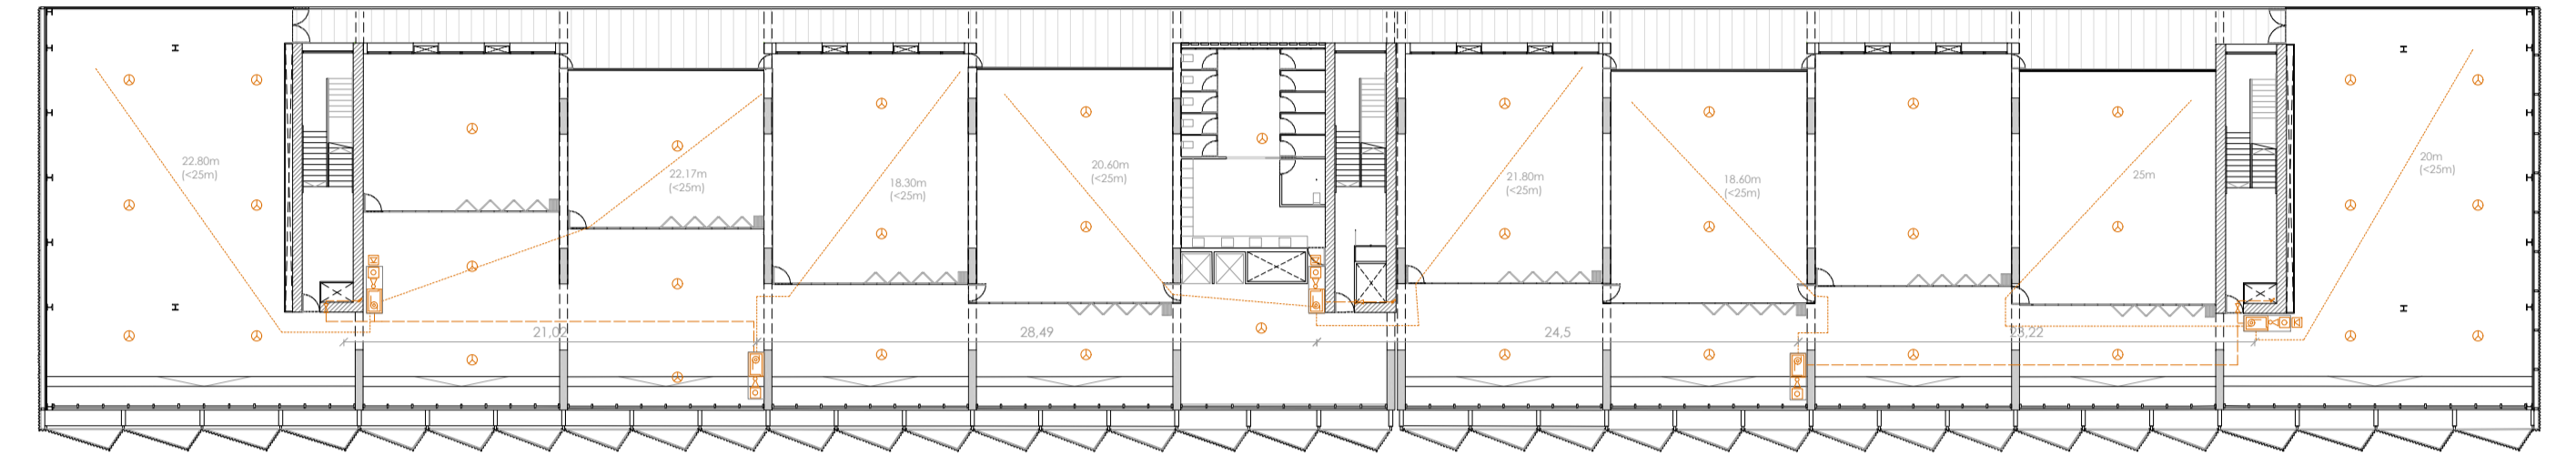


PLANTA SEGUNDA

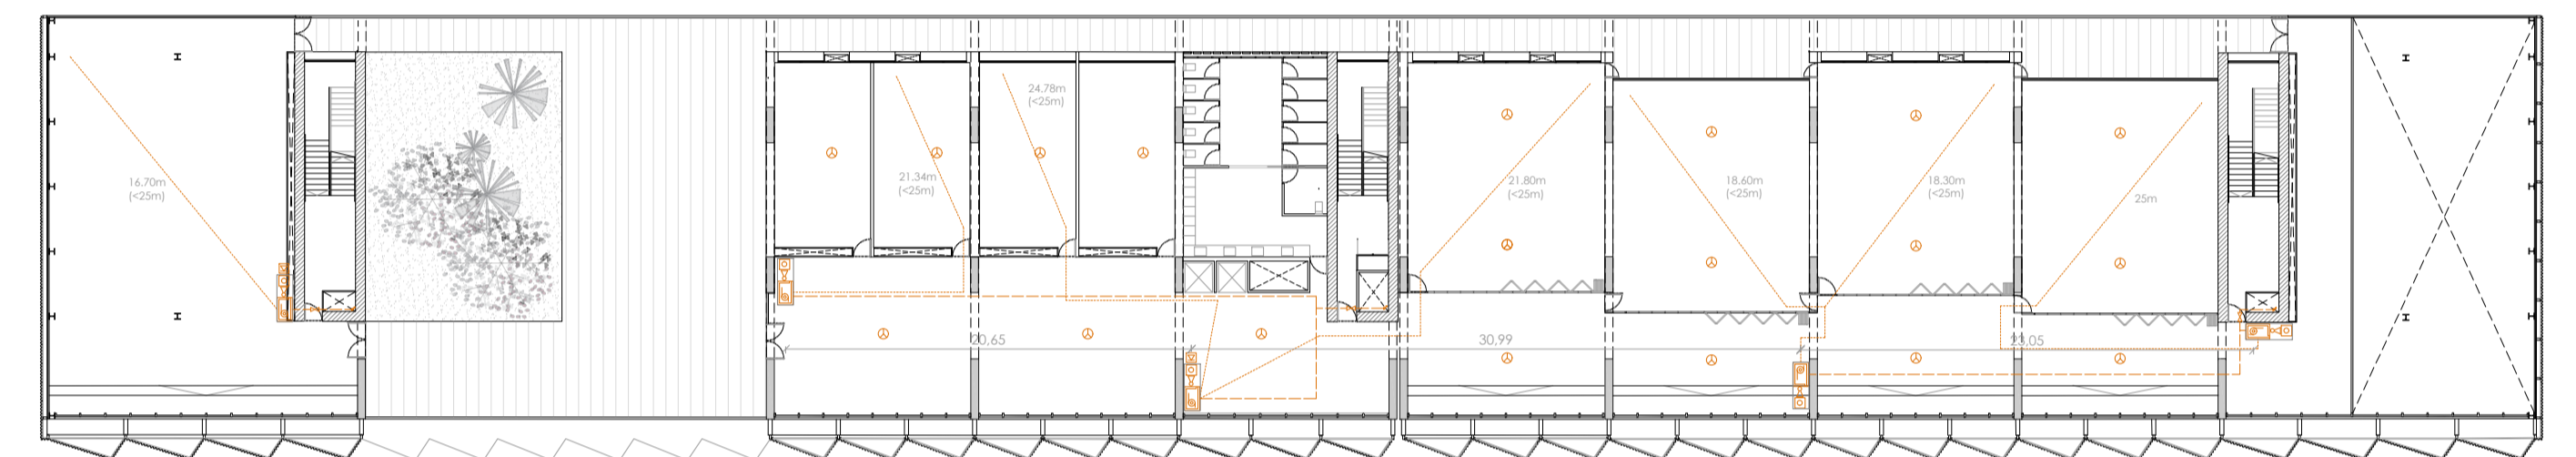

PLANTA TERCERA

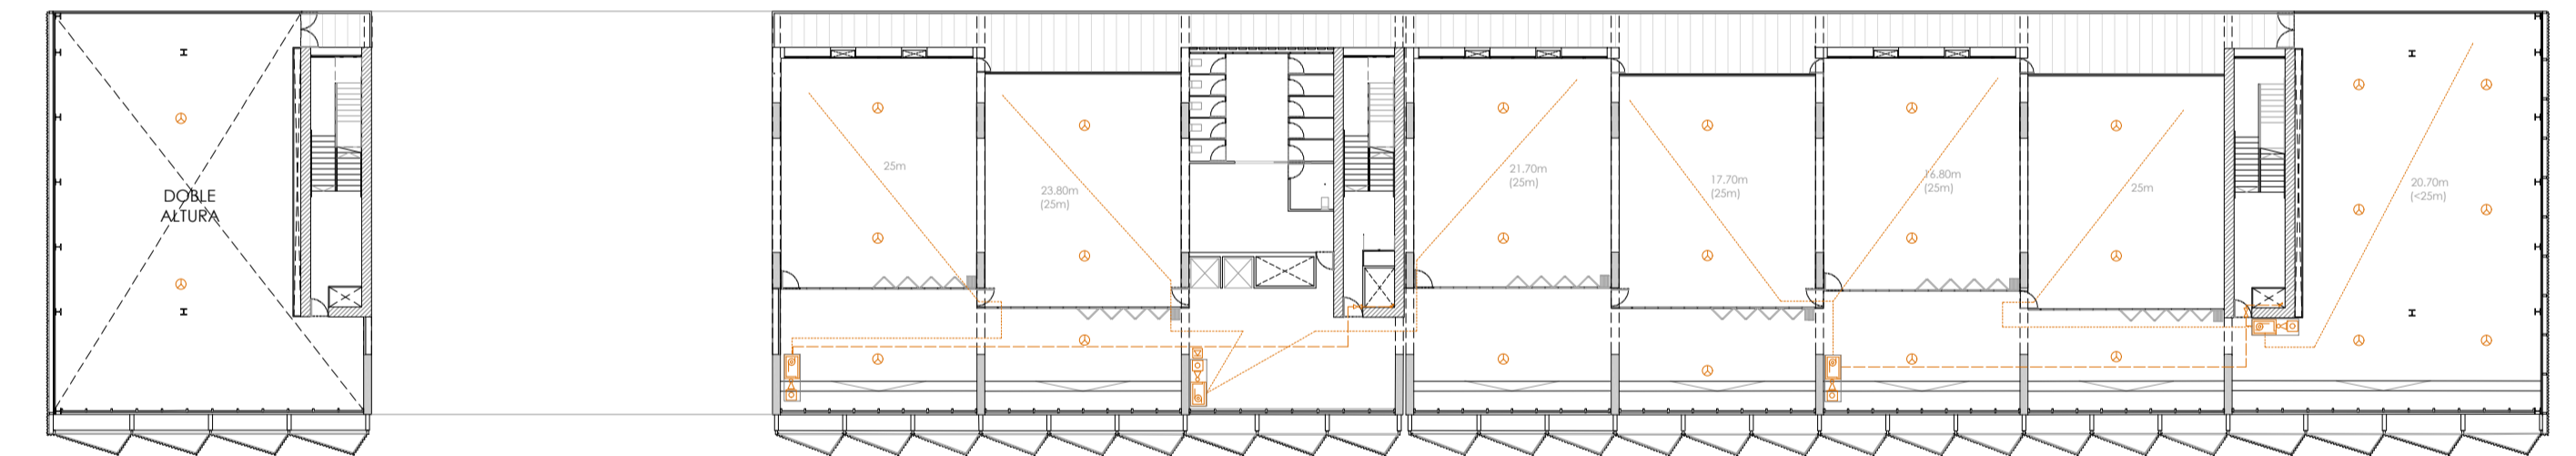

PLANTA CUARTA_+23.00m

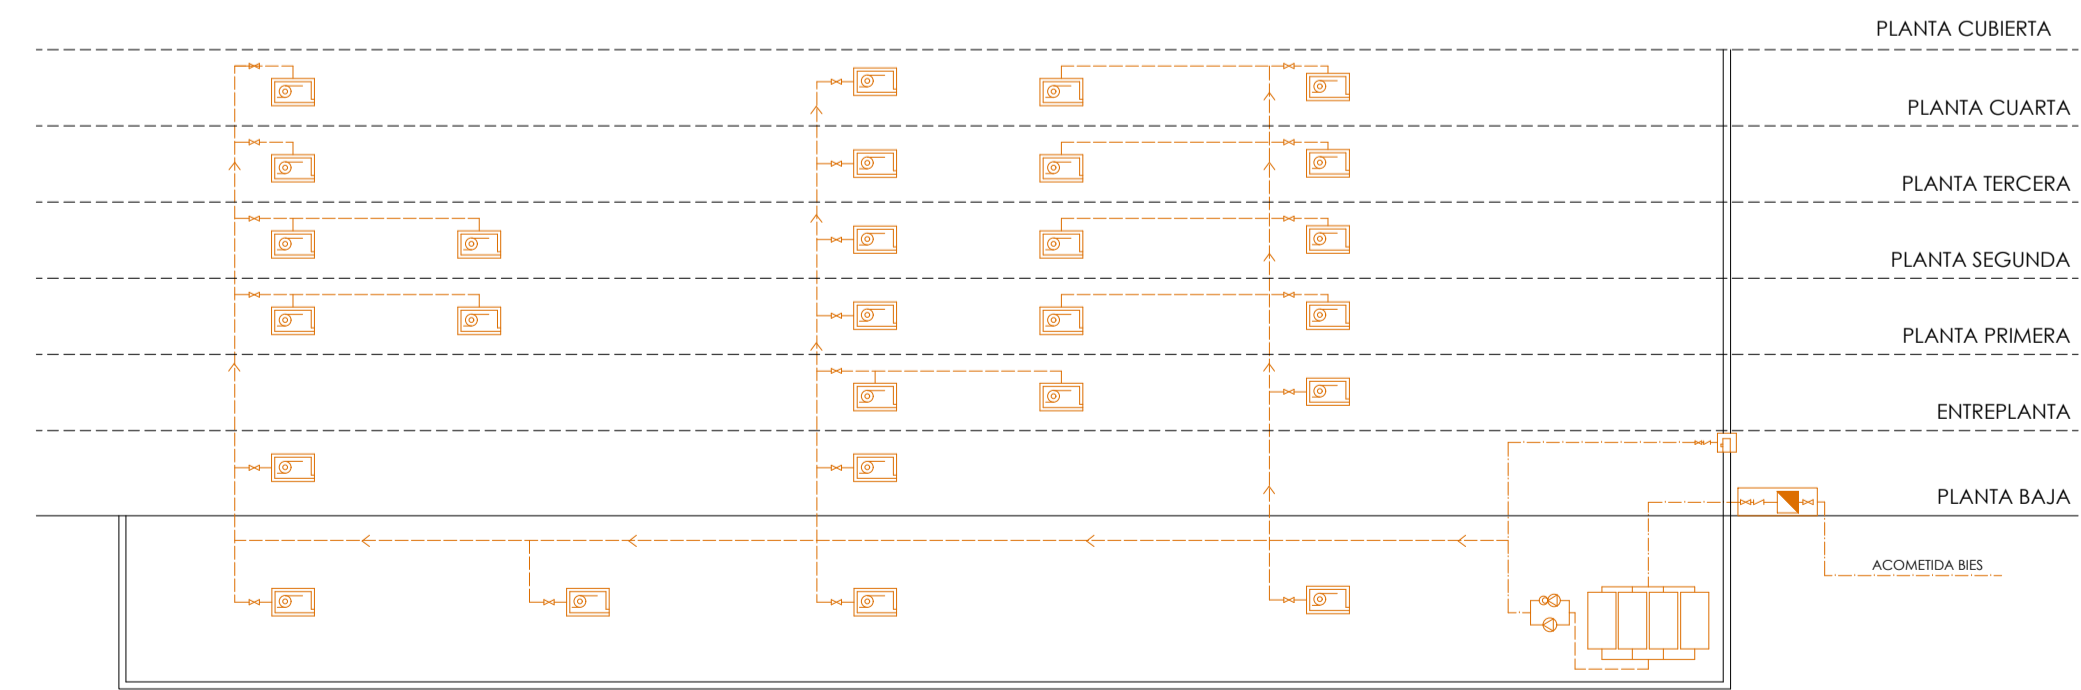

ESQUEMA DE PRINCIPIO BIES

LEYENDA CONTRAINCENDIOS		
SIMBOLOGÍA	DESCRIPCIÓN	NOTAS
	EXTINTOR PORTÁTIL DE POLVO ABC (21A-11.3B)	
	BOCA DE INCENDIOS EQUIPADA	BE 25mm
	CENTRO DE EXTINCIÓN (pulso+extintor+BE)	
DEPÓSITOS DE AGUA PREFABRICADOS		
	GRUPO DE PRESIÓN INSTALACIÓN BIES	
	TUBERÍA ALIMENTACIÓN	Dímetro mínimo: 32mm (1 1/2")
	TUBERÍA RED DE BOCAS DE INCENDIOS	
	ALCANCE MANGUERA BIES	Alcance máximo de 25m
	HIDRANTE EXTERIOR	Situado en una vía accesible
	TOMA DE FACHADA	
	MONTANTE ALIMENTACIÓN RED BIES	Todos los montantes discurren por un hueco de instalaciones en un armario accesible

LEYENDA EXTINCIÓN DE INCENDIOS AUTOMÁTICA		
SIMBOLOGÍA	DESCRIPCIÓN	NOTAS
	DETECTOR DE HUMOS ÓPTICO PUNTUAL	Detección doble
	DETECTOR DE HUMOS ÓPTICO LINEAL	
	ELECTRO-VÁLVULA	Situado en vestíbulo de independencia
	PANEL DE EXTINCIÓN	
	DEPÓSITOS DE GAS INERTE	
	SEÑALIZACIÓN CARTEL EXTERIOR "NO PASAR"	Situado sobre la puerta de entrada

LEYENDA DETECCIÓN DE INCENDIOS		
SIMBOLOGÍA	DESCRIPCIÓN	NOTAS
	DETECTOR DE HUMOS ÓPTICO PUNTUAL	
	DETECTOR DE HUMOS ÓPTICO LINEAL	
	DETECTOR DE LLAMAS UV-IR	Colocado bajo ventana cuando sea necesario (+1.20m)
	PULSADOR MANUAL DE ALARMA	
	SIRENA DE ALARMA ELECTRÓNICA - INSTALACIÓN	
	SIRENA DE ALARMA ELECTRÓNICA - INSTALACIÓN	
	PANEL ANALÓGICO DE DETECCIÓN	

"LA MEMORIA APAGADA" - CONSERVATORIO DE DANZA

INSTALACIONES PROTECCIÓN ACTIVA DE INCENDIOS

ESCALA 1: 350

BELÉN MANZANO MENDOZA - PFC - MA05 - CURSO 2019/2020