


PLANTA BAJA SANEAMIENTO
ESCALA 1/250



PLANTA PRIMERA
ESCALA 1/250

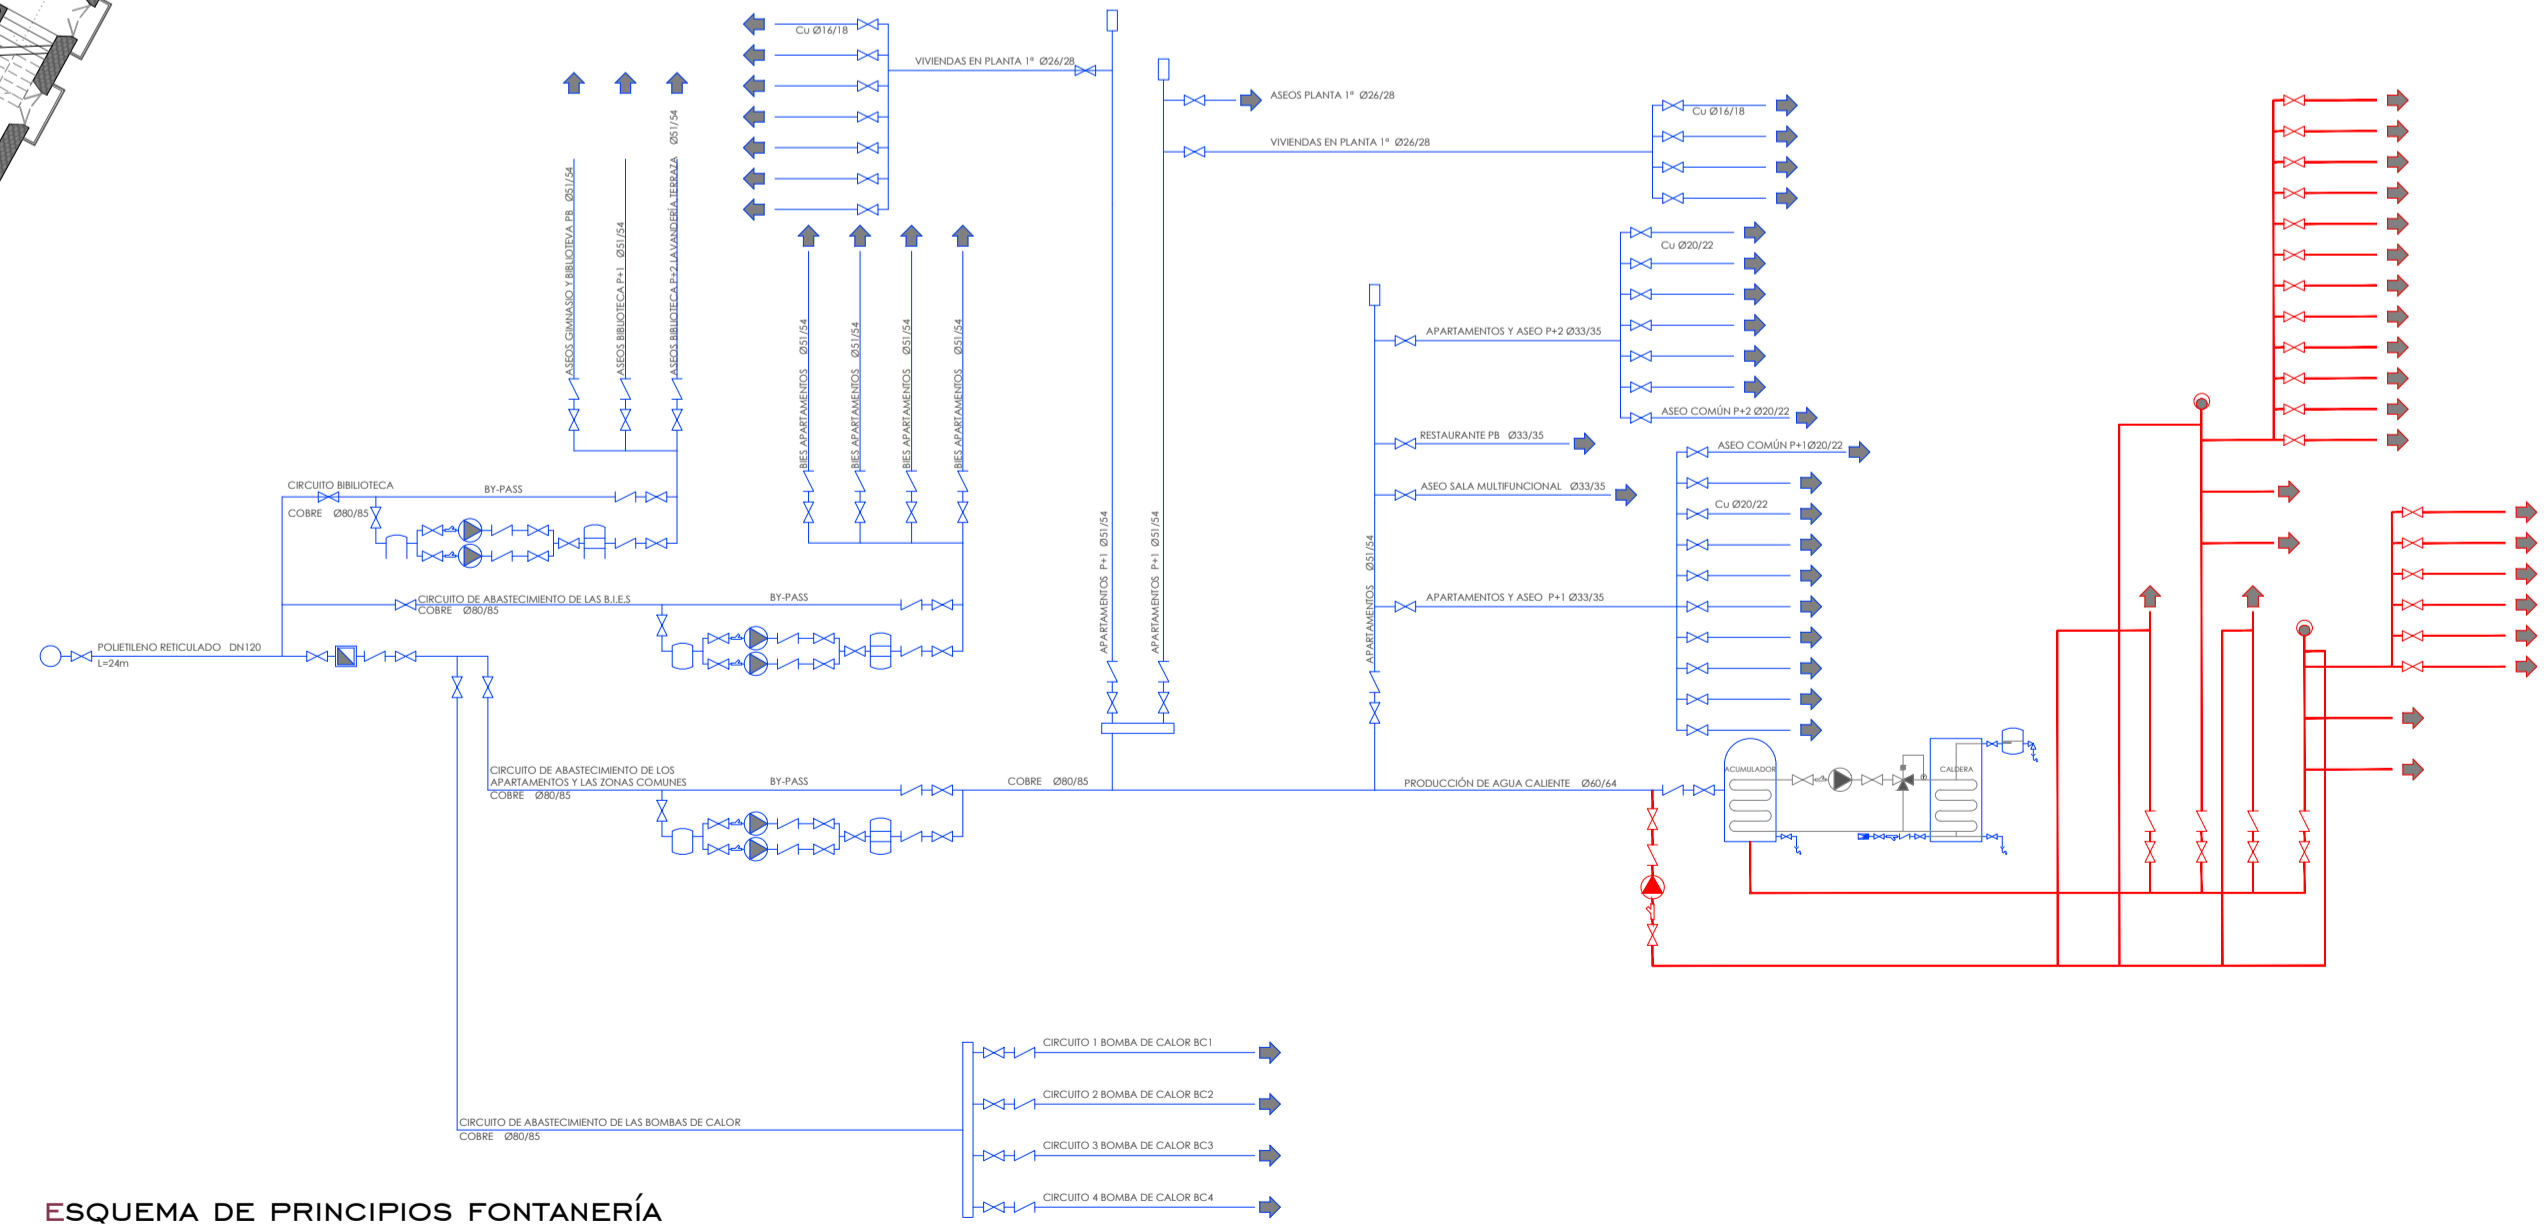

ESQUEMA DE PRINCIPIOS FONTANERÍA

LEYENDA

- RED DE AGUA FRÍA SANITARIA
- RED DE AGUA CALIENTE SANITARIA-IDA
- RED DE AGUA CALIENTE SANITARIA-RETORNO
- ACOMETIDA A LA RED GENERAL
- CONTADOR GENERAL
- MONTANTE
- MONTANTE QUE QUEDA EN LA PLANTA
- PUNTO DE CONSUMO AGUA
- LLAVE DE CORTE
- LLAVE ANTIRRETORNO
- VÁLVULA MOTORIZADA DE TRES VÍAS
- VÁLVULA DE SEGURIDAD
- DESAGÜE SIFÓNICO
- FILTRO
- BOMBA DE IMPULSIÓN
- DEPÓSITO PARTIDOR
- DEPÓSITO NEUMÁTICO
- PURGADOR DE AIRE
- VASO DE EXPANSIÓN
- LLAVE DE LLENADO DE LA RED
- Sonda de TEMPERATURA
- PURGADOR AUTOMÁTICO
- ARQUETA SIFÓNICA 63x63 CM
- ARQUETA SEPARADORA DE GRASA 80x80cm
- ARQUETA A PIE DE BAJANTE 51x38cm
- ARQUETA SUMIDERO 51x38cm
- ARQUETA DE PASO 51x38cm
- RED ENTERRADA PDT 1,5%
- RED COLGADA PDTE 2%
- TUBO DRENANTE DE POLIETILENO DE ALTA DENSIDAD Ø 150 MM
- SUMIDERO SIFÓNICO
- BAJANTE RESIDUALES
- BAJANTE PLUVIALES
- BOTE SIFÓNICO Ø 110 MM
- BAJANTE Ø EN MM
- COLECTOR Ø EN MM
- DRENAJE Ø EN MM