



ESQUEMA DE PRINCIPIO

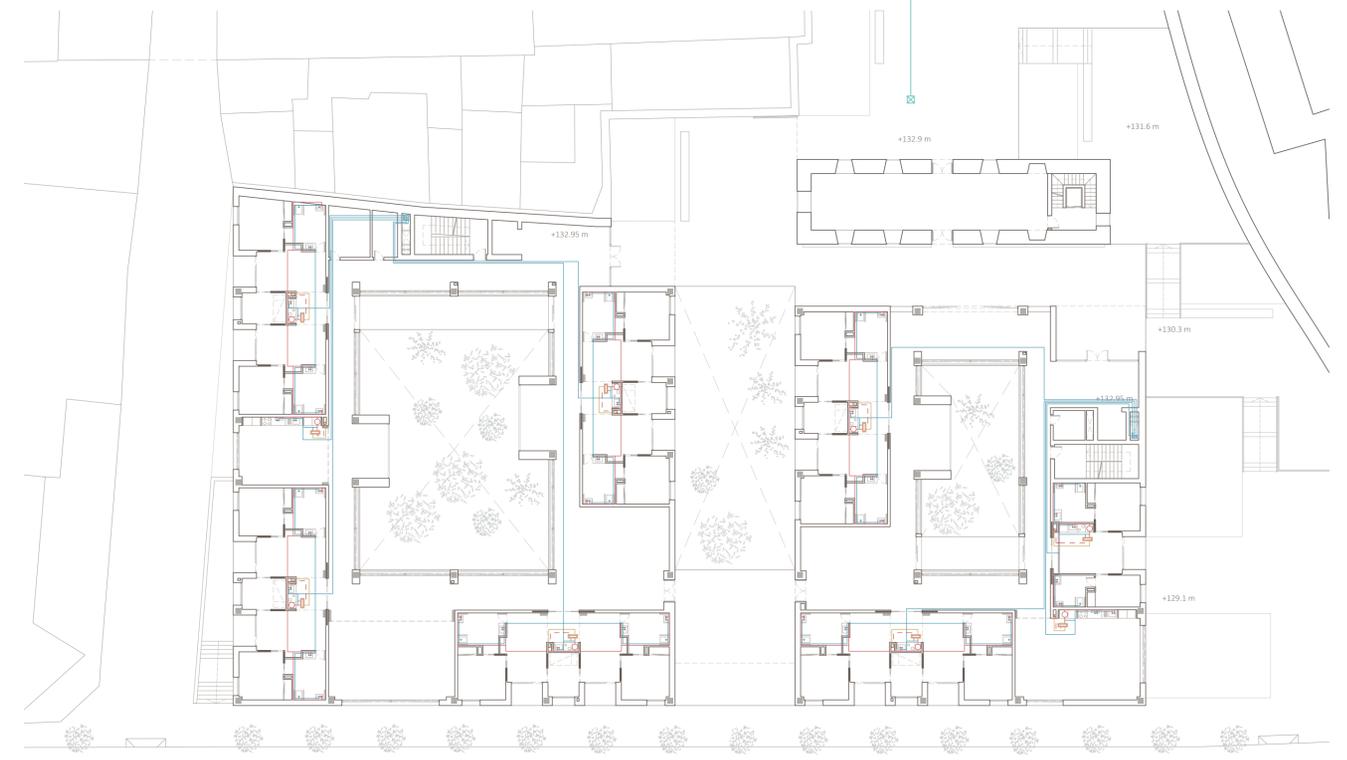

PLANTA PRIMERA (+132,95 m)

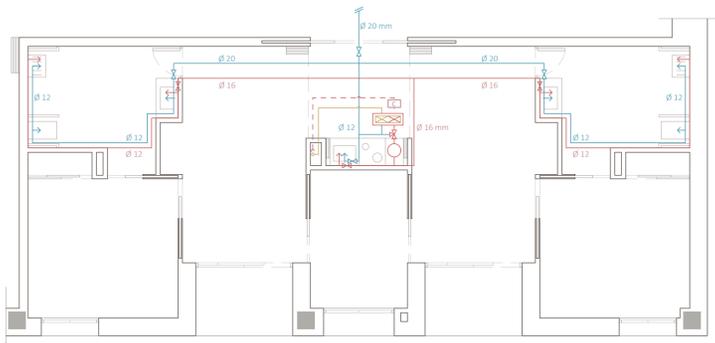


AMPLIACIÓN DE VIVIENDA


0 m 2.5 5  
ESCALA 1:100

LEYENDA

Tubería de agua fría		Red urbana	
Tubería de agua caliente		Acometida	
Tubería de agua caliente (circuito cerrado)		Arqueta de acometida	
Tubería de retorno (circuito cerrado)		Armario de acometida	
Llave de paso agua fría		Grupo de presión	
Llave de paso agua caliente		Armario de contadores viviendas	
Válvula de tres vías		Armario de contadores locales terciarios	
Toma de agua fría		Red urbana de riego municipal	
Toma de agua caliente		Acometida para riego	
Calentador de gas butano		Arqueta de acometida para riego	
Contador de energía		Captadores solares	
		Acumulador	

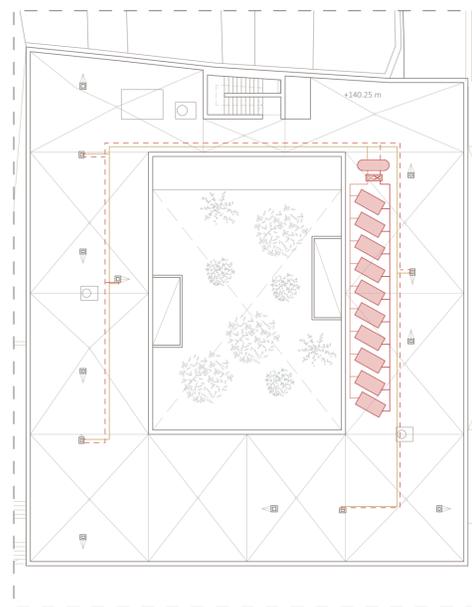

SISTEMA DE CAPTADORES SOLARES EN CUBIERTA (BLOQUE NORTE, +140,25 m)

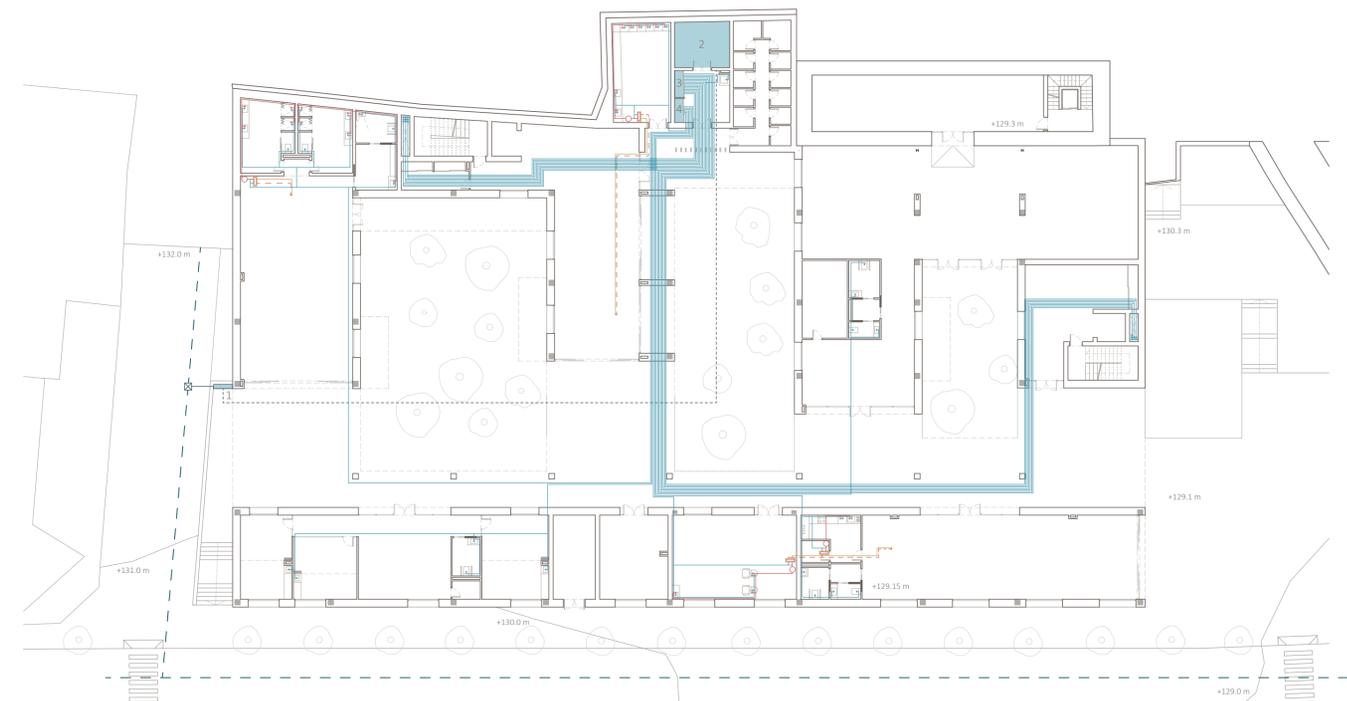

PLANTA BAJA (+129,15 m)

