

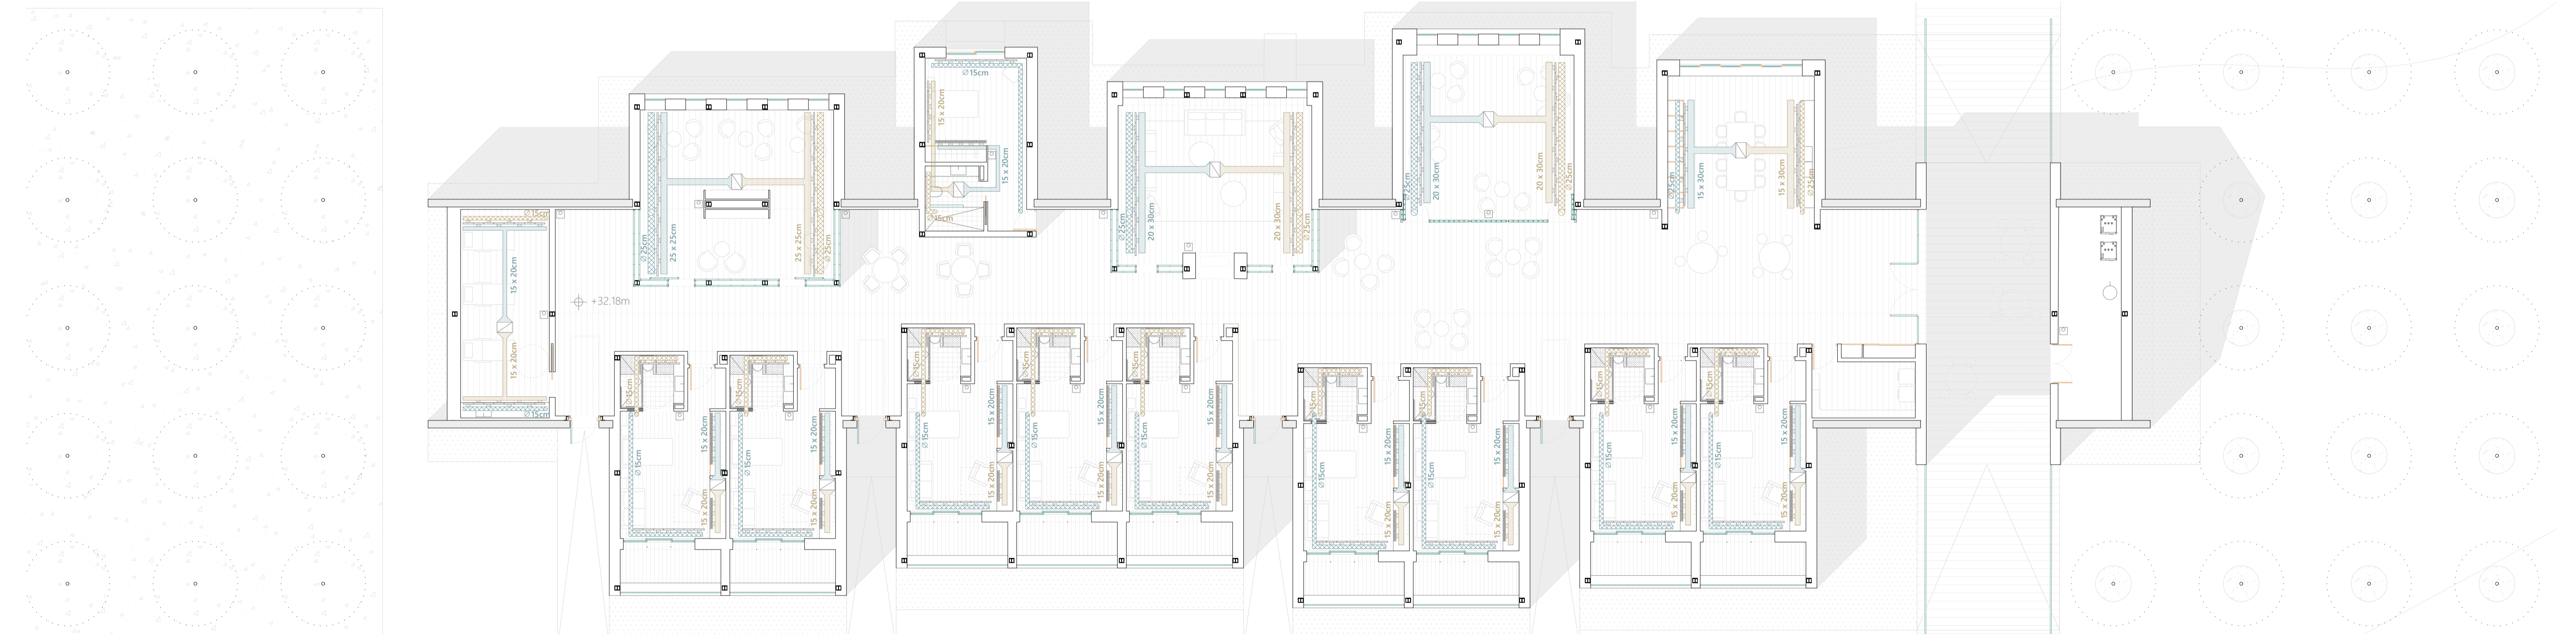


PLANTA COTA +3,75m. ESCALA 1:125

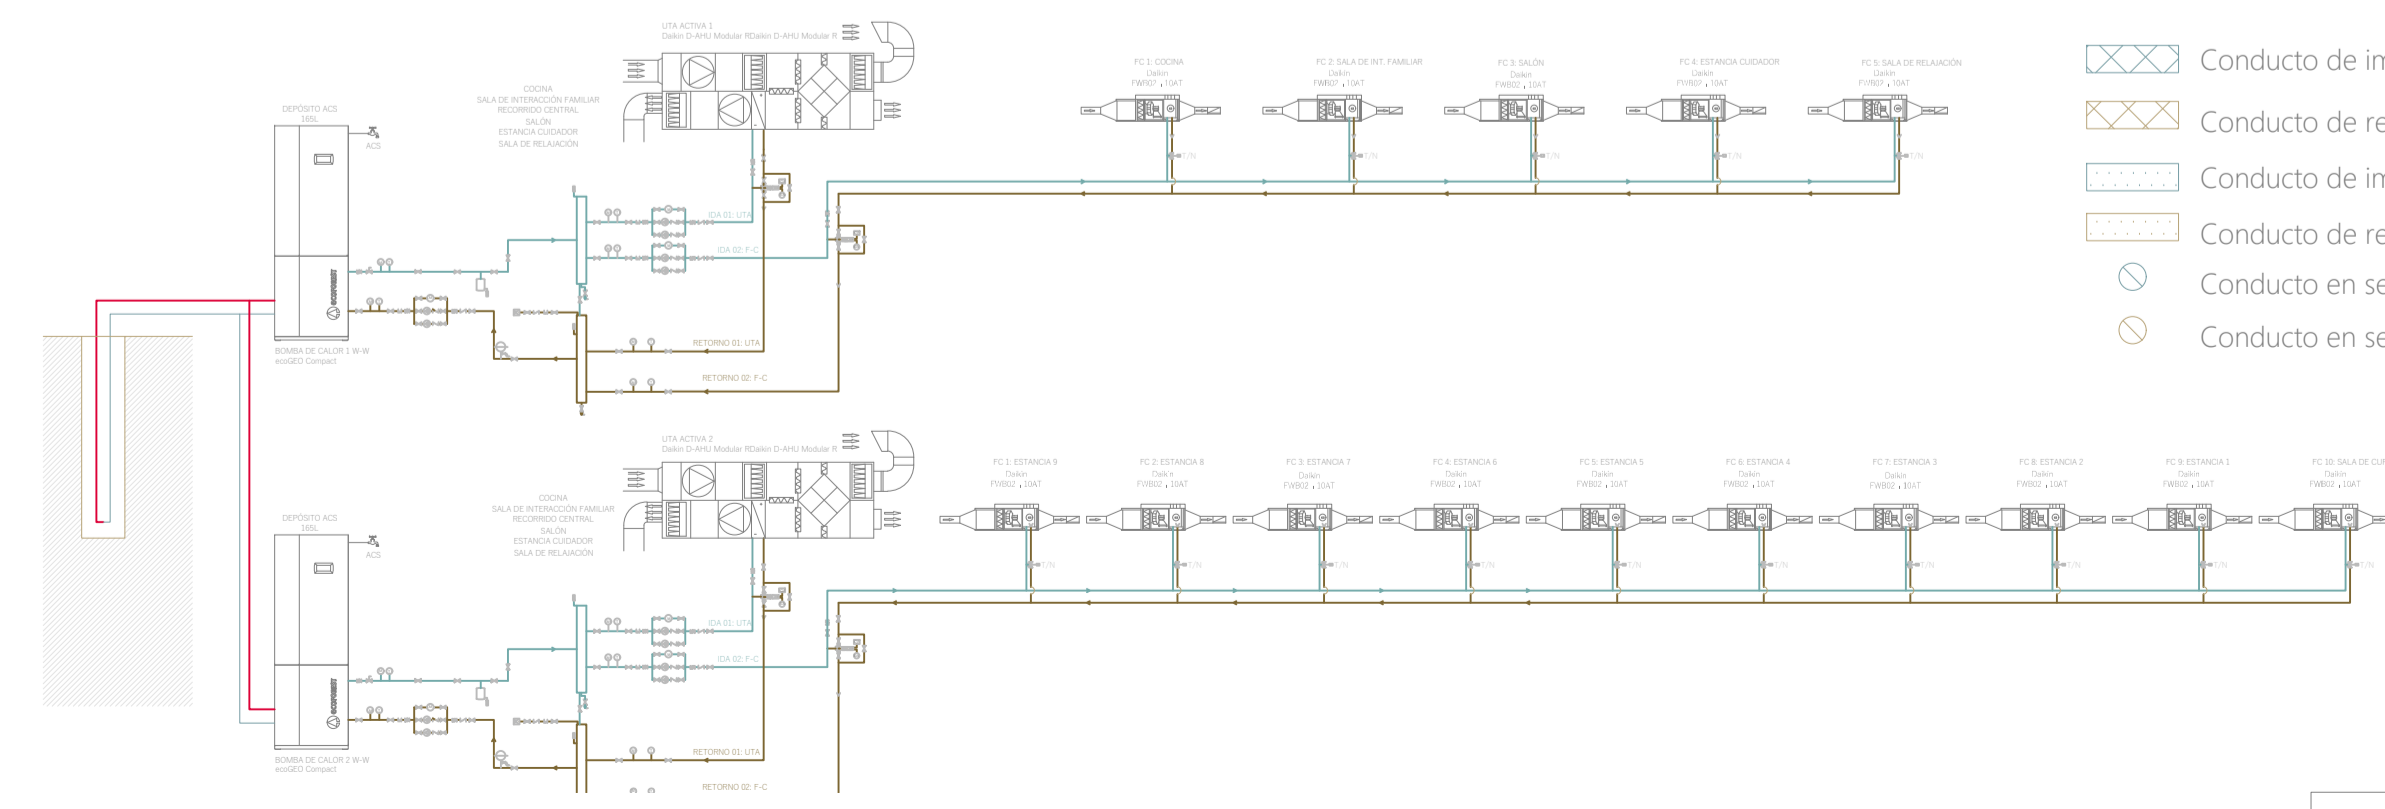

PLANTA COTA +0,18m. ESCALA 1:125

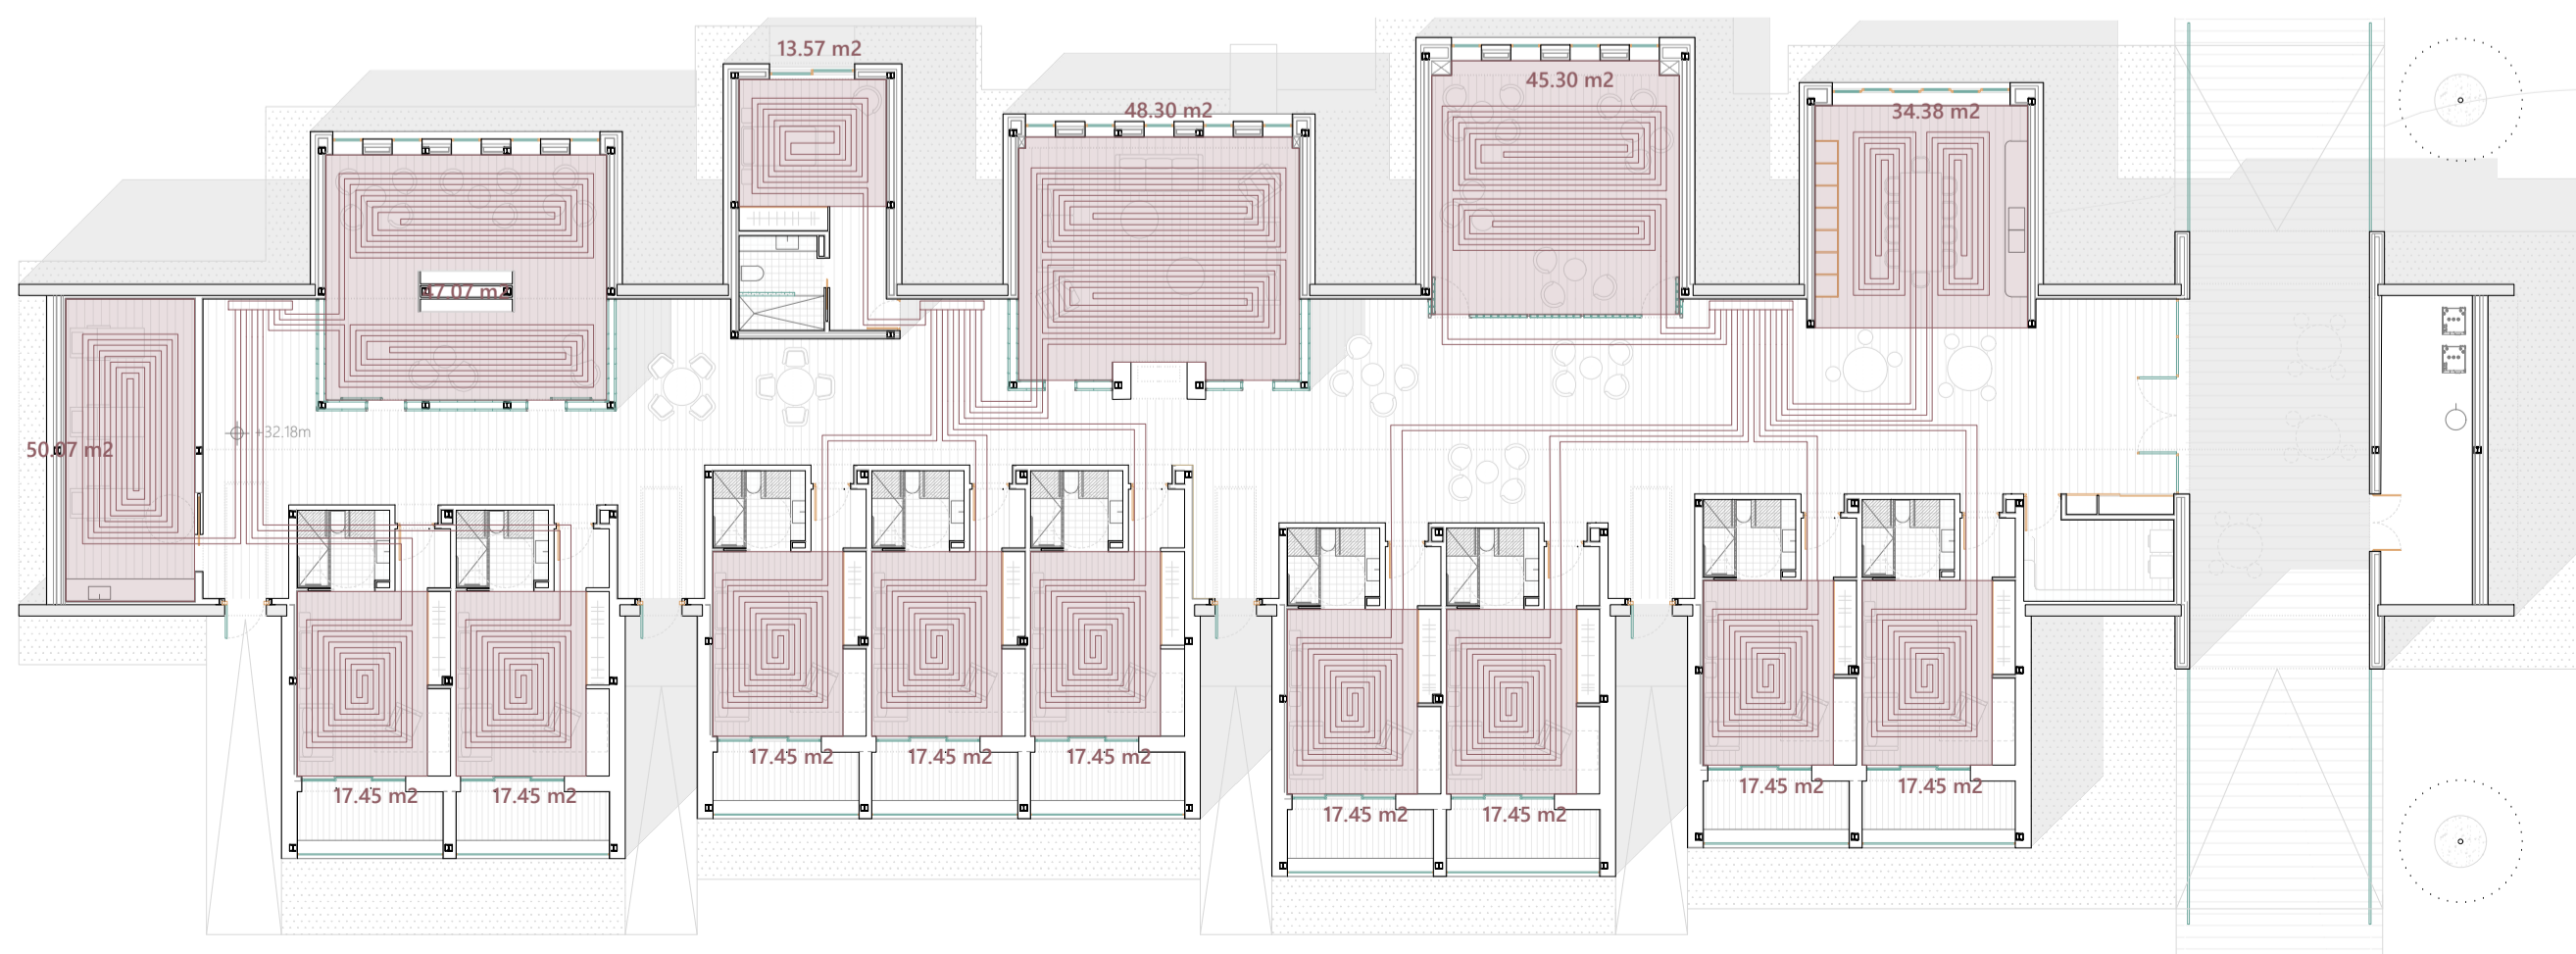

- Conducto de impulsión ventilación
- Conducto de retorno ventilación
- Conducto de impulsión Climatización
- Conducto de retorno Climatización
- Conducto en sección impulsión ventilación
- Conducto en sección retorno ventilación
- Microtoberas dispuestas en pared
- Rejilla lineal dispuestas en pared
- Microtoberas dispuestas en techo
- Unidad interior Fan-coil
- Medidor CO2

PROYECTO FIN DE CARRERA  
 UNIDAD HABITACIONAL PARA ENFERMOS DE ALZHEIMER  
 EN EL CORTIJO DE LA ESTRELLA  
 ANDREA REBOLLEDO IGLESIAS  
 GRUPO.MA07\_PFC - CURSO 2020-2021

INSTALACIÓN DE CLIMATIZACIÓN Y VENTILACIÓN