




VNA HETEROTOPIA ENTRE LO LLENO Y VACIO
CENTRO LUDICO-DEPORTIVO EN GERENA
· XV ·

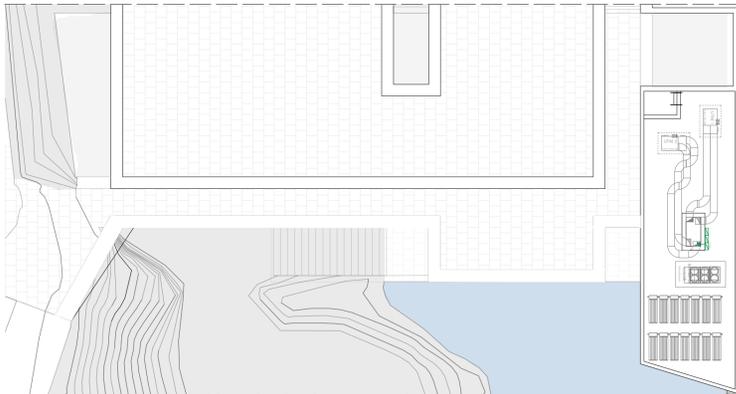


Instalación de electrotecnia. Planta de cubiertas, nivel plaza-mirador y cubierta de mantenimiento... escala 1/300

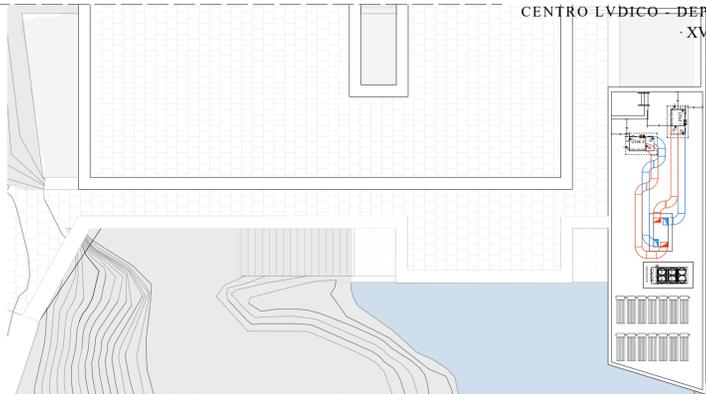


Instalación de climatización - ventilación. Planta de cubiertas, nivel plaza-mirador y cubierta de mantenimiento... escala 1/300

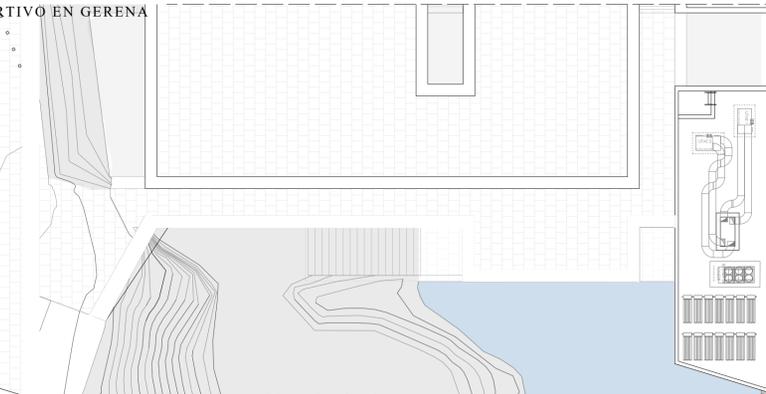


Instalación de telecomunicaciones. Planta de cubiertas, nivel plaza-mirador y cubierta de mantenimiento... escala 1/300

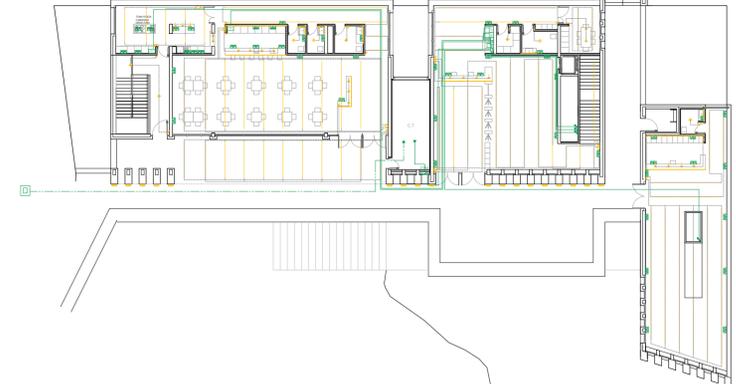


Instalación de electrotecnia. Planta bajo, nivel público... escala 1/300

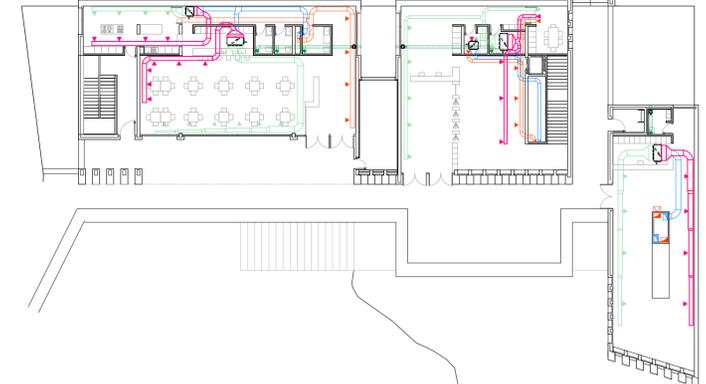


Instalación de climatización - ventilación. Planta bajo, nivel público... escala 1/300

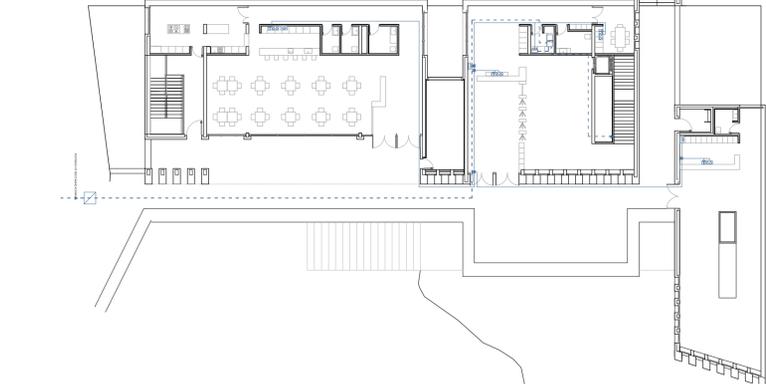


Instalación de telecomunicaciones. Planta bajo, nivel público... escala 1/300

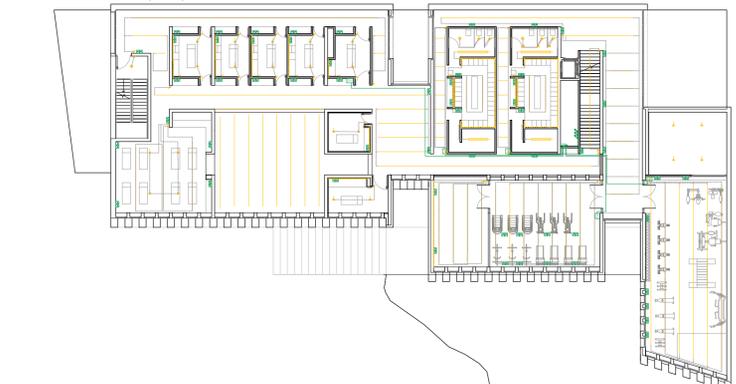


Instalación de electrotecnia. Planta menos uno, nivel seco... escala 1/300

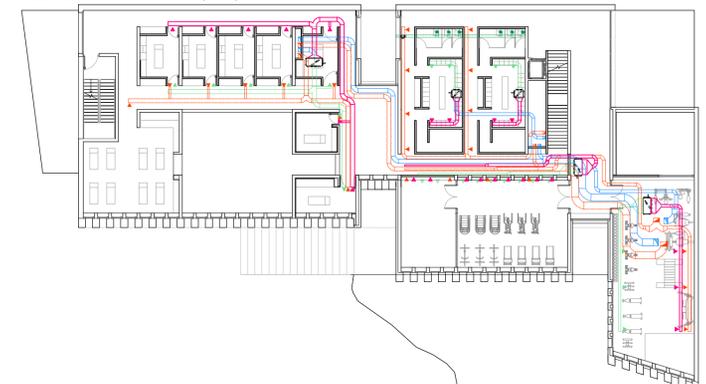


Instalación de climatización - ventilación. Planta menos uno, nivel seco... escala 1/300

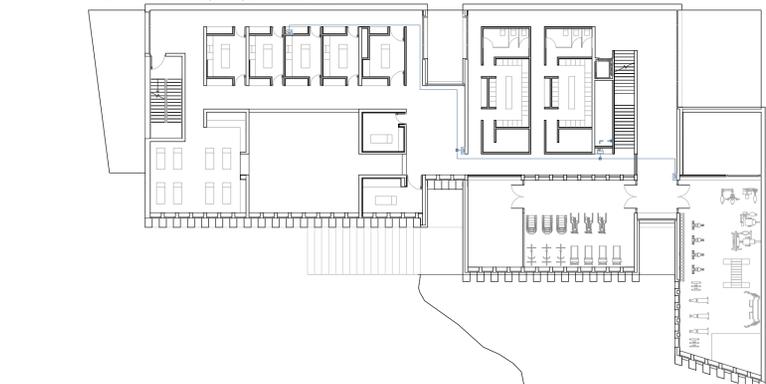


Instalación de telecomunicaciones. Planta menos uno, nivel seco... escala 1/300

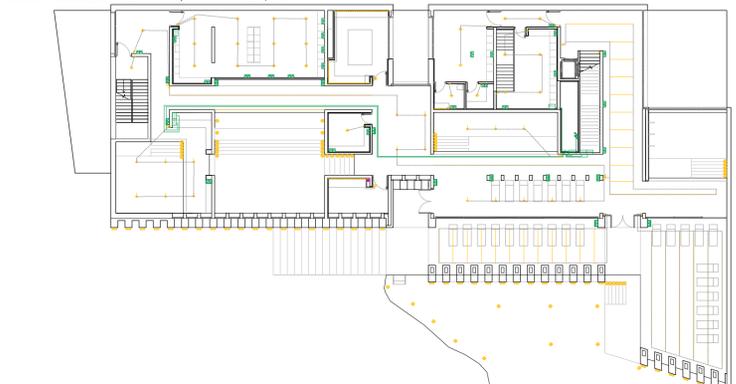


Instalación de electrotecnia. Planta menos dos, nivel húmedo... escala 1/300

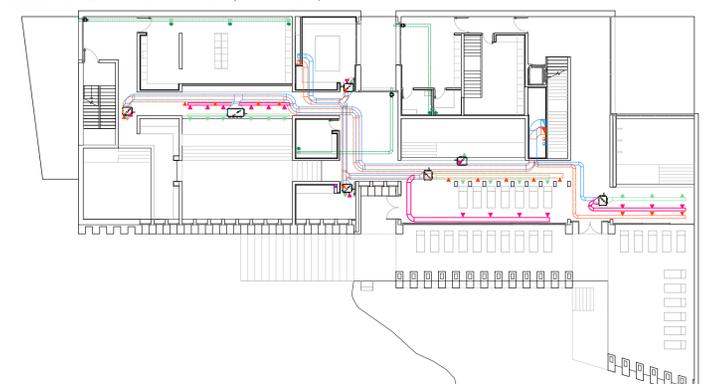


Instalación de climatización - ventilación. Planta menos dos, nivel húmedo... escala 1/300

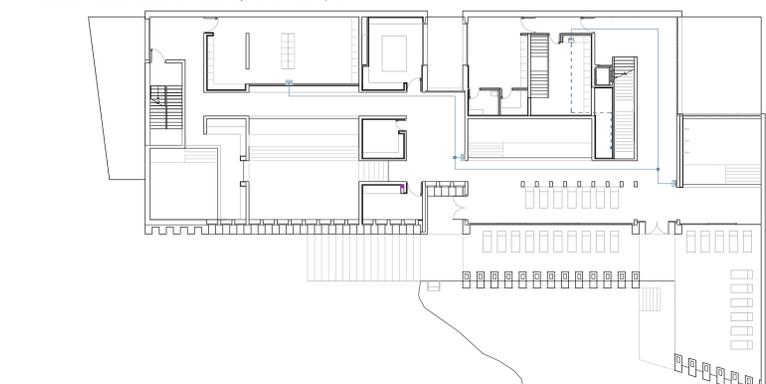

Instalación de telecomunicaciones. Planta menos dos, nivel húmedo... escala 1/300

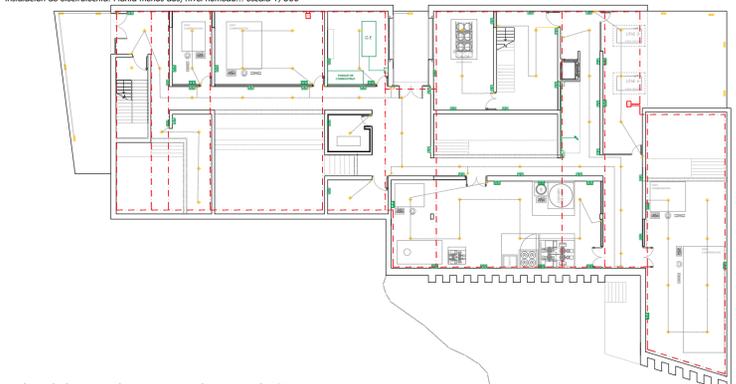

Instalación de electrotecnia. Planta menos tres, nivel técnico... escala 1/300

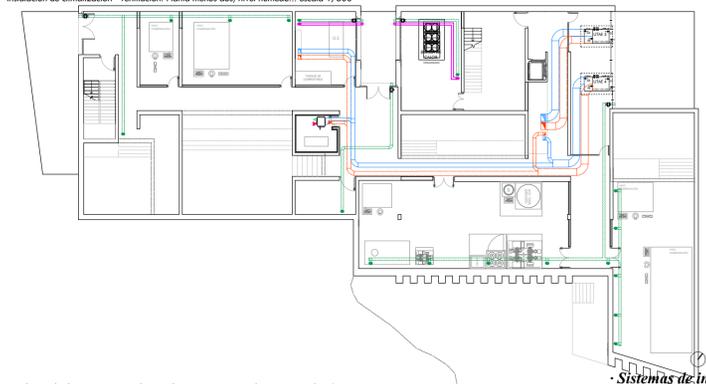

Instalación de climatización - ventilación. Planta menos tres, nivel técnico... escala 1/300



Instalación de telecomunicaciones. Planta menos tres, nivel técnico... escala 1/300

LEYENDA DE INSTALACIÓN DE CLIMATIZACIÓN

	UTAE CON RECUPERADOR DE CALOR TIPO Solar y Palou CADTHE DI 45 PRO-REG
	UNIDAD CLIMATIZADORA EXTERIOR MEDIANTE BOMBA DE CALOR TIPO AERMEC NRP 1250
	UNIDAD CLIMATIZADORA INTERIOR DE CONDUCTOS
	CONDUCTO DE VENTILACIÓN. IMPULSIÓN
	CONDUCTO DE VENTILACIÓN. EXTRACCIÓN
	CONDUCTO DE CLIMATIZACIÓN. IMPULSIÓN
	CONDUCTO DE CLIMATIZACIÓN. RETORNO
	CONDUCTO DE EXTRACCIÓN DE AIRE EN ASEOS, ALMACENES Y SIMILARES
	BAIANTE DE CONDUCTO
	DIRECCIÓN DEL AIRE HACIA/DESE CONDUCTO
	EXTRACTOR DE CONDUCTOS
	BOCA DE EXTRACCIÓN EN ASEOS, ALMACENES Y SIMILARES
	CONDUCTO PARA LA EXTRACCIÓN DE GASES

LEYENDA DE INSTALACIÓN DE ELECTROTECNIA

	RED ELÉCTRICA BAJA TENSIÓN
	RED ELÉCTRICA ALTA TENSIÓN
	C.T. CENTRO DE TRANSFORMACIÓN
	ACOMETIDA RED A.T.
	CAJA GENERAL DE PROTECCIÓN Y MEDIDA
	CUADRO GENERAL DE MANDO Y PROTECCIÓN
	MONTANTES DE RED ELÉCTRICA
	TOMA SIMPLE DE FUERZA 16 A
	TOMA DOBLE DE FUERZA 16A
	TOMA DOBLE DE FUERZA 16A ESTANCA
	TOMA DOBLE DE FUERZA 25A
	LUMINARIA LED LINEAL EN TECHO
	LUMINARIA LED LINEAL INTEGRADA EN MOBILIARIO
	LUMINARIA CILINDRO LED SUSPENDIDA 25W
	LUMINARIA DOWNLIGHT EMPOTRADA LED 20W
	LUMINARIA LED LINEAL SUSPENDIDA
	LUMINARIA FOCO LED PARA PISCINAS
	LUMINARIA PROYECTOR MURAL LED
	INTERRUPTOR SIMPLE CONMUTADO EMPOTRADO. h= 90 cm
	INTERRUPTOR SIMPLE EMPOTRADO. h= 90 cm
	INTERRUPTOR SIMPLE ESTANCO EMPOTRADO. h= 90 cm
	DETECTOR VOLUMÉTRICO INFRARROJO
	INTERRUPTOR CON TEMPORIZADOR
	CABLEADO LUMINARIAS
	LÍNEA DE PUESTA A TIERRA MEDIANTE CONDUCTOR DESNUDO DE COBRE DE 35 mm
	ARQUETA DE PUESTA A TIERRA, INCLUYE: CPM, CGPM, CP 1,7,8,9,10,16,18,22,23, G.E.
	ARQUETA DE PUESTA A TIERRA, INCLUYE: ASCENSOR, CP 2,3,4,5,6,11,12,13,14,15,17,19,20,21,24

LEYENDA DE INSTALACIÓN DE TELECO.

	CABLE ESTRUCTURADO DE RED PRIMARIA DE TELECOMUNICACIONES
	CABLE ESTRUCTURADO DE RED SECUNDARIA DE TELECOMUNICACIONES
	ARQUETA DE ACOMETIDA DE LA INSTALACIÓN DE TELECOMUNICACIONES
	ENLACE EXTERIOR
	ARMARIO PRINCIPAL DE DATOS
	ARMARIO DE PLANTA x
	CANALIZACIÓN VERTICAL
	CAJA DE DERIVACIÓN
	TOMA DE TELÉFONO
	TOMA DOBLE RJ45
	CAJA PORTAMECANISMOS PARA CONEXIÓN WIFI. Toma Schuko 16A, Toma RJ45, Punto de acceso inalámbrico