



XVI

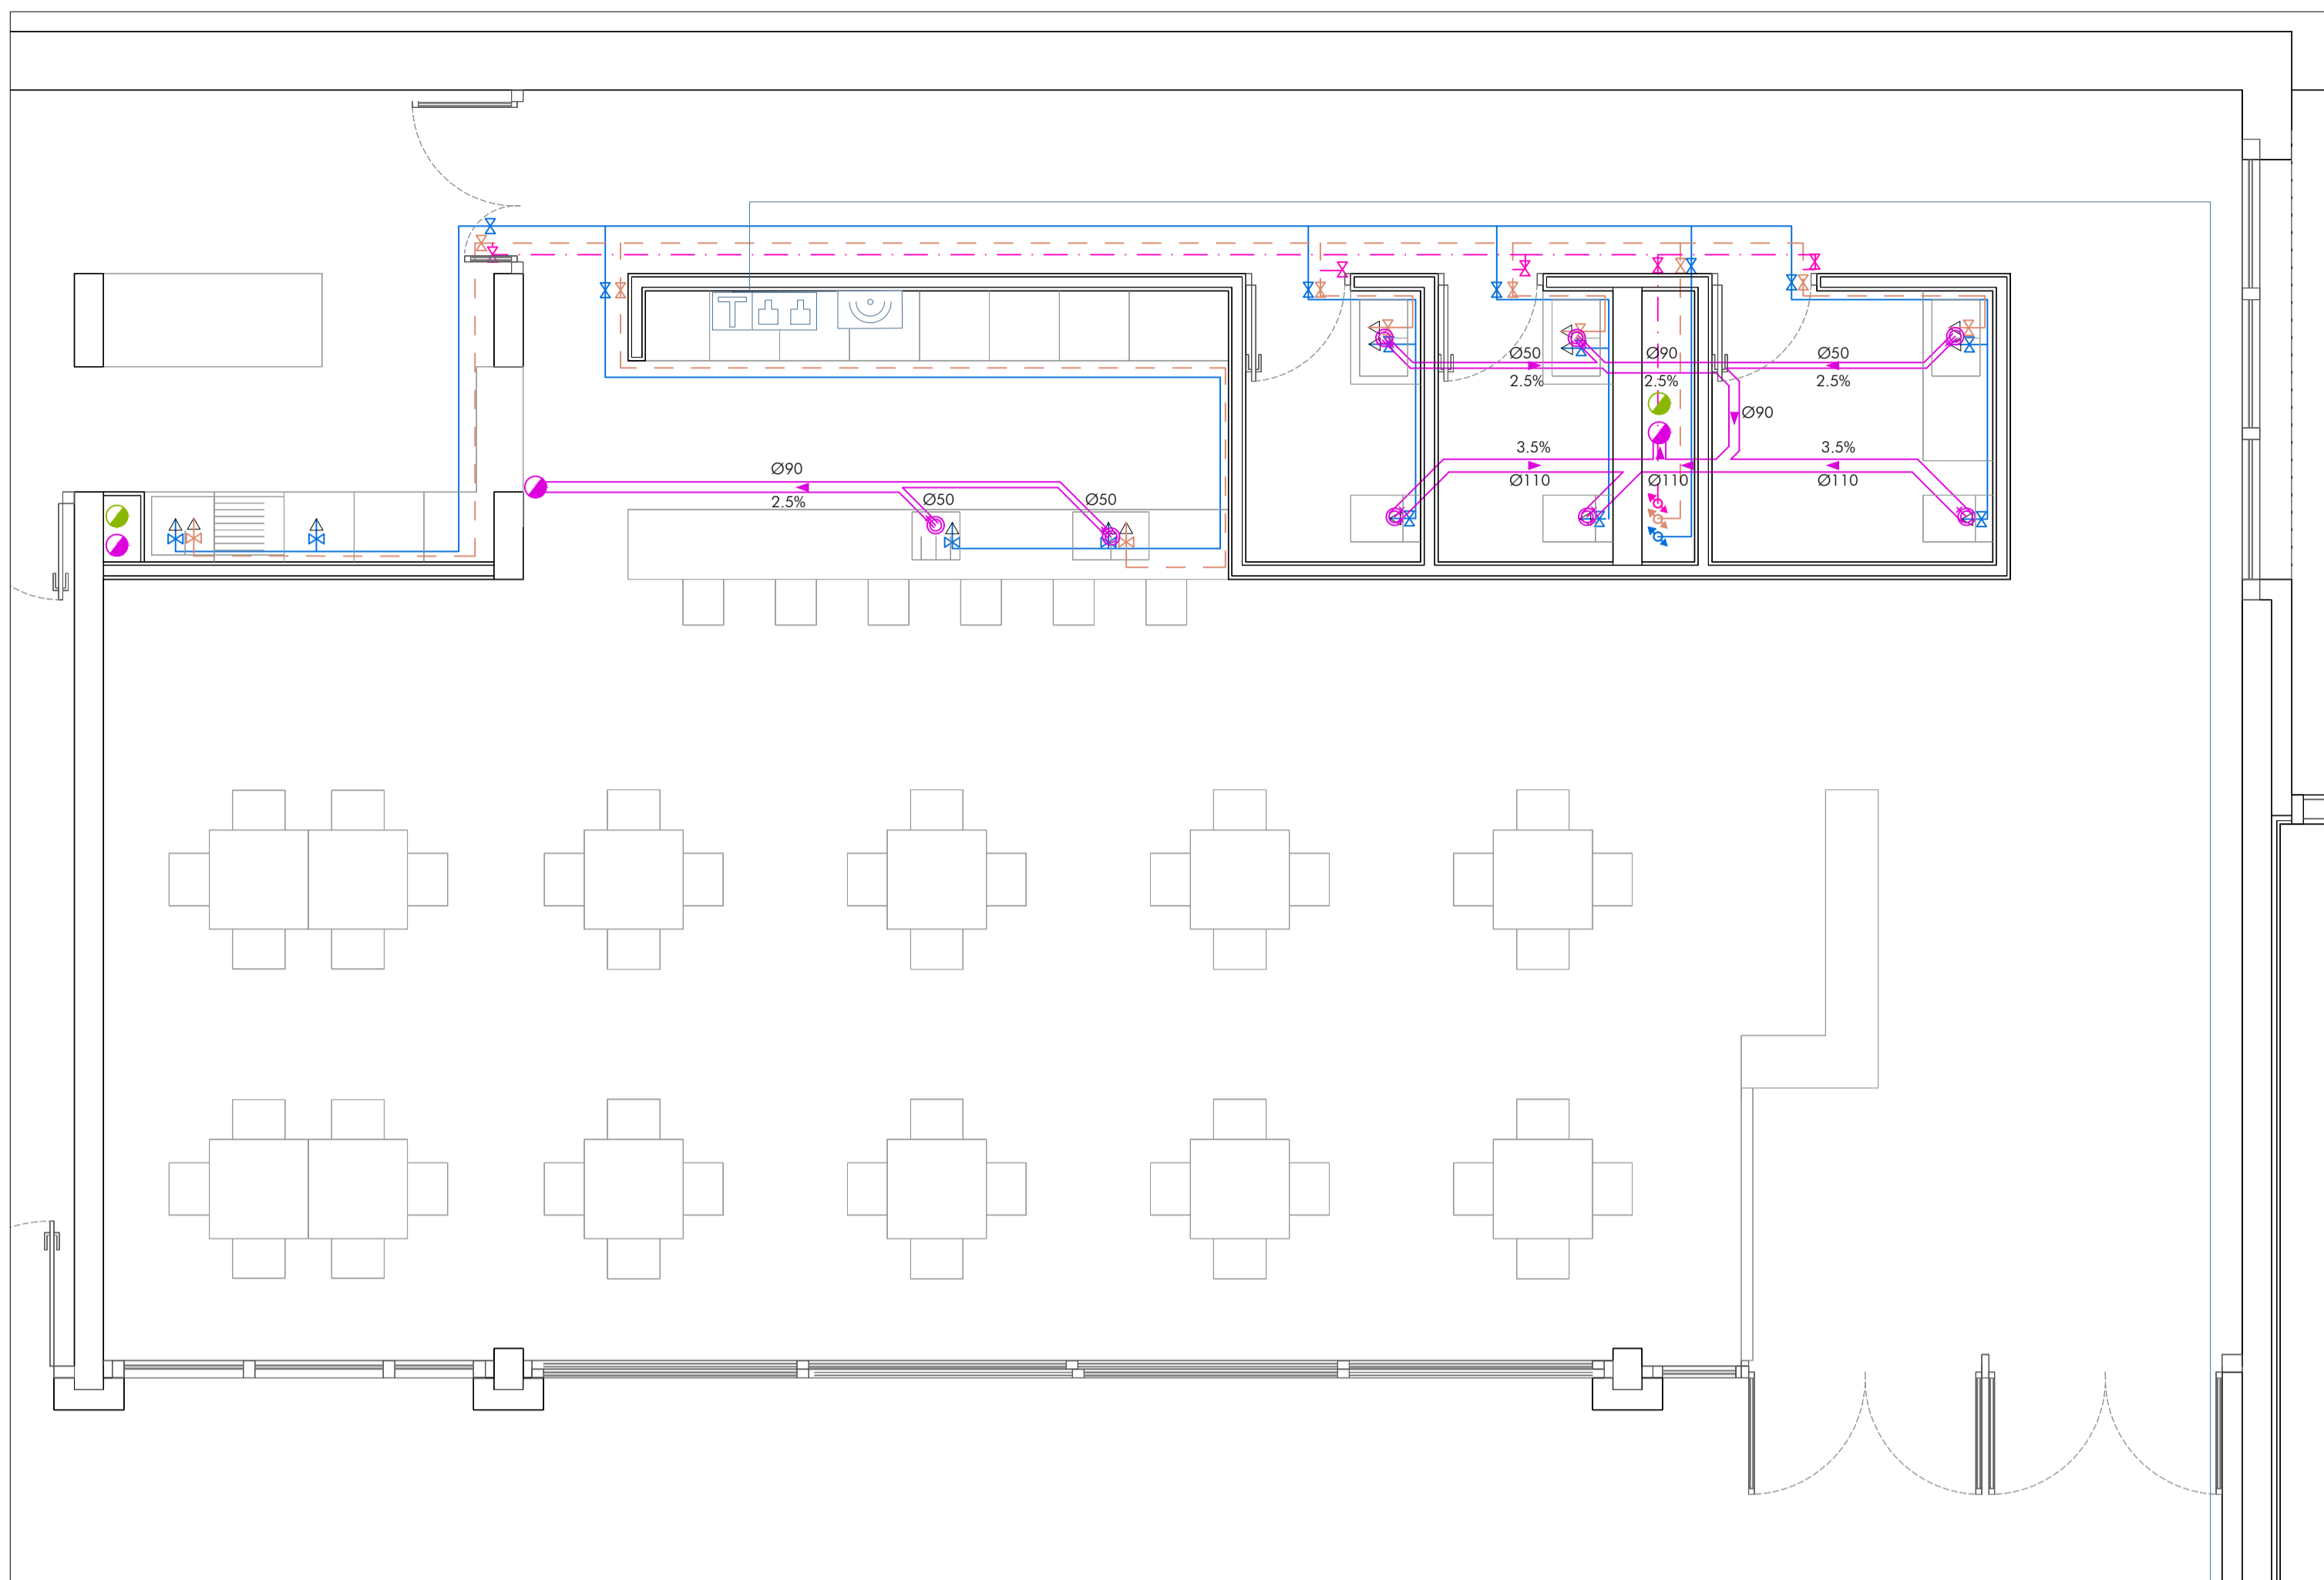

Restaurante - cafetería en planta baja, instalación de ACS/AFS, saneamiento y telecomunicaciones... escala 1/50

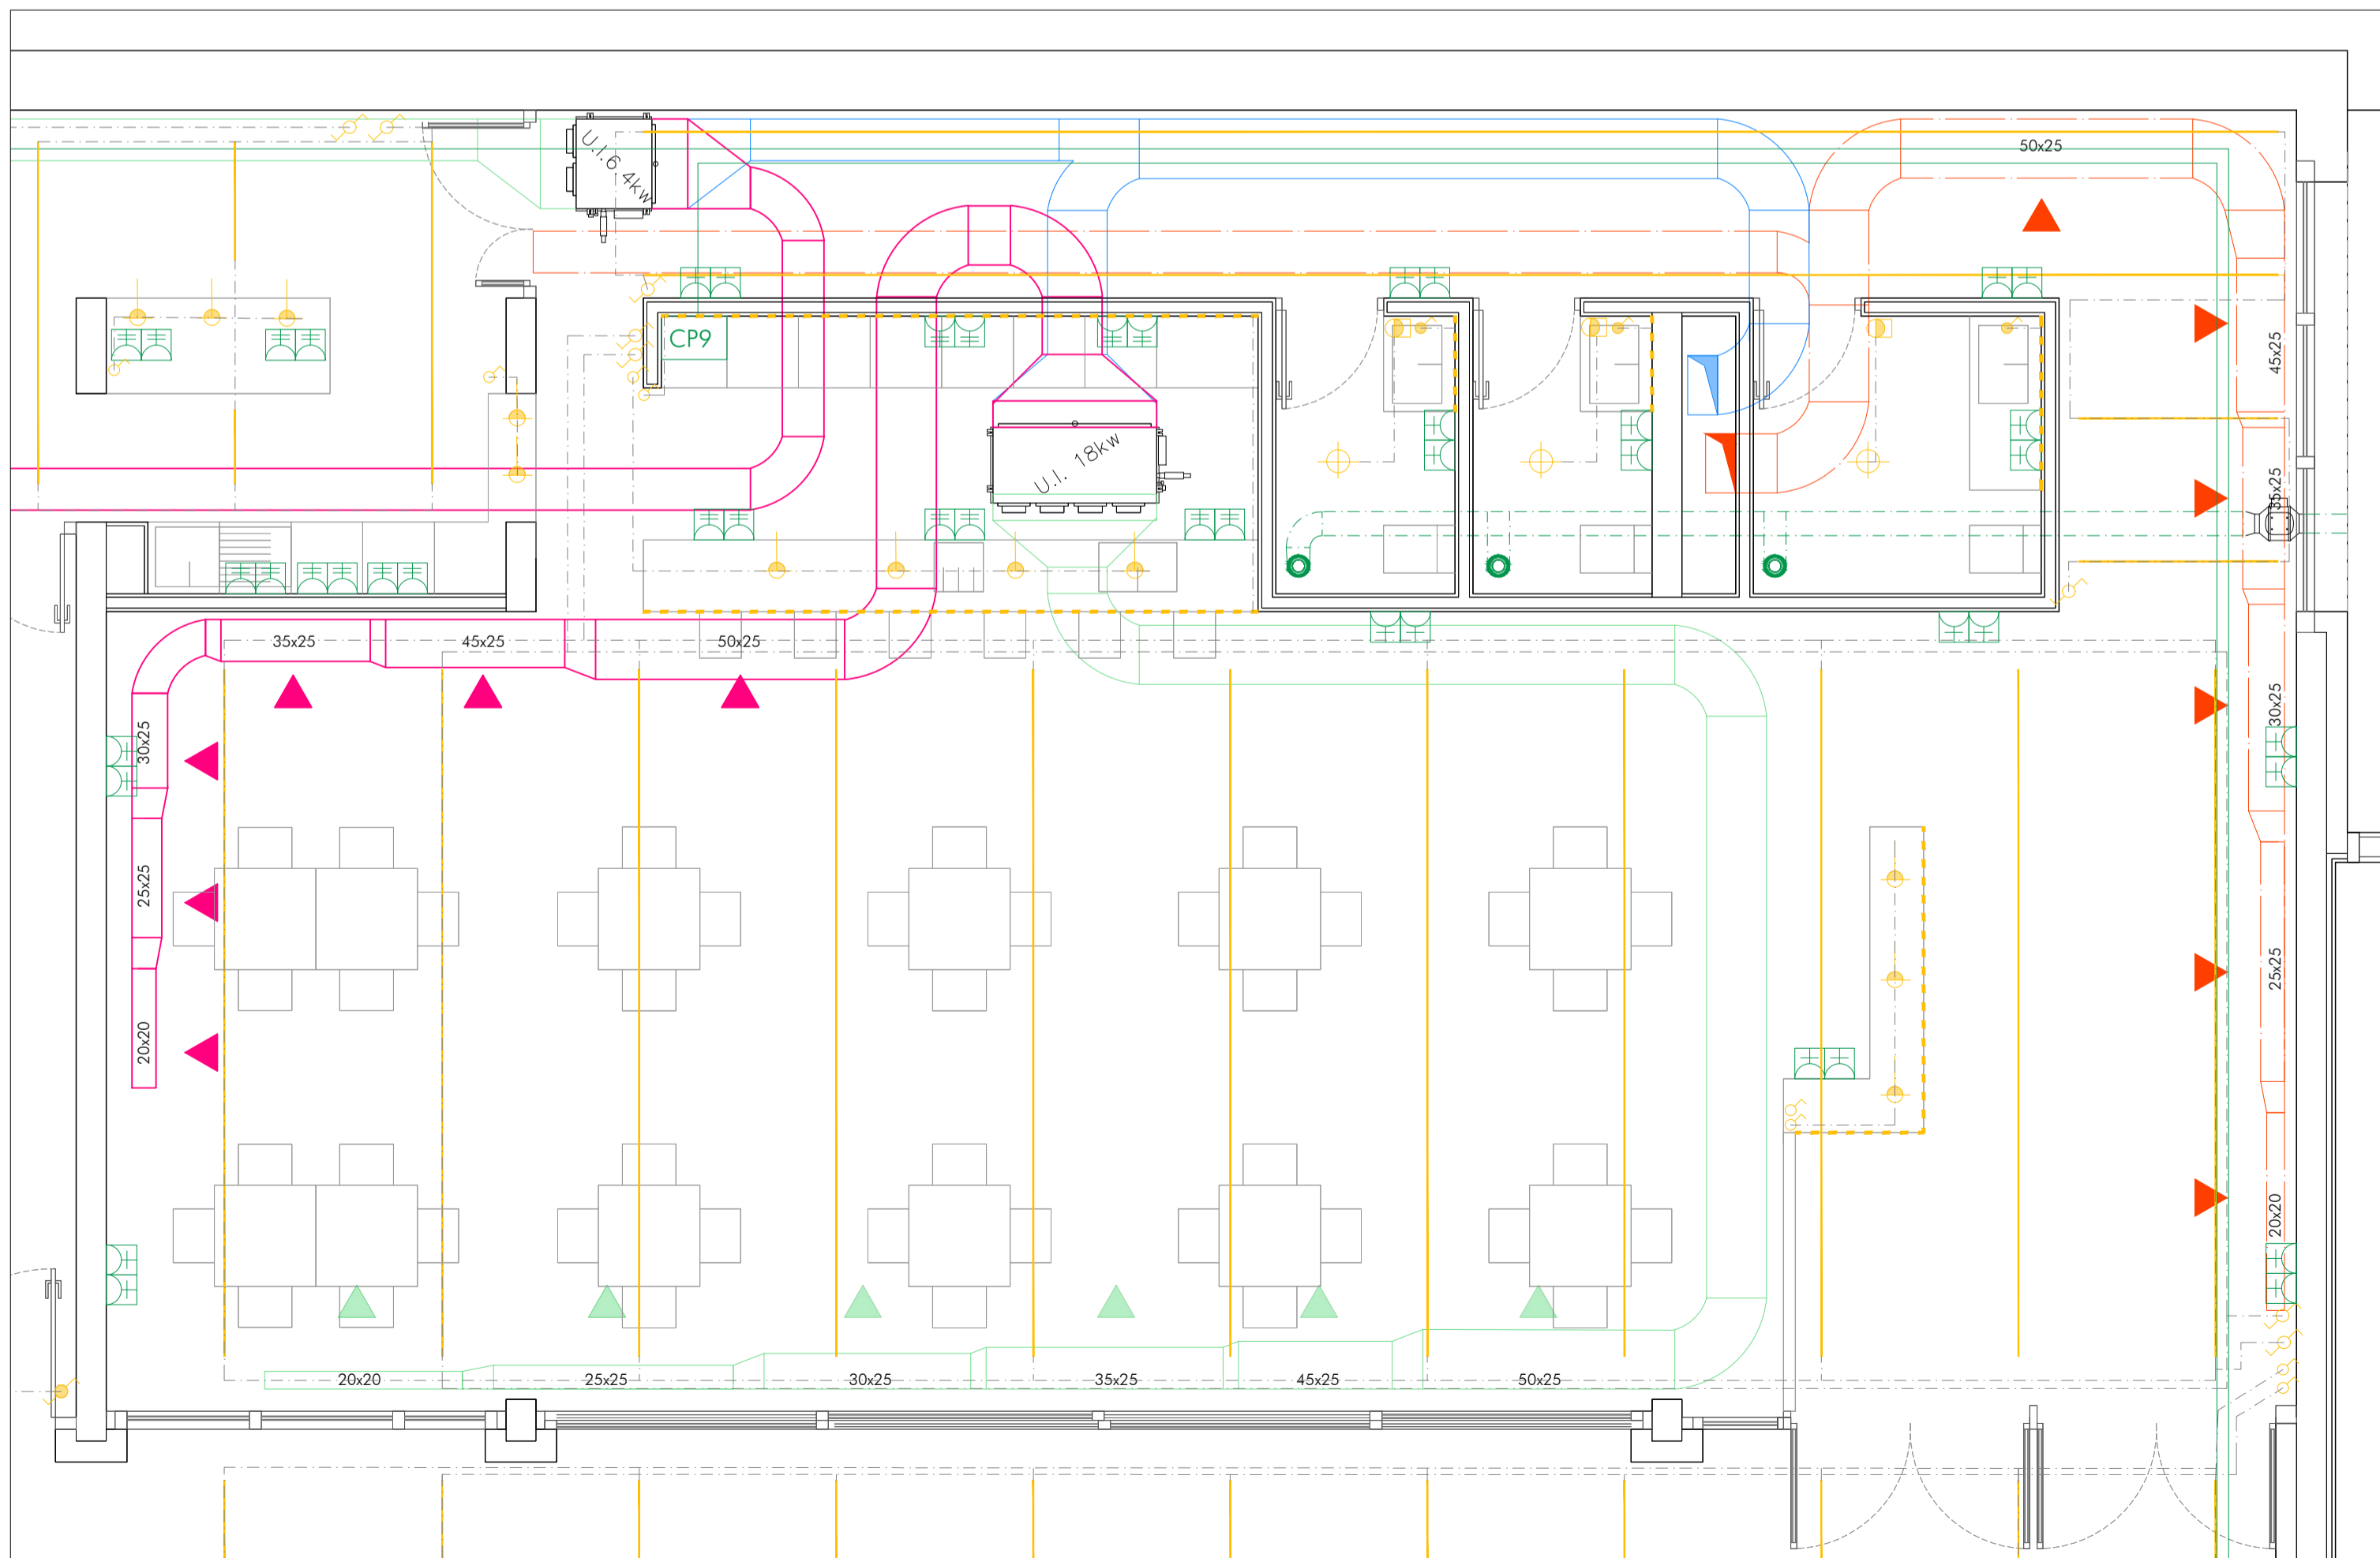

Restaurante - cafetería en planta baja, instalación de climatización-ventilación y electrotecnia... escala 1/50

LEYENDA DE INSTALACIÓN DE ACS/AFS

	RED ABASTECIMIENTO DE AGUA FRÍA
	RED DE ABASTECIMIENTO DE AGUA CALIENTE
	RED DE RETORNO DE AGUA CALIENTE
	ACOMETIDA DE SUMINISTRO AFS
	LLAVE DE CORTE GENERAL
	ARMARIO CONTADOR 900X500X300 mm
	MONTANTES PARA ACS/AFS/RETORNO ACS S./ COLOR
	LLAVE DE CORTE
	PUNTO ABASTECIMIENTO DE AGUA FRÍA
	HIDROMEZCLADOR MANUAL
	DEPÓSITO VERTICAL ACS 1500 L DOBLE SERPENTÍN
	VASO EXPANSIÓN 80 L
	CAIDERA MURAL 25 KW
	GRUPO PRESIÓN
	DEPÓSITO ABASTECIMIENTO BIES ALIMENTADO POR GRUPO DE PRESIÓN CONECTADO A G.E., DE 12000 L
	TERMOSTATO
	SISTEMA DE FILTRADO PARA PISCINAS DE 3 FILTROS CILINDRICOS
	VÁLVULA DE 3 VÍAS MOTORIZADA PARA EL CONTROL DE LA TEMPERATURA
	INTERCAMBIADOR DE CALOR

LEYENDA DE INSTALACIÓN DE SANEAMIENTO

	PENDIENTES Y DIRECCIONES PARA RECOGIDA DE AGUAS
	RED ENTERRADA SANEAMIENTO, FECALES
	RED COLGADA SANEAMIENTO, FECALES
	RED COLGADA SANEAMIENTO, PLUVIALES
	RED ENTERRADA SANEAMIENTO, PLUVIALES
	ARQUETA DE BOMBEO
	ARQUETA REGISTRABLE CON SUMIDERO SIFÓNICO
	ARQUETA SEPARADORA DE GRASAS Y FANGOS
	ARQUETA SIFÓNICA
	ARQUETA REGISTRABLE
	ARQUETA REGISTRABLE A PIE DE BAJANTE
	SUMIDERO LINEAL CON REJILLA EN PATIO EXTERIOR
	DESAGÜE DE AGUAS FECALES CON SIFÓN INDIVIDUAL
	BAJANTE SANEAMIENTO, PLUVIALES
	BAJANTE SANEAMIENTO, FECALES
	SUMIDERO LINEAL CON REJILLA EN PATIO EXTERIOR
	SUMIDERO PUNTUAL
	CANAL DE DESBORDAMIENTO DEL VASO DE PISCINAS

LEYENDA DE INSTALACIÓN DE TELECO.


	CABLE ESTRUCTURADO DE RED PRIMARIA DE TELECOMUNICACIONES
	CABLE ESTRUCTURADO DE RED SECUNDARIA DE TELECOMUNICACIONES
	ARQUETA DE ACOMETIDA DE LA INSTALACIÓN DE TELECOMUNICACIONES
	ENLACE EXTERIOR
	ARMARIO PRINCIPAL DE DATOS
	ARMARIO DE PLANTA x
	CANALIZACIÓN VERTICAL

LEYENDA DE INSTALACIÓN DE CLIMATIZACIÓN


	UTAE CON RECUPERADOR DE CALOR TIPO Solar y Palau CADTHE DI 45 PRO-REG
	UNIDAD CLIMATIZADORA EXTERIOR MEDIANTE BOMBA DE CALOR TIPO AERMEK NRP 1250
	UNIDAD CLIMATIZADORA INTERIOR DE CONDUCTOS
	CONDUCTO DE VENTILACIÓN, IMPULSIÓN
	CONDUCTO DE VENTILACIÓN, EXTRACCIÓN
	CONDUCTO DE CLIMATIZACIÓN, IMPULSIÓN
	CONDUCTO DE CLIMATIZACIÓN, RETORNO
	CONDUCTO DE EXTRACCIÓN DE AIRE EN ASESOS, ALMACENES Y SIMILARES
	BAJANTE DE CONDUCTO
	DIRECCIÓN DEL AIRE HACIA/DESDE CONDUCTO
	EXTRACTOR DE CONDUCTOS
	BOCA DE EXTRACCIÓN EN ASESOS, ALMACENES Y SIMILARES
	CONDUCTO PARA LA EXTRACCIÓN DE GASES

LEYENDA DE INSTALACIÓN DE ELECTROTECNIA


	RED ELÉCTRICA BAJA TENSIÓN
	RED ELÉCTRICA ALTA TENSIÓN
	C.T. CENTRO DE TRANSFORMACIÓN
	ACOMETIDA RED A.T.
	CAJA GENERAL DE PROTECCIÓN Y MEDIDA
	CUADRO GENERAL DE MANDO Y PROTECCIÓN
	MONTANTES DE RED ELÉCTRICA
	TOMA SIMPLE DE FUERZA 16 A
	TOMA DOBLE DE FUERZA 16A
	TOMA DOBLE DE FUERZA 16A ESTANCA
	TOMA DOBLE DE FUERZA 25A
	LUMINARIA LED LINEAL EN TECHO
	LUMINARIA LED LINEAL INTEGRADA EN MOBILIARIO
	LUMINARIA CILINDRO LED SUSPENDIDA 25W
	LUMINARIA DOWNLIGHT EMPOTRADA LED 20W
	LUMINARIA LED LINEAL SUSPENDIDA
	LUMINARIA FOCO LED PARA PISCINAS
	LUMINARIA PROYECTOR MURAL LED
	INTERRUPTOR SIMPLE CONMUTADO EMPOTRADO, h= 90 cm
	INTERRUPTOR SIMPLE EMPOTRADO, h= 90 cm
	INTERRUPTOR SIMPLE ESTANCO EMPOTRADO, h= 90 cm
	DETECTOR VOLUMÉTRICO INFRAROJO
	INTERRUPTOR CON TEMPORIZADOR
	CABLEADO LUMINARIAS
	LÍNEA DE PUESTA A TIERRA MEDIANTE CONDUCTOR DESNUDO DE COBRE DE 35 mm
	ARQUETA DE PUESTA A TIERRA, INCLUIE: CPM, CGPM, CP 1,7,8,9,10,16,18,22,23, G.E.
	ARQUETA DE PUESTA A TIERRA, INCLUIE: ASCENSOR, CP 2,3,4,5,6,11,12,13,14,15,17,19,20,21,24
	CAJA DE DERIVACIÓN
	TOMA DE TELÉFONO
	TOMA DOBLE RJ-45
	CAJA PORTAMECANISMOS PARA CONEXIÓN WIFI: Toma Schuko 16A, Toma RJ-45, Punto de acceso inalámbrico

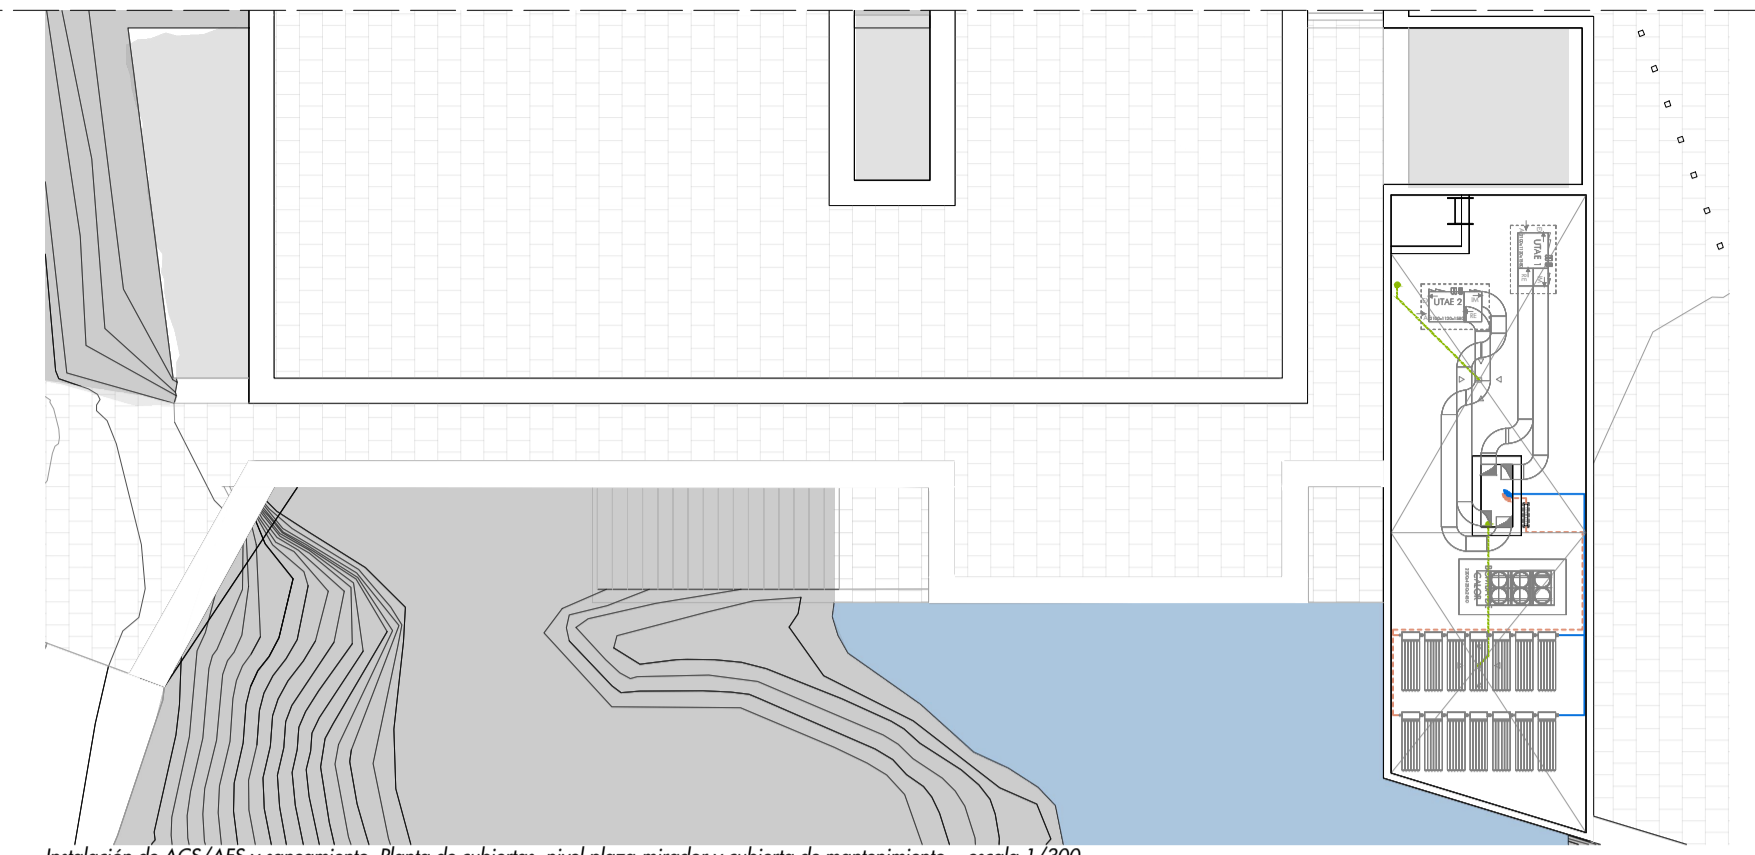


Instalación de ACS/AFS y saneamiento. Planta de cubierta, nivel plaza-mirador y cubierta de mantenimiento... escala 1/300

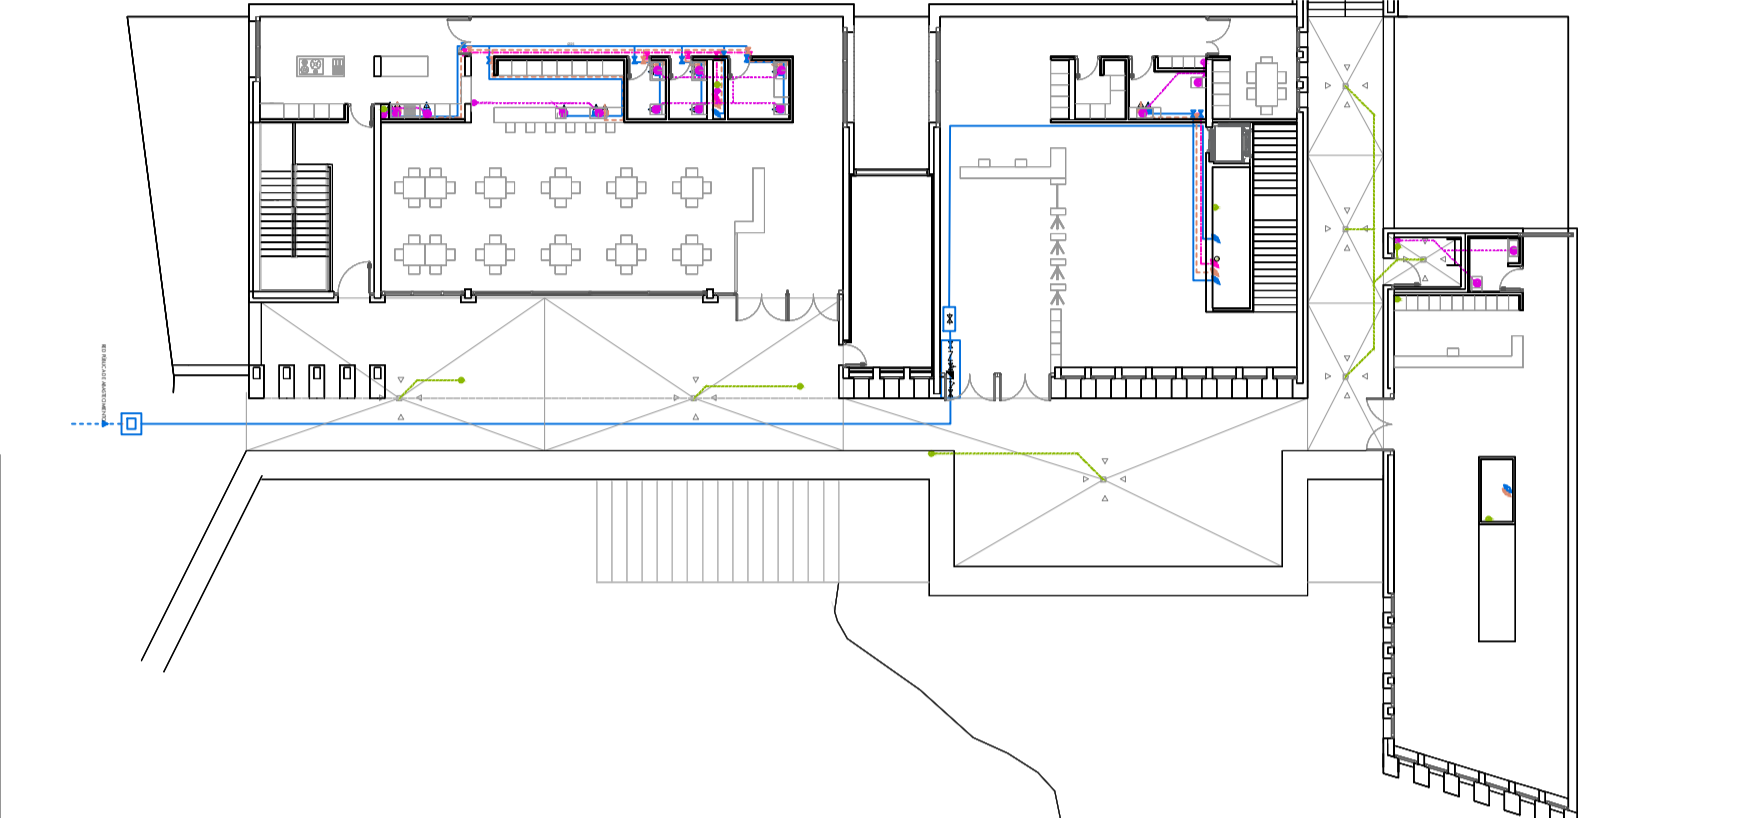


Instalación de ACS/AFS y saneamiento. Planta baja, nivel público... escala 1/300

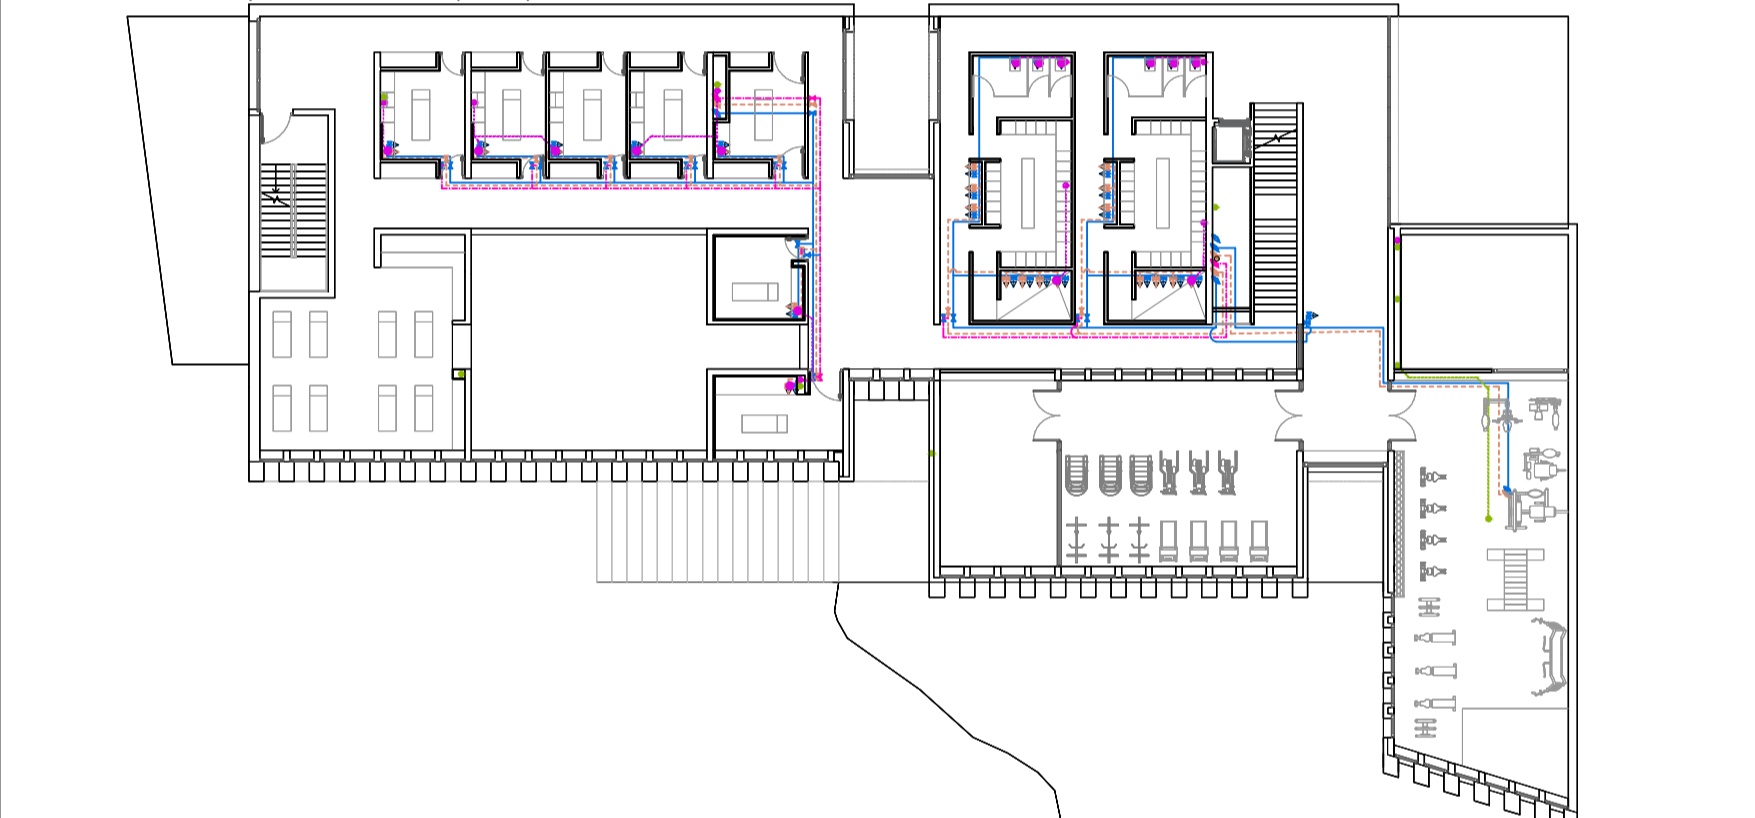

Instalación de ACS/AFS y saneamiento. Planta menos uno, nivel seco... escala 1/300

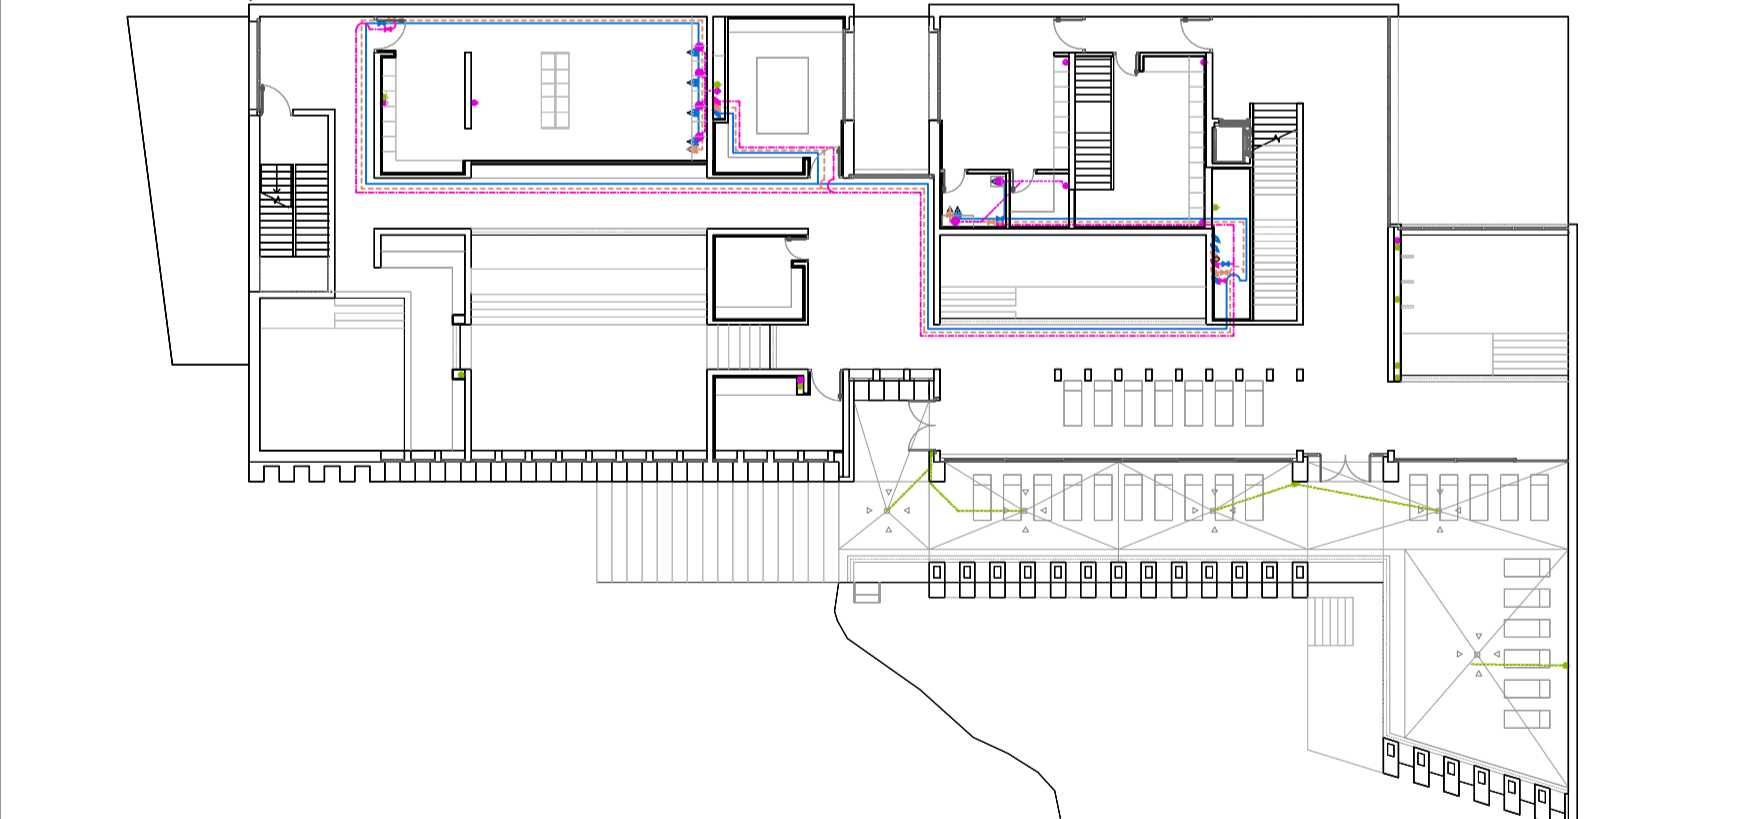

Instalación de ACS/AFS y saneamiento. Planta menos dos, nivel húmedo... escala 1/300

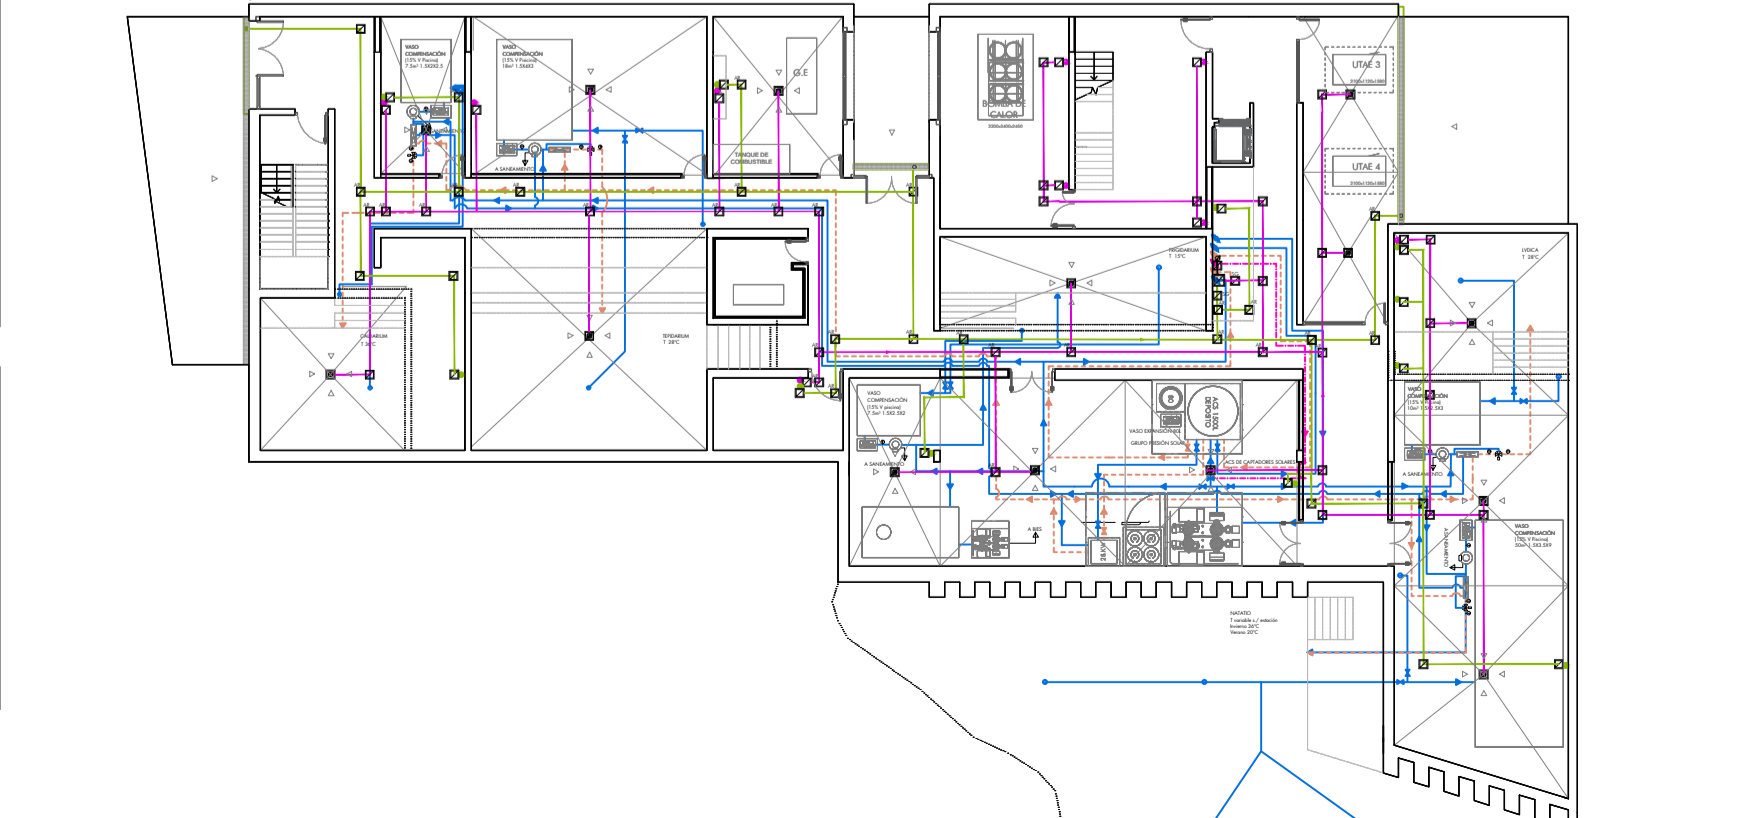

Instalación de ACS/AFS y saneamiento. Planta menos tres, nivel técnico... escala 1/300