




Planta Baja

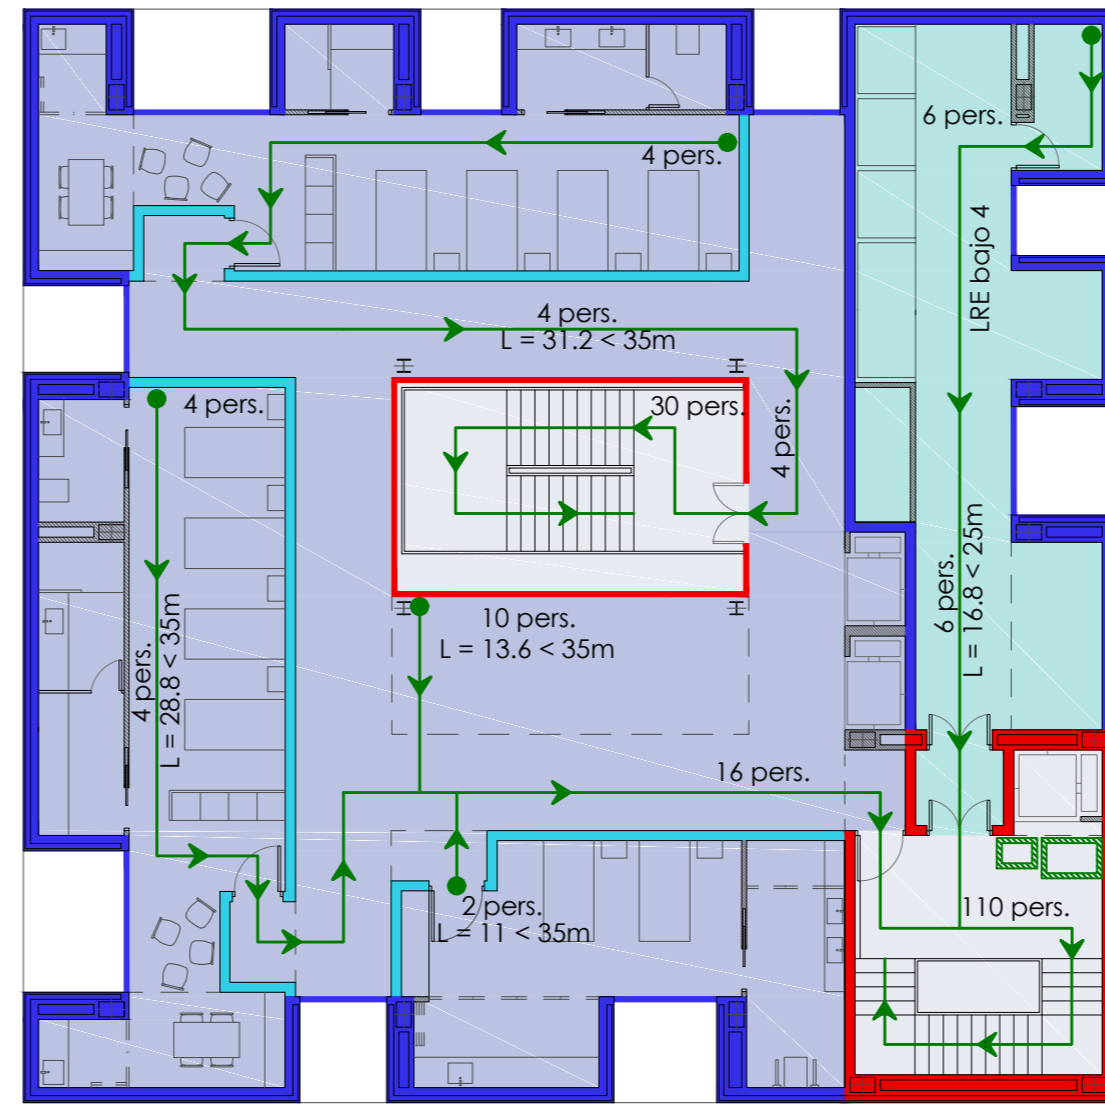


Planta Primera

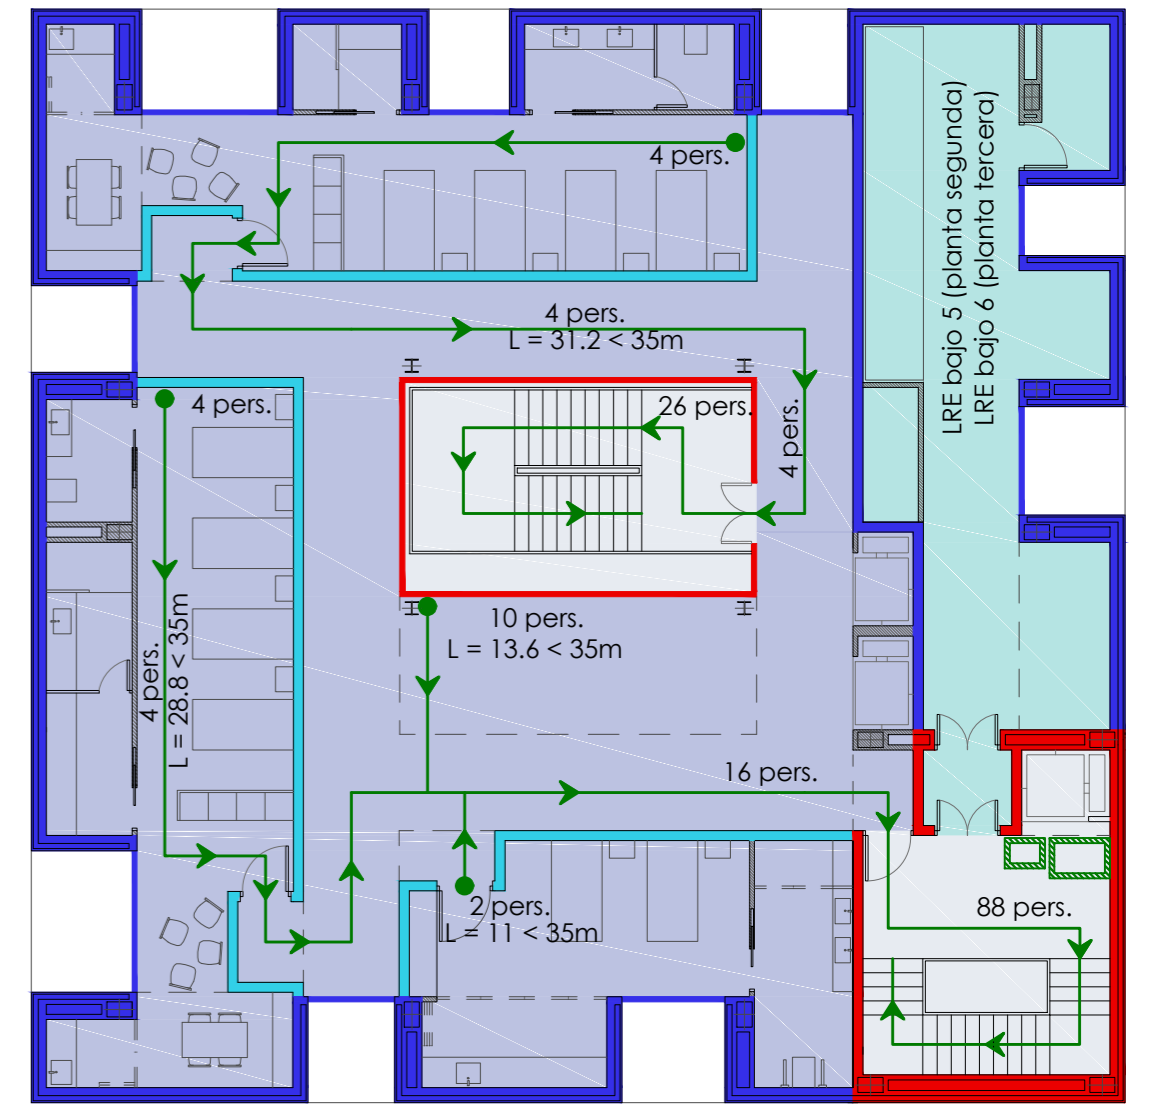


Planta Segunda y Tercera

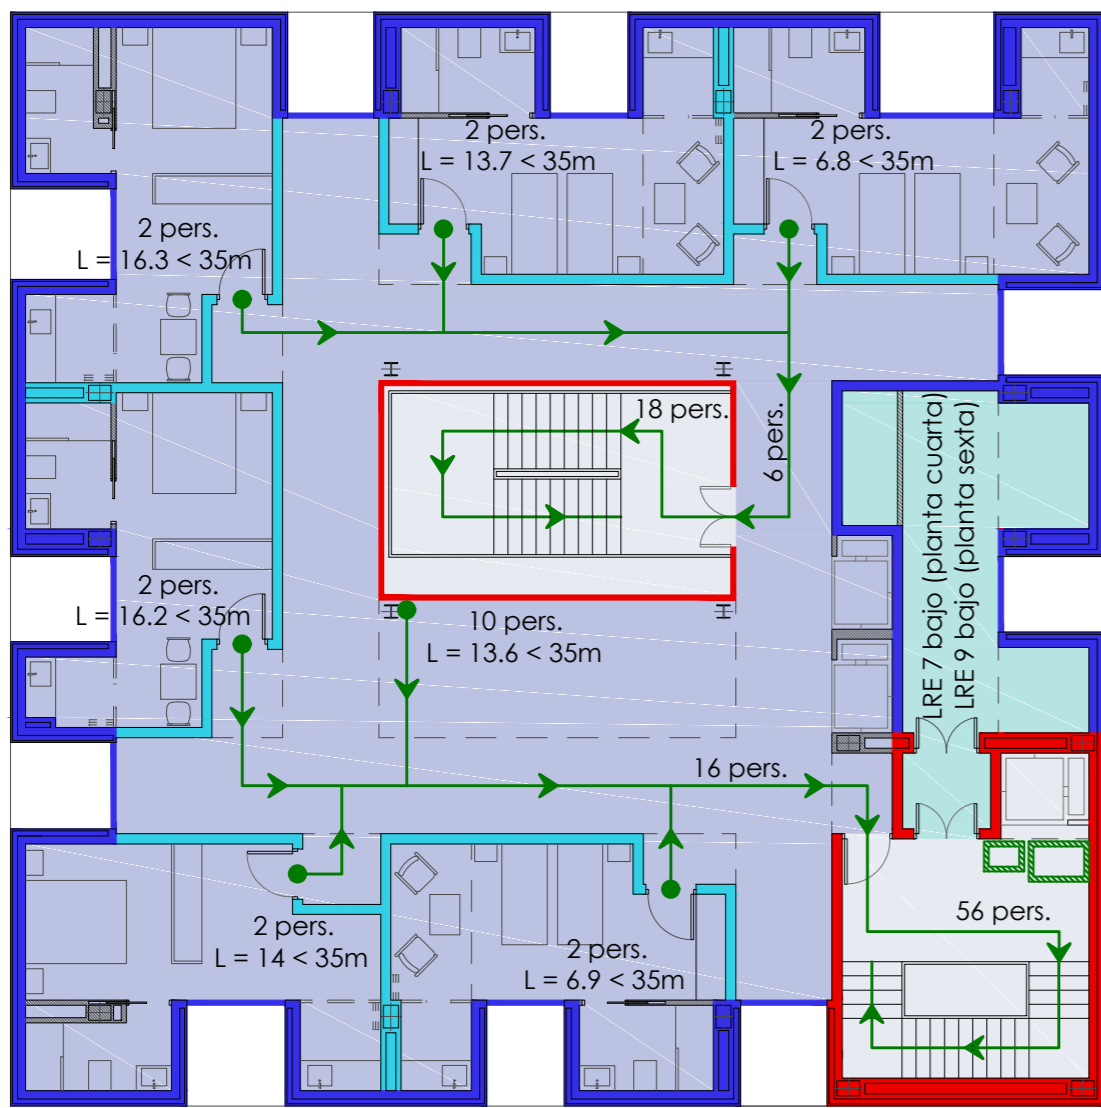

Planta Cuarta y Sexta

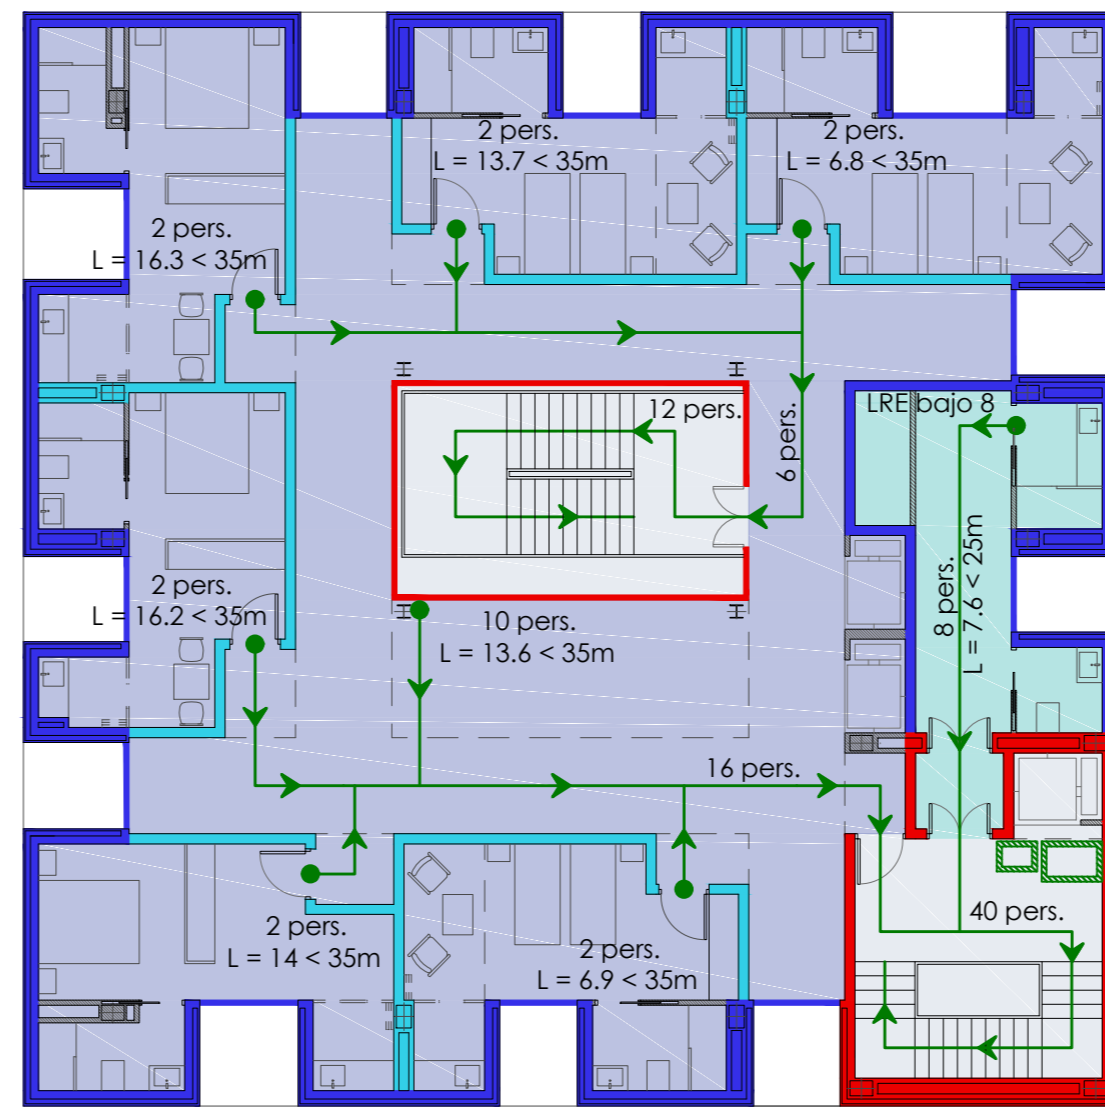

Planta Quinta

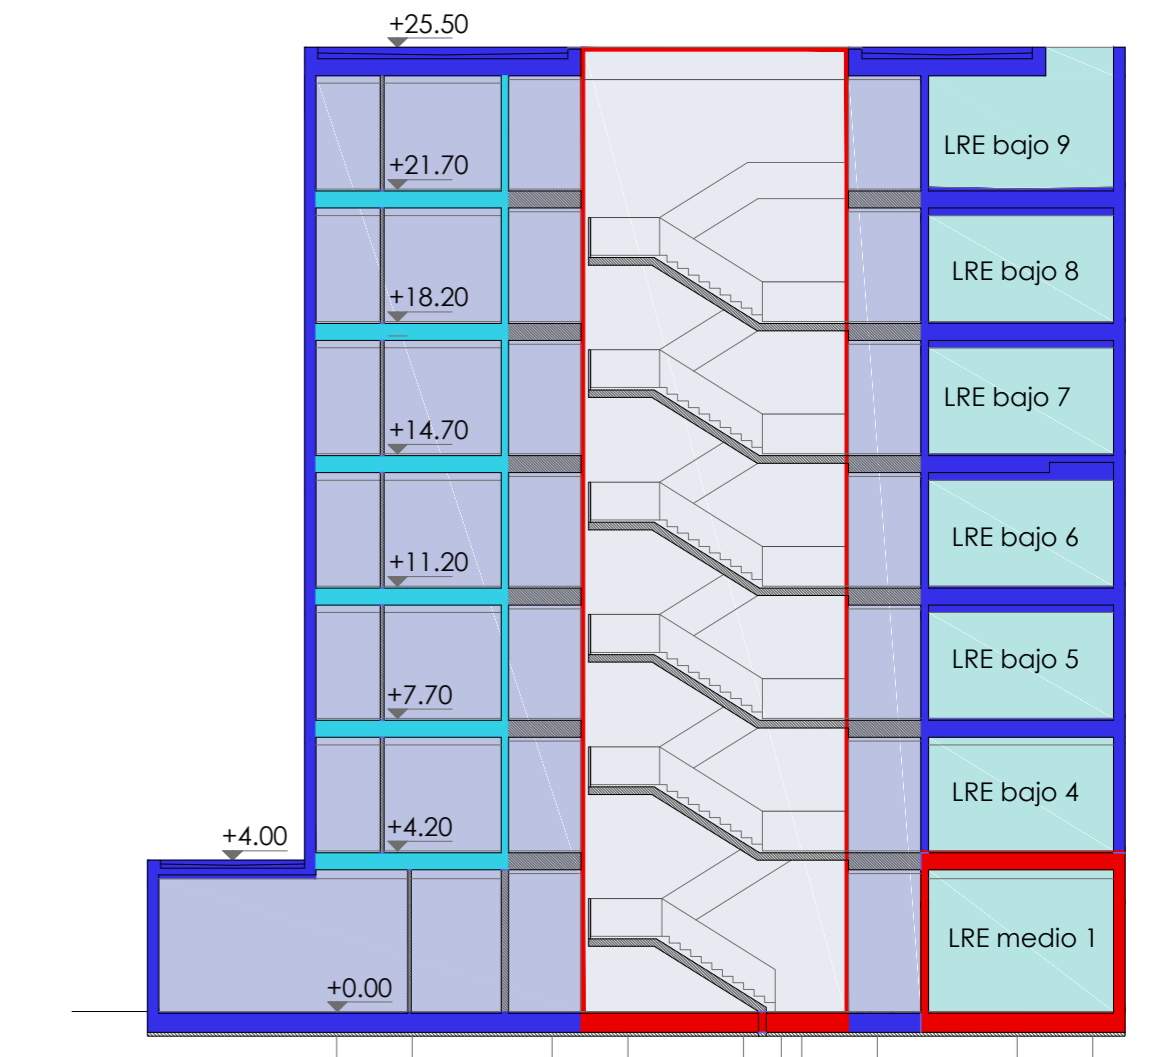


Sección escala 1:200



Planta Baja




Planta Primera

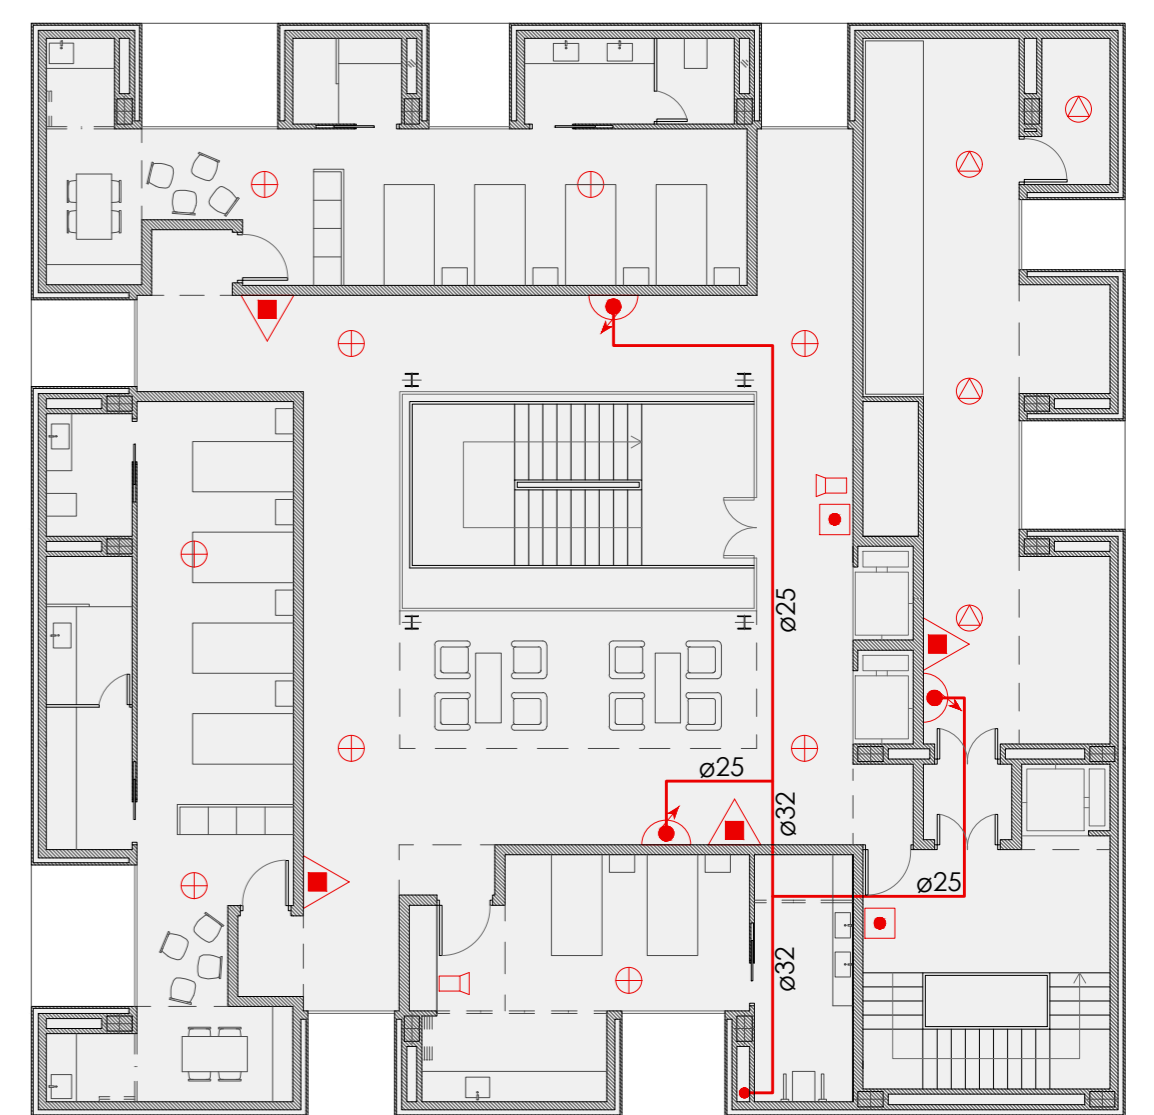

Planta Segunda y Tercera



Planta Cuarta y Sexta

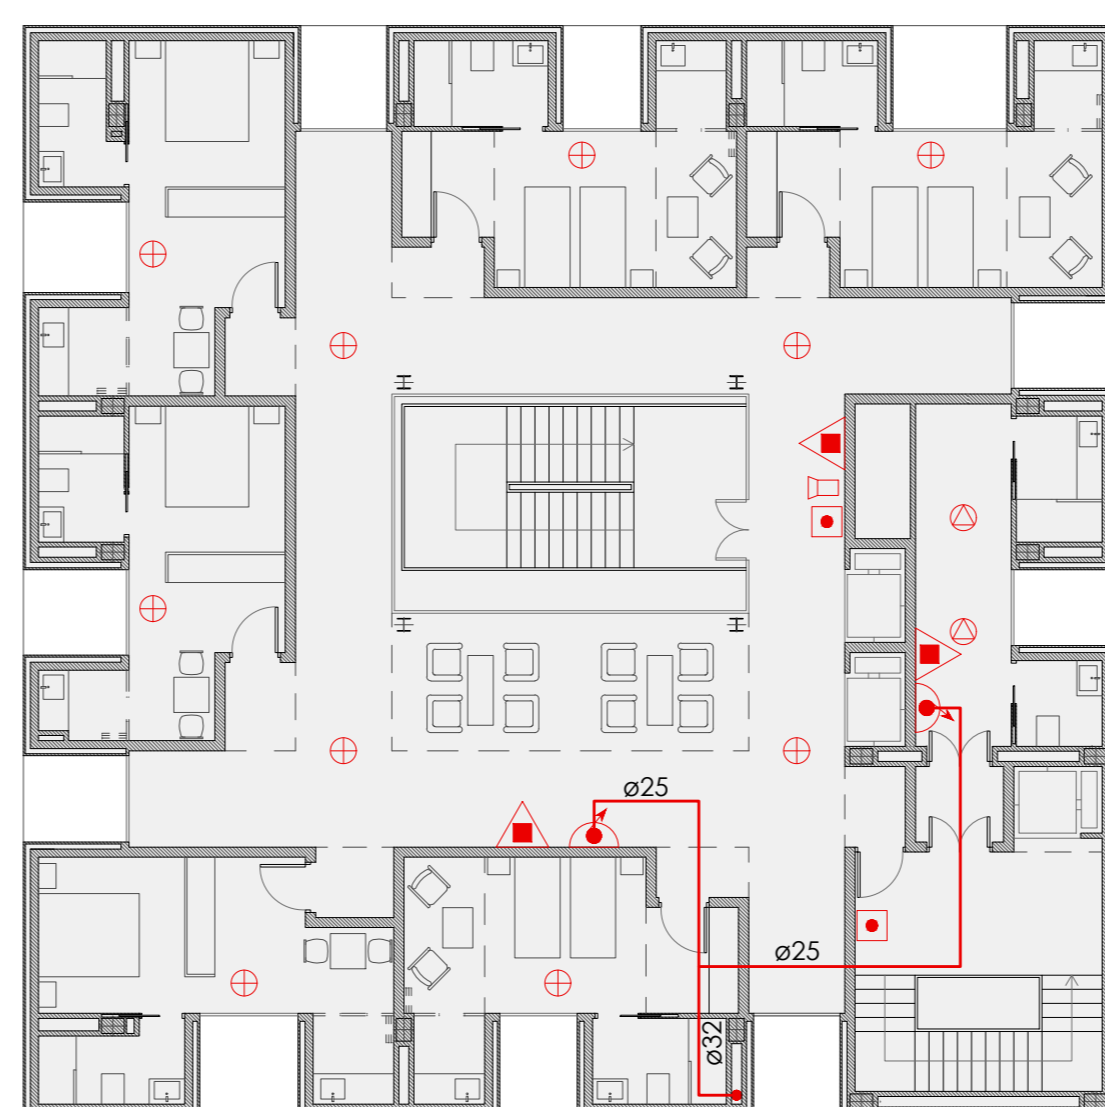

Planta Quinta

Leyenda	
Protección pasiva contra incendios	Instalaciones de protección contra incendios
Sector 1	Extintor portátil
Escalera protegida	BIEs
Local de Riesgo Especial	Hidratante exterior
Resistencia al fuego EI 120	Pulsador de alarma
Resistencia al fuego EI 90	Alarma optico-acustica
Resistencia al fuego EI 60	Central de alarma
Origen de evacuación	Detector óptico
Recorrido de evacuación	Detector térmico
Zona de refugio apta para una persona en silla de ruedas (1.2x0.8 m)	Extinción automática
Zona de refugio apta para una persona de movilidad reducida (0.6x0.8 m)	Grupo de presión
	Depósitos
	Red colgada