




PLANTA SÓTANO_ VENTILACIÓN GARAJE

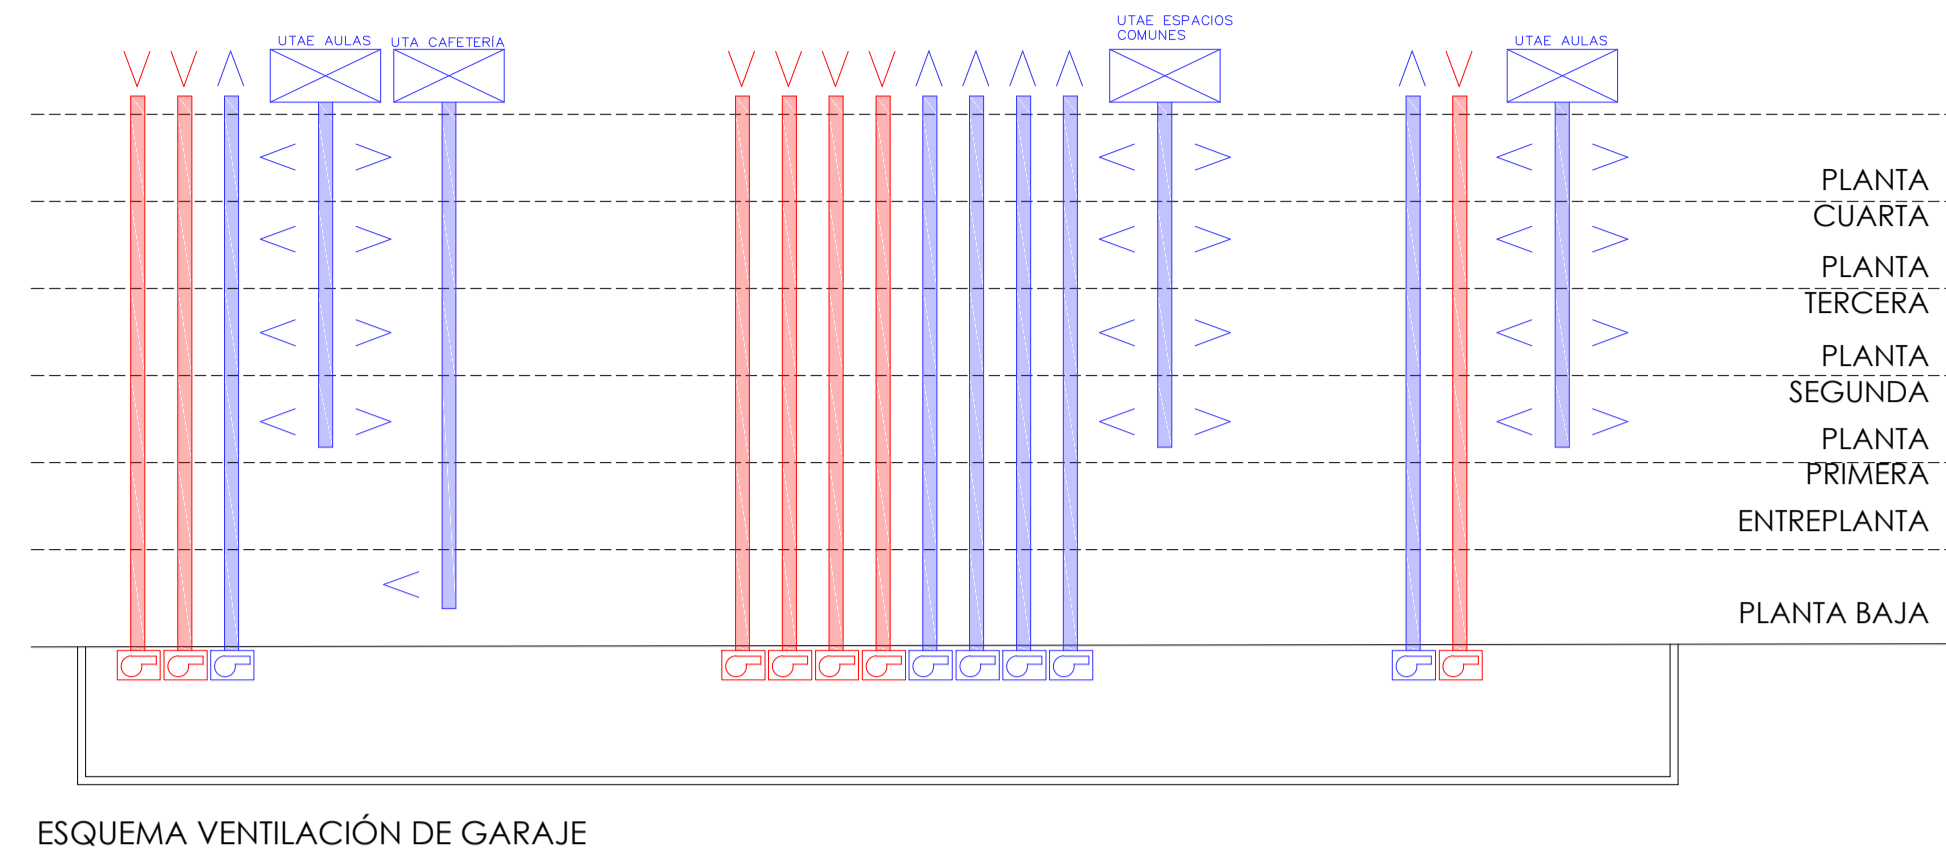


ESQUEMA VENTILACIÓN DE GARAJE

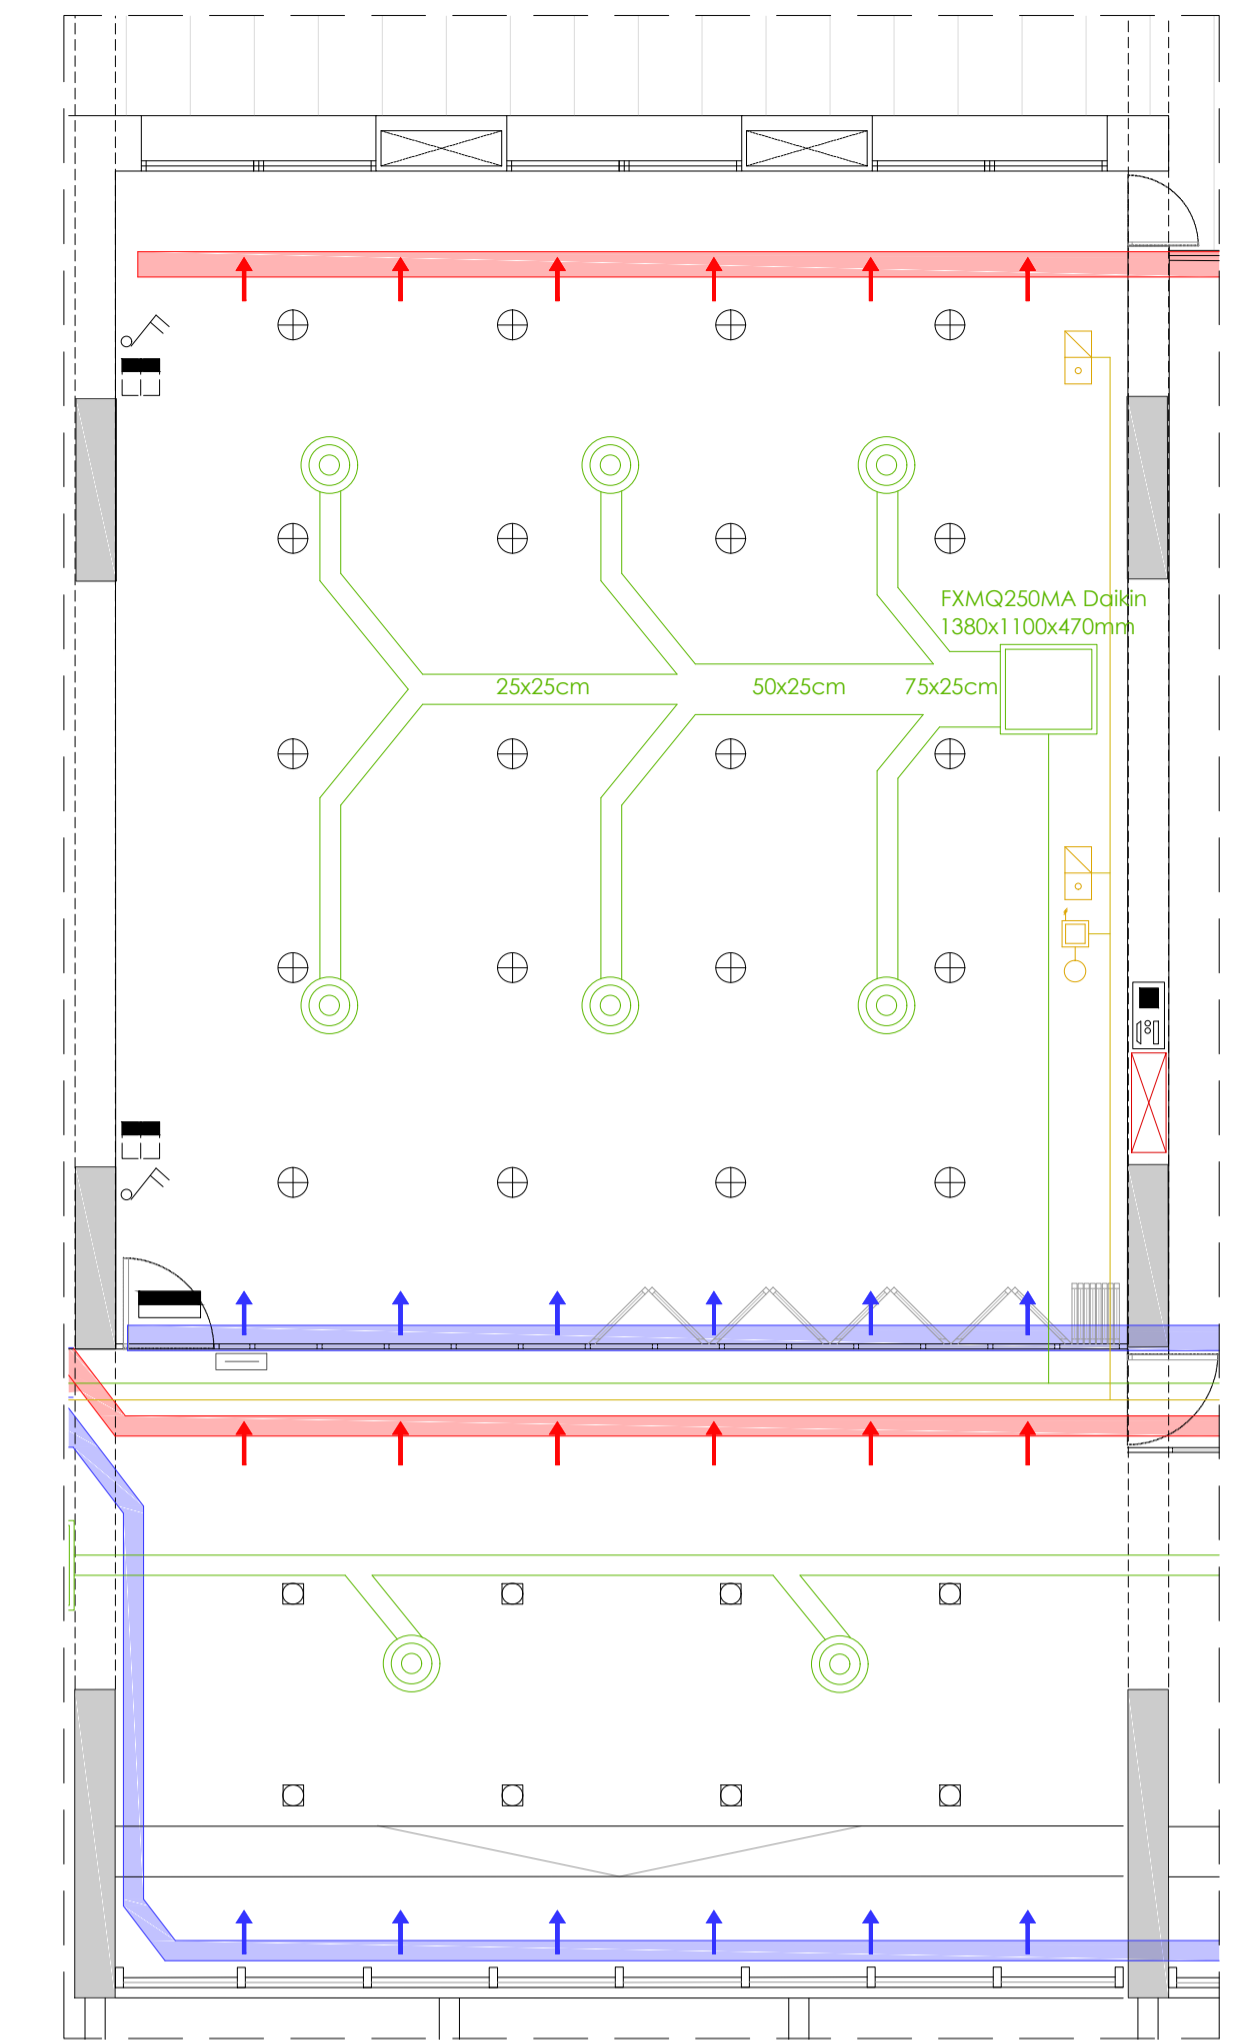


ZOOM DE FALSO TECHO DE AULA Y ESPACIO DE GRADERÍO

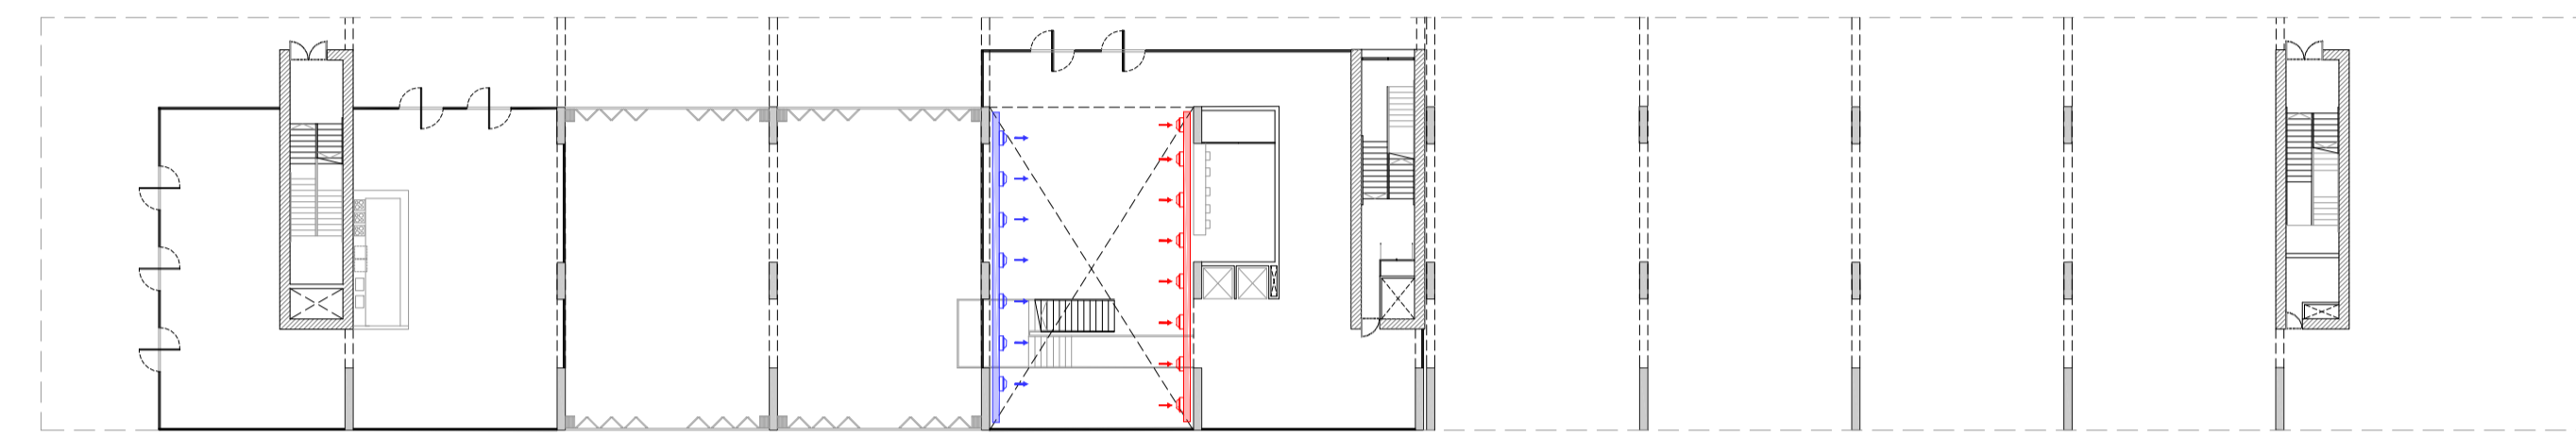


PLANTA BAJA

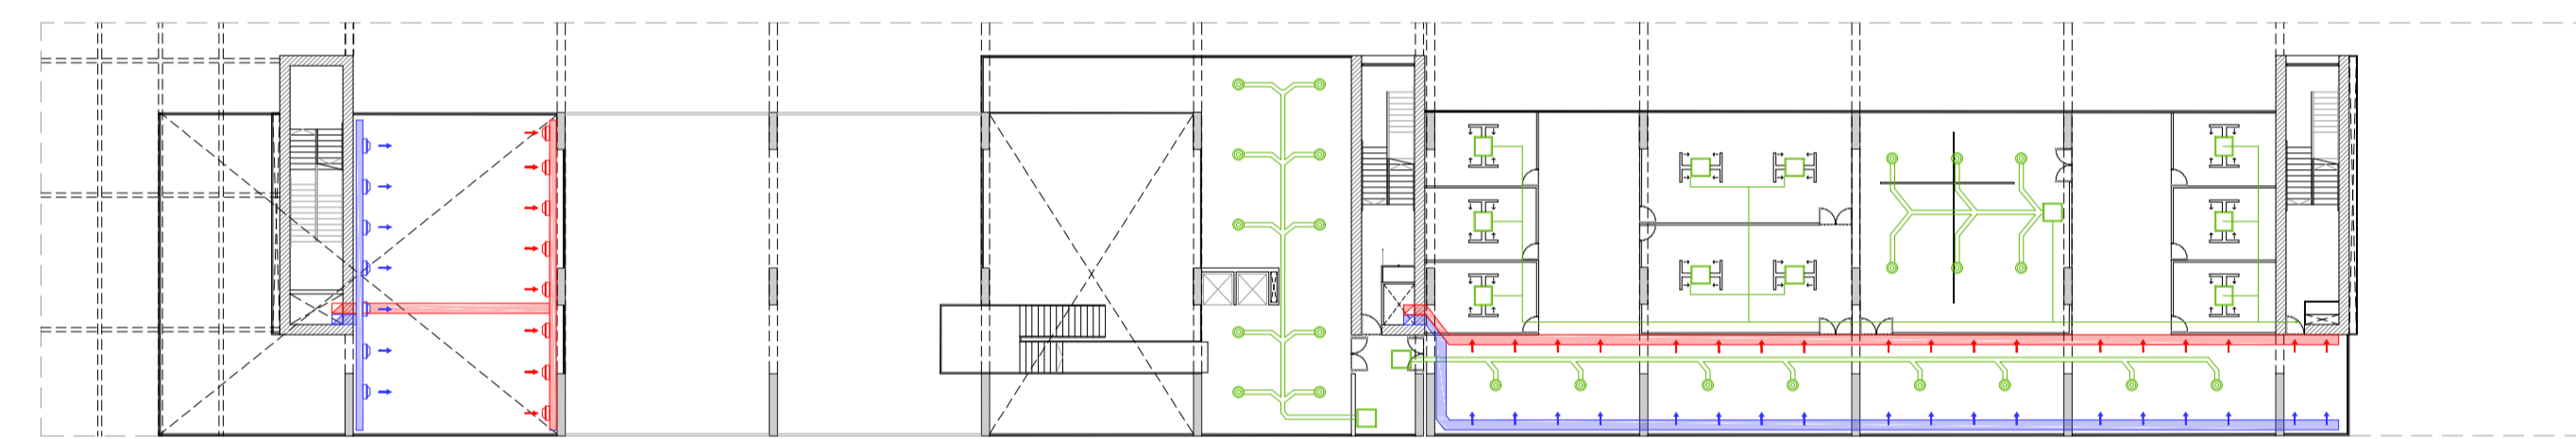

ENTREPLANTA


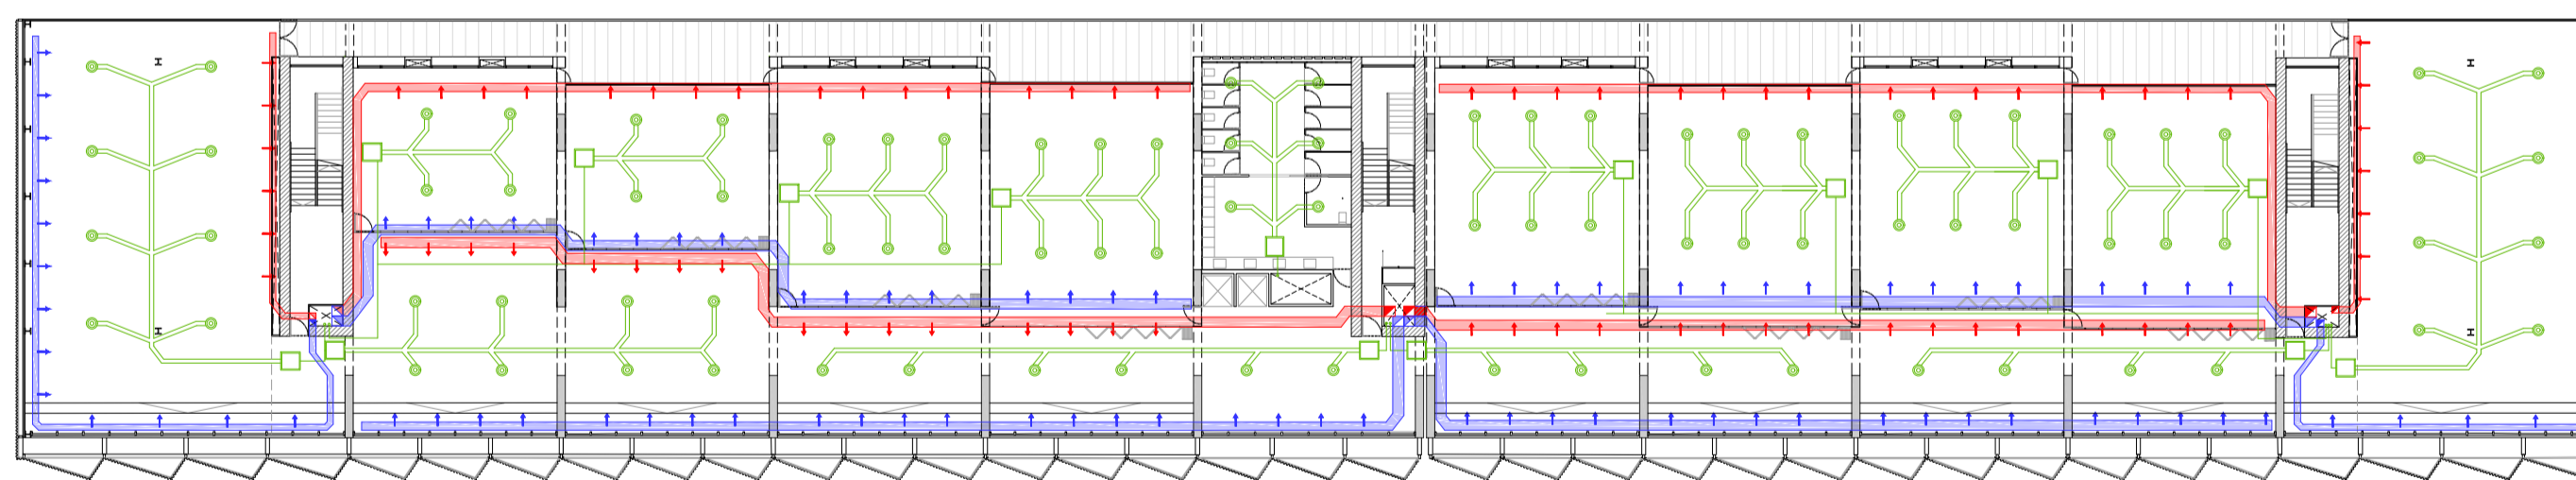


PLANTA TIPO

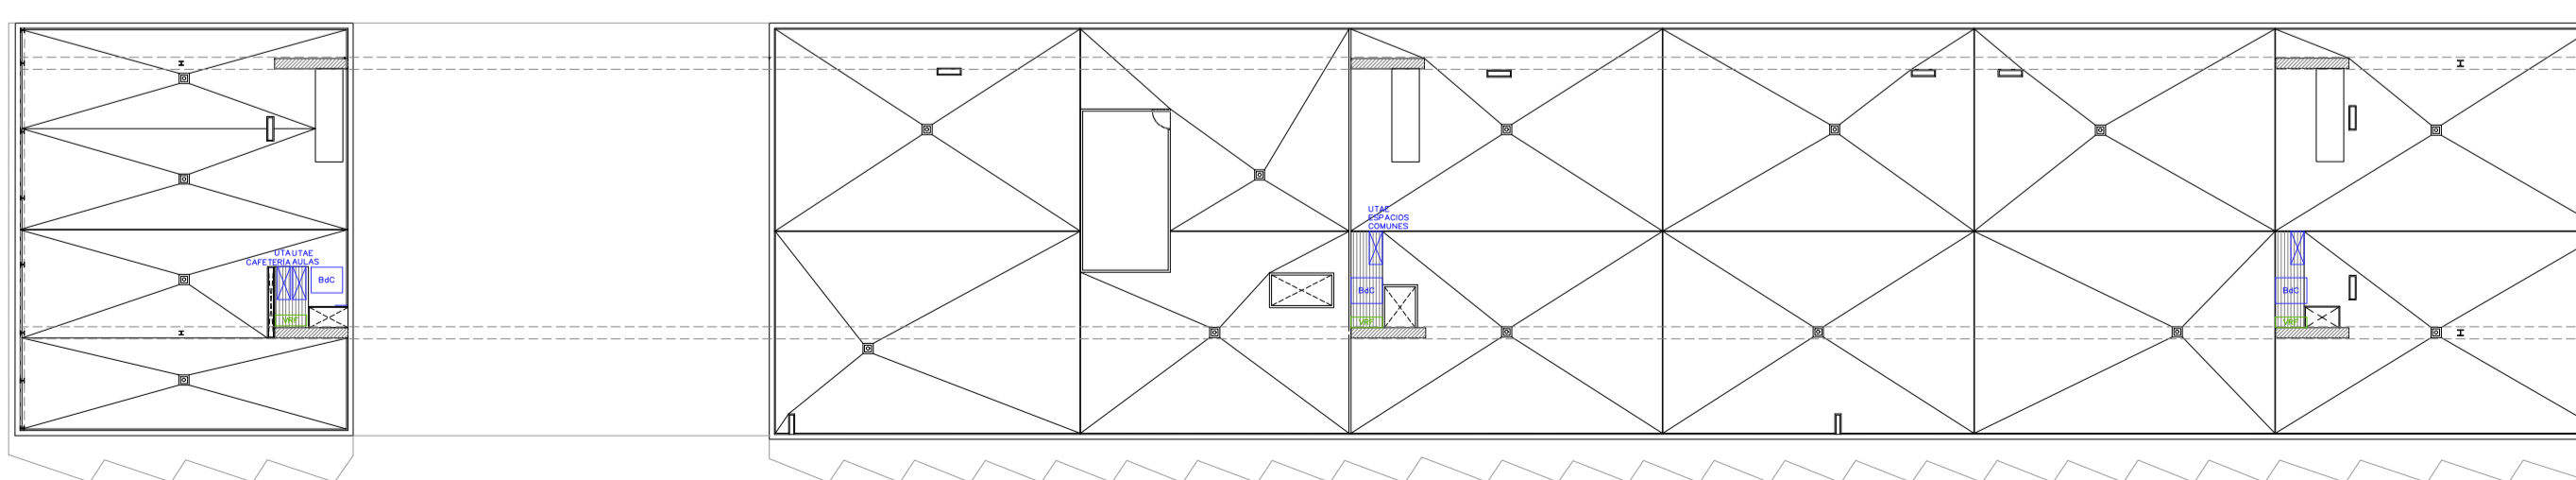

PLANTA CUBIERTA

UNIDADES DE TRATAMIENTO DE AIRE_ VENTILACIÓN

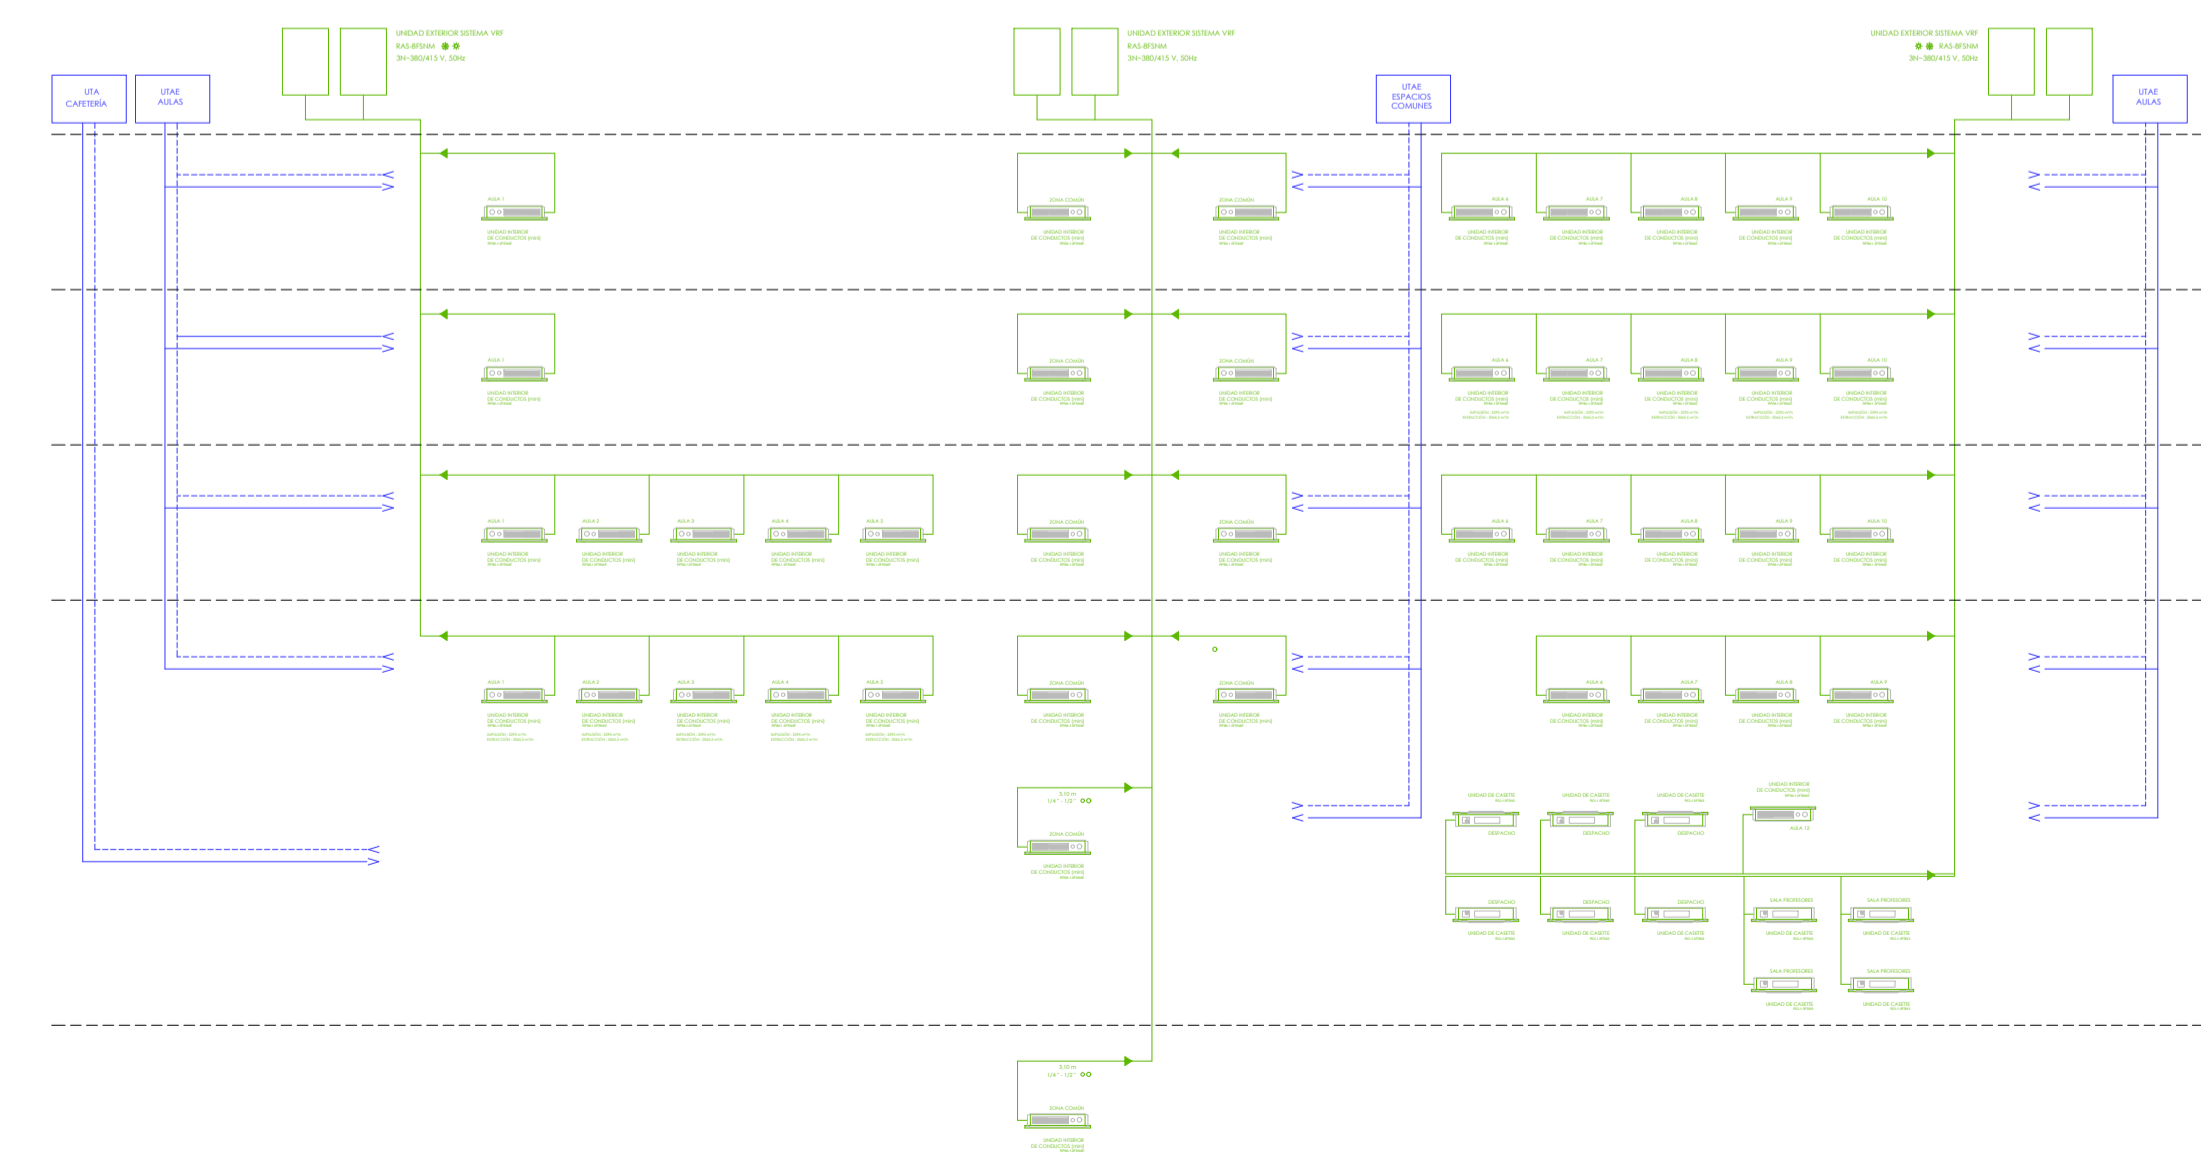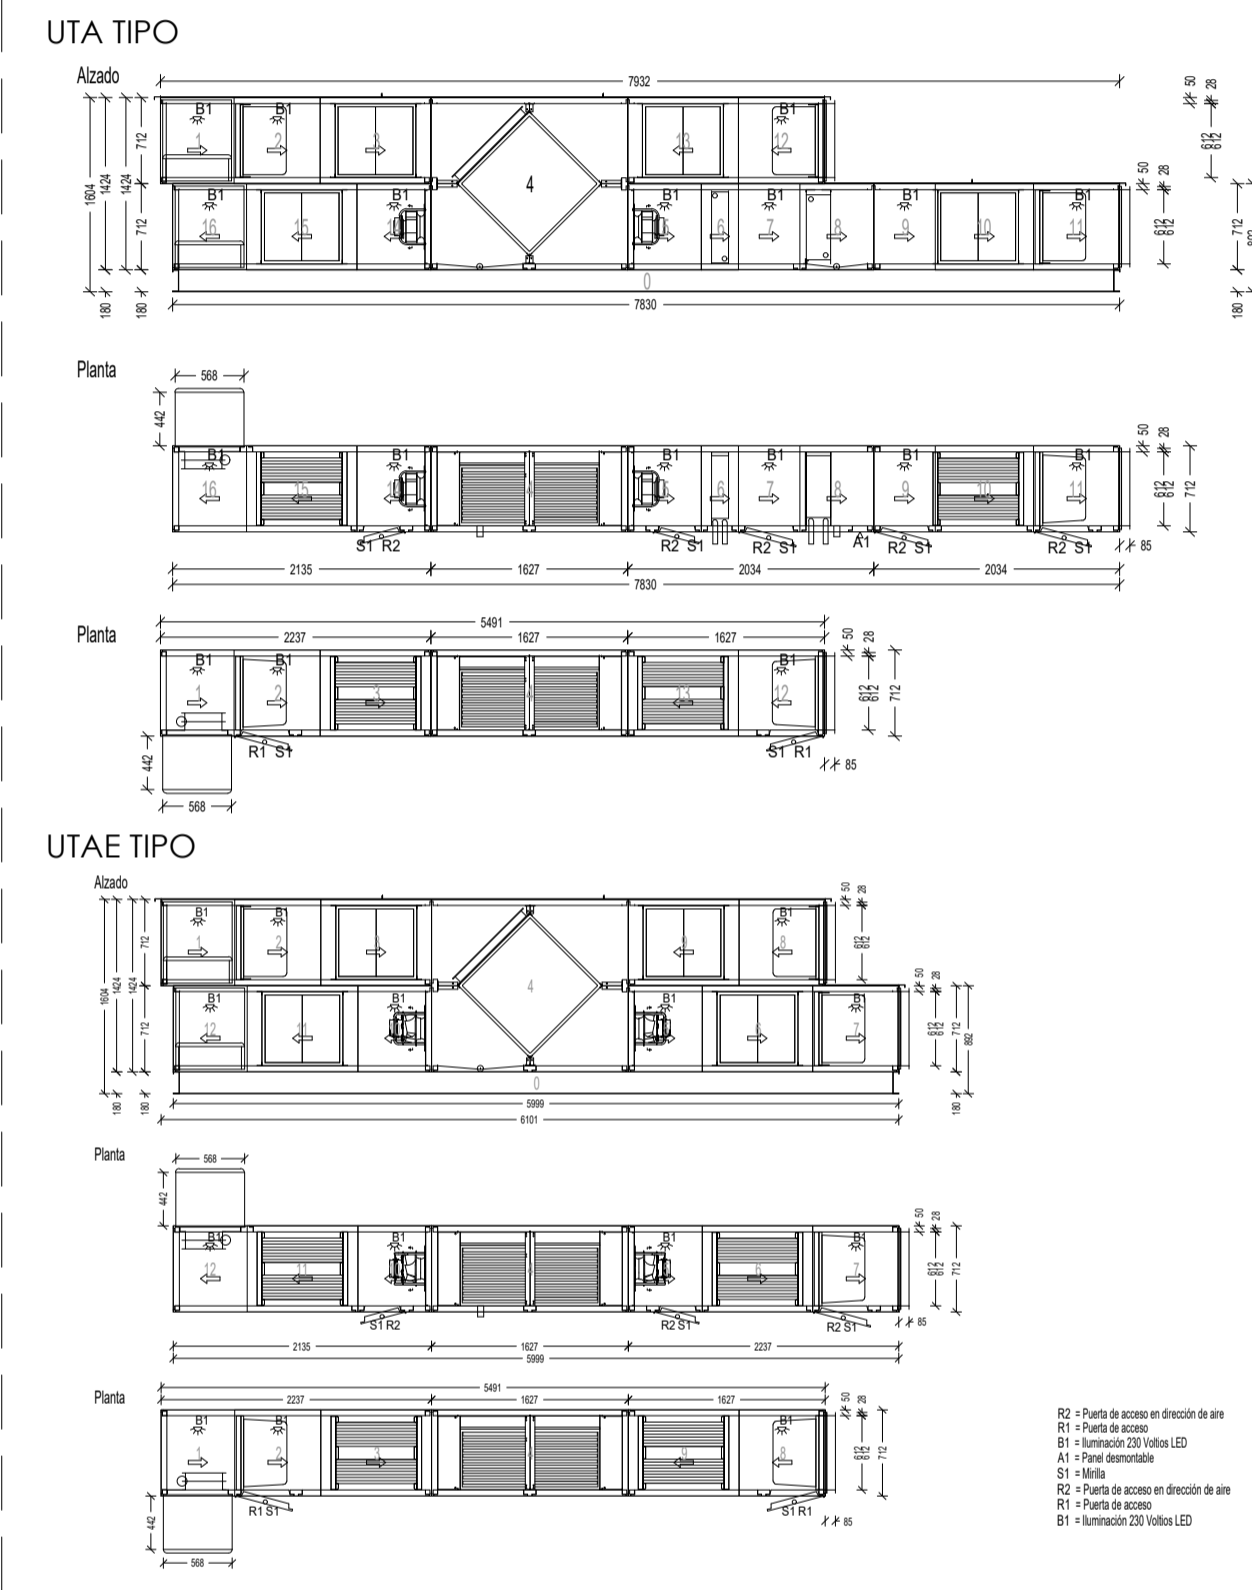

ESQUEMA CLIMATIZACIÓN Y VENTILACIÓN

LEYENDA INSTALACIÓN CLIMATIZACIÓN Y VENTILACIÓN		
SIMBOLOGÍA	DESCRIPCIÓN	NOTAS
[Symbol]	SISTEMA VRF	Unidad exterior Air-Flux C AF5300A 90 C-3 de la marca Toshiba
[Symbol]	UTAE	
[Symbol]	BAJADA VRF	
[Symbol]	UNIDAD INTERIOR	Unidad interior de conductos de alta presión FXMQ250MA de la marca Daikin de 1380 x 1100 x 470mm
[Symbol]	CASSETTE OCULTO FALSO TECHO EXPANSIÓN DIRECTA	Unidad interior tipo cassette FXRQ32A de la marca Daikin de 62x62x4.3cm
[Symbol]	CONDUCTO Y DIFUSOR CIRCULAR DE CLIMATIZACIÓN	Conducto de 20x25cm
[Symbol]	DIFUSOR IMPULSIÓN DE VENTILACIÓN	En espacios comunes, conducto circular Daikin de chapa de cobre
[Symbol]	DIFUSOR EXTRACCIÓN DE VENTILACIÓN	En espacios comunes, conducto circular Daikin de chapa de cobre
[Symbol]	CONDUCTOS VERTICALES DE VENTILACIÓN	
[Symbol]	ASPIRADOR VENTILACIÓN FORZADA DE GARAJE	
LEYENDA DE ILUMINACIÓN		
SIMBOLOGÍA	DESCRIPCIÓN	NOTAS
[Symbol]	LUMINARIA EMPOTRABLE TIPO DOWNLIGHT PARA LAMPARA T5-08L DE 2x13W	
[Symbol]	APARATO AUTOMÁTICO EMERGENCIA Y SERIALIZACIÓN 8W/360m. CON DIFUSOR SERIORAFIADO.	Altura de montaje en techo tipo estanco
[Symbol]	UNIDAD DE CONEXIÓN MULTIMEDIA. BASE OFIÁTICA 4 TOMAS DE CORRIENTE, 16 A (2 interruptores y 2 genero) + 2 TOMAS VD + 1 PUERTO VGA + 1 PUERTO USB + 1 TOMA ALTAVOZ.	Ayudado en tabique técnico
[Symbol]	CONJUNTO FORMADO POR DOS TOMAS DE CORRIENTE 10/16A TIPO SHANKO.	Altura de montaje en pared a una altura de 1.5m
[Symbol]	CONJUNTO FORMADO POR DOS TOMAS DE CORRIENTE 10/16A TIPO SHANKO.	Empotrado en el asiento de la grada
[Symbol]	INTERRUPTOR DOBLE	Altura de montaje en pared a una altura de 1.5m
LEYENDA DE ELECTRICIDAD GENERAL		
SIMBOLOGÍA	DESCRIPCIÓN	NOTAS
[Symbol]	LÍNEA DE ALIMENTACIÓN (sesse CT o CPM)	Línea subterránea (-0.60m). 3x 630mm ² Cu + 185mm ² Cu
[Symbol]	DERIVACIÓN INDIVIDUAL (sesse CPM hasta CO)	Línea por bandejas en techo. 3x 630mm ² Cu + 185mm ² Cu
[Symbol]	TUBERÍA ALIMENTACIÓN SUMINISTRO DE SOCORRO	
[Symbol]	CUADRO GENERAL	
[Symbol]	CUADRO PARCIAL	
[Symbol]	MONTANTE VERTICAL	
LEYENDA DE TELECOMUNICACIONES		
SIMBOLOGÍA	DESCRIPCIÓN	NOTAS
[Symbol]	TOMA DOBLE: 2 tomas schuko 16A usos generales, 2 tomas schuko 16A informática y 2 tomas RJ 45	Caja portamecanismos empotrada en la pared
[Symbol]	TOMA CONEXIÓN WIFI: 1 toma schuko 16A, 1 toma RJ 45 y 1 punto de acceso inalámbrico	Caja portamecanismos empotrada en la pared
[Symbol]	CANALIZACIÓN VERTICAL hacia plantas superiores	Discurren por hueco vertical central
LEYENDA INSTALACIÓN SEGURIDAD DE INTRUSIÓN		
SIMBOLOGÍA	DESCRIPCIÓN	NOTAS
[Symbol]	TARJETERO DE ENTRADA A AULAS	

"LA MEMORIA APAGADA" - CONSERVATORIO DE DANZA

INSTALACIONES CLIMATIZACIÓN Y VENTILACIÓN

ESCALA 1: 350