


PLANTA SEGUNDA
ESCALA 1/250

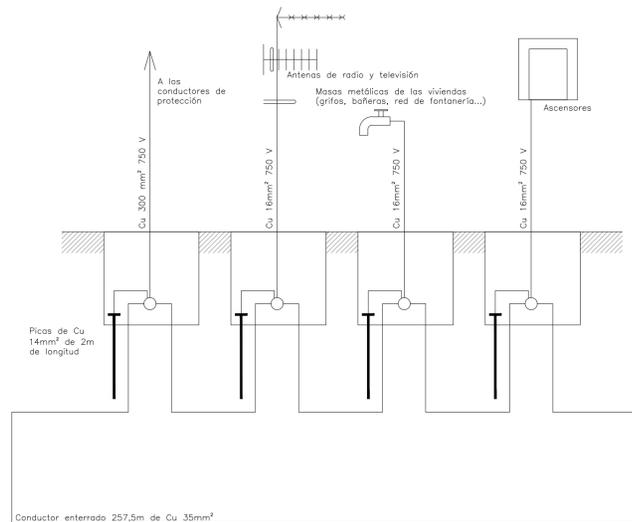

ESQUEMA PUESTA A TIERRA

PLANTA CUBIERTA
ESCALA 1/250



LEYENDA

- LUMINARIA TIPO DE DESCARGA CON LÁMPARA FLUORESCENTE 150 W
- LUMINARIA DOWNLIGHT CON LÁMPARA LED 40 W
- LUMINARIA INDIRECTA CON LÁMPARA LED 30 W
- LUMINARIA DECORATIVA CON LÁMPARA LED 4 W
- LUMINARIA MURAL CON LÁMPARA LED 20 W
- LUMINARIA APLIQUE DE PARED CON LÁMPARA LED 12 W
- INTERRUPTOR SIMPLE
- INTERRUPTOR CONMUTADO
- INTERRUPTOR CRUZADO
- PULSADOR CON TEMPORIZADOR Y PILOTO DE SEÑALIZACIÓN
- TIMBRE
- TOMA DE CORRIENTE 10/16A
- TOMA DE CORRIENTE 10/16A COLOCADO A 2,1 M
- TOMA DE CORRIENTE 10/16A COLOCADO EN EL FALSO TECHO PARA CLIMATIZACIÓN
- TOMA DE CORRIENTE 20A
- TOMA DE CORRIENTE 25A
- BASE DE ACCESO TERMINAL (BAT) RTV TERRENAL Y RTV SATÉLITE
- BASE DE ACCESO TERMINAL (BAT) TLCA TELEVISIÓN POR CABLE
- BASE DE ACCESO TERMINAL (BAT) TB+RDSI TELEFONÍA BÁSICA + RED DIGITAL DE SERVICIOS INTEGRADOS
- MONTANTE DE LA LÍNEA ELÉCTRICA
- PUESTA A TIERRA CONDUCTOR ENTERRADO DESNUDO CU 35 MM²
- PUESTA A TIERRA PICAS BARRA DE CU 14 MM²
- INTERRUPTOR GENERAL
- INTERRUPTOR DIFERENCIAL
- PEQUEÑO INTERRUPTOR AUTOMÁTICO O MAGNETOTÉRMICO
- TEMPORIZADOR
- PROGRAMADOR
- FASES UTILIZADAS EN LOS CIRCUITOS
- PORTERO ELECTRÓNICO
- C.P.M. CENTRO DE PROTECCIÓN Y MEDIDA
- C.P.PAL CUADRO PRINCIPAL
- C.SEC CUADRO SECUNDARIO
- C.M.P. CUADRO DE MANDO Y PROTECCIÓN

ESPECIFICACIONES LUMINARIAS

LUMINARIA TIPO DESCARGA CON LÁMPARA FLUORESCENTE 150W
La Philips SON-T APIA Plus Xtra 150W E40 (MASTER) pertenece a la familia de lámparas de descarga. Posee alta potencia luminosa e intensidad. Adicionalmente, este tipo de lámparas suelen tener una larga vida media útil, de 40000 horas aprox.
Más características de este producto son:
Temperatura de color: 2000K - Luz muy cálida
Reproducción cromática: 30-39 Ra
Casquillo: E40
Vida media útil: 40000 horas
Potencia de la lámpara: 150 Vatios

LUMINARIA DOWNLIGHT CON LÁMPARA LED 40W
Lux Space Accent de Philips en aluminio lacado blanco
Características:
• Eficacia de hasta 100 lm/W, gracias a los reflectores Very Hi-LOR (90%)
• Paquetes luminosos de 1.200 a 4.900 lm para equipararse a MASTERColour CDM Elite 40 W
• Elección de temperaturas de color: 2.700 K
• Índice de reproducción del color 90
• Haz de luz mediano
• Refrigeración pasiva de hasta 4.000 lm
• Regulables
• Opciones de inter cableado e iluminación de emergencia

LUMINARIA INDIRECTA CON LÁMPARA LED DE 24W
Downlight led modelo Rio de 24 w, acabado en blanco con difusor acrílico opaco.
Características técnicas:
Material: aluminio-acrílico
Acabado: blanco
Color de la luz: luz blanca natural (4.000 K)
Bombilla incluida: Sí
Bombilla: 1 x 24 W LED
Flujo luminoso (lm): 1.605 lm
Tensión de conexión (V): 85-265
Angulo de luz: 120°
Grado de protección: IP20
Clase de protección: I
Grado de eficiencia energética: A+

LUMINARIA APLIQUE DE PARED CON LÁMPARA LED 12W
Aplicador LED Finn con base rectangular de acero en níquel satinado, y difusor de cristal ondulado de manera decorativa.
Características técnicas:
Fabricante: NOVOLUX LIGHTING
Material: acero-cristal
Acabado: Níquel satinado mate
Color de la luz: luz blanca cálida (3.000 K)
Bombilla incluida: Sí
Bombilla: 1 x 12 W LED
Flujo luminoso (lm): 1200 lm
Tensión de conexión (V): 110-240
Grado de protección: IP20
Clase de protección: I
Grado de eficiencia energética: A+

LUMINARIA DECORATIVA CON LÁMPARA LED DE 4W
Bombilla estándar con tecnología LED en forma de globo con casquillo E27 acabado fumé.
Características técnicas:
Material: vidrio
Acabado: Ahumado
Color de la luz: 4000 K
Bombilla incluida: Sí
Bombilla: 4 W LED
Flujo luminoso (lm): 260 lm
Grado de eficiencia energética: A++

LUMINARIA MURAL CON LÁMPARA LED 20W
Aplicador LED Kiana con superficie cromada. La luz se difunde suavemente, ya que los leds están cubiertos con difusores satinados de acrílico. Gracias a su forma alargada, el aplicador proporciona una iluminación amplia, especialmente adecuada, para iluminar el espejo.
Características técnicas:
Fabricante: LAMPENWELT.COM
Material: metal, acrílico
Color: cromo, blanco satinado
Color de la luz: luz blanca cálida (3.000 K)
Bombilla incluida: Sí
Bombilla: 1 x 20 W LED
Flujo luminoso (lm): 900 lm
Tensión de conexión (V): 230
Grado de protección: IP44
Clase de protección: II
Grado de eficiencia energética: A+

NOTA*: Los circuitos de conexión entre los montantes y las diferentes tomas de corriente establecidas, discurrirán a través de los falsos techos sobre pasillos y zonas comunes.