



PLANTA CUBIERTAS, ESCALA 1:100

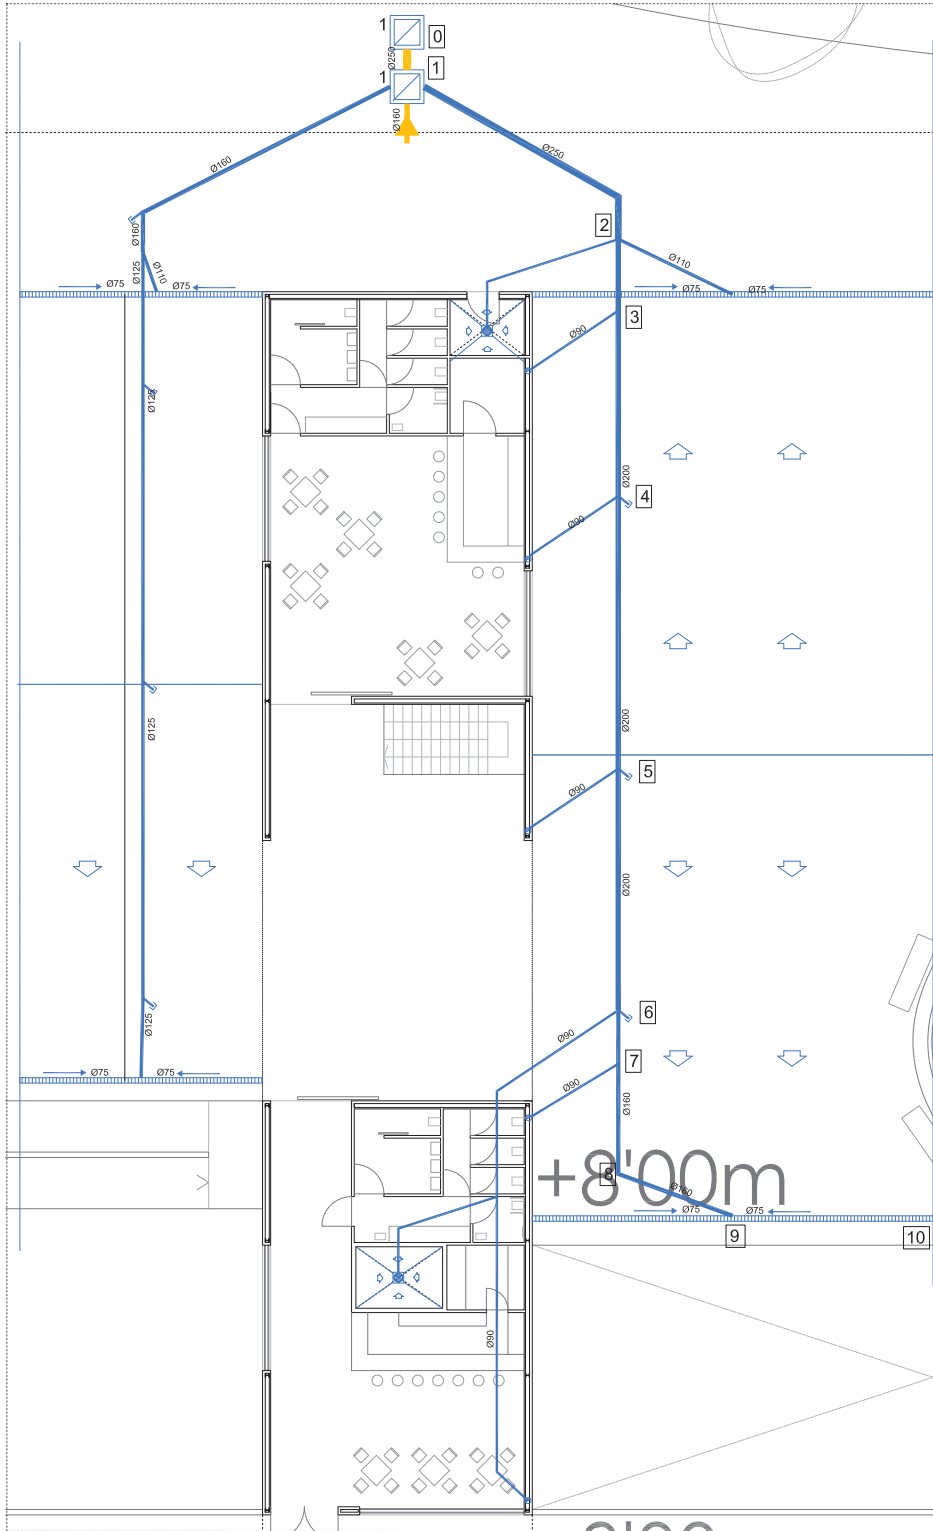

PLANTA BAJA, ESCALA 1:100

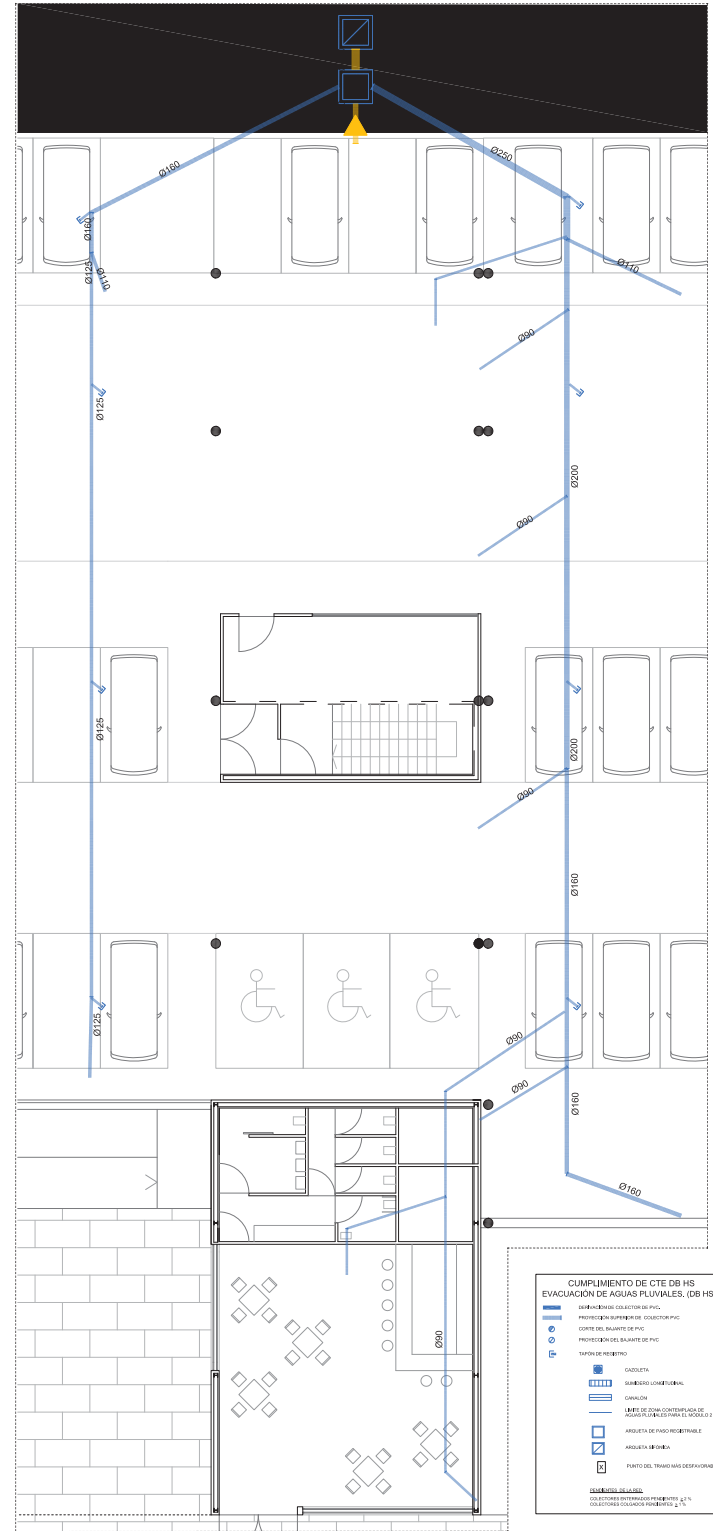

PLANTA SÓTANO, ESCALA 1:100

**CUMPLIMIENTO DE CTE DB HS
EVACUACIÓN DE AGUAS PLUVIALES (DB HS 5)**

- LINEA DE EVACUACIÓN DE PVC
- PROTECCIÓN ANTI-REBOZO DE PVC
- CORTES DEL SALANTE DE PVC
- PROTECCIÓN DEL SALANTE DE PVC
- TUBO DE REBENTÓN
- CAJÓN DE REBENTÓN
- CAJÓN DE REBENTÓN
- REJES DE DRENAJE CON PROTECCIÓN DE PASADIZO DE REBENTÓN
- REJES DE DRENAJE
- PUNTO DEL TRAMO MÁS DESFAVORABLE

LEGENDA DE SIMBOLOS

CON ACCIONES CONTINGENTES PARA PREVENIR EL TL
CON ACCIONES CONTINGENTES PARA PREVENIR EL TL