




PLANTA RESTAURANTE 1. ESCALA 1:50

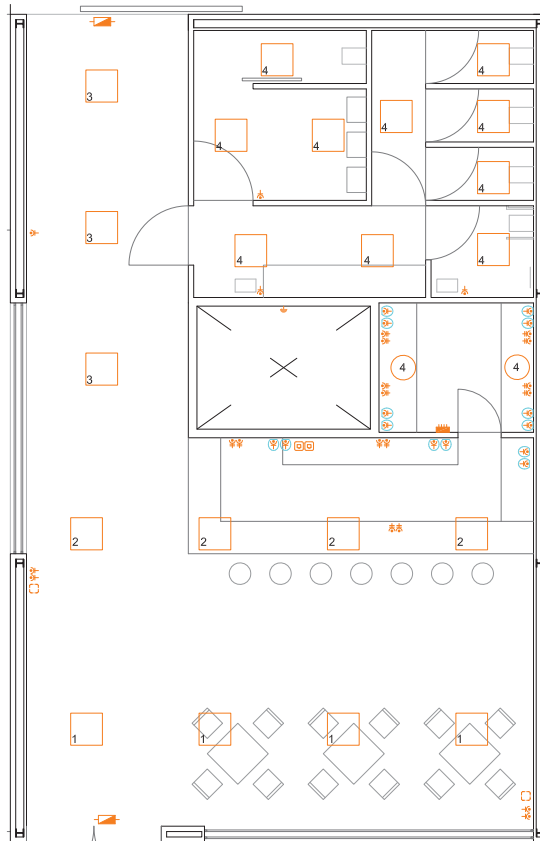


PLANTA RESTAURANTE 2. ESCALA 1:50

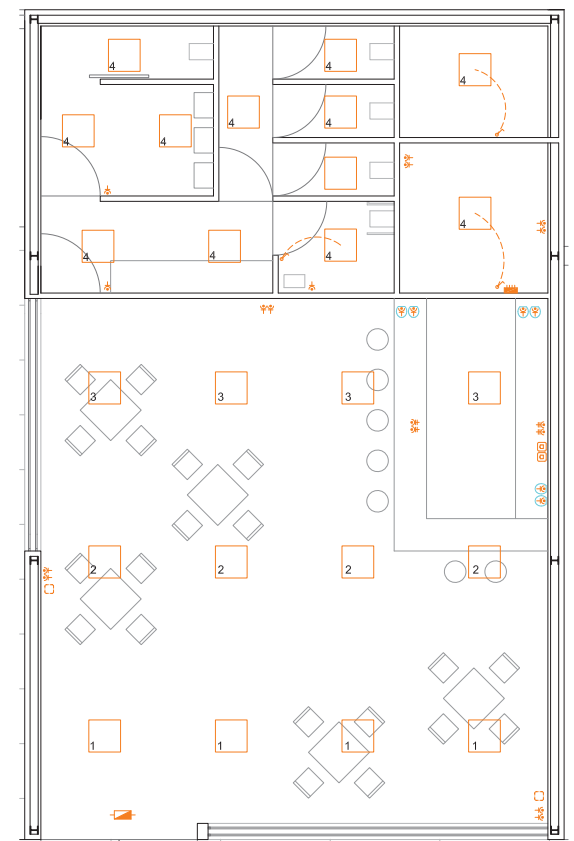

PLANTA CAFETERÍA. ESCALA 1:50

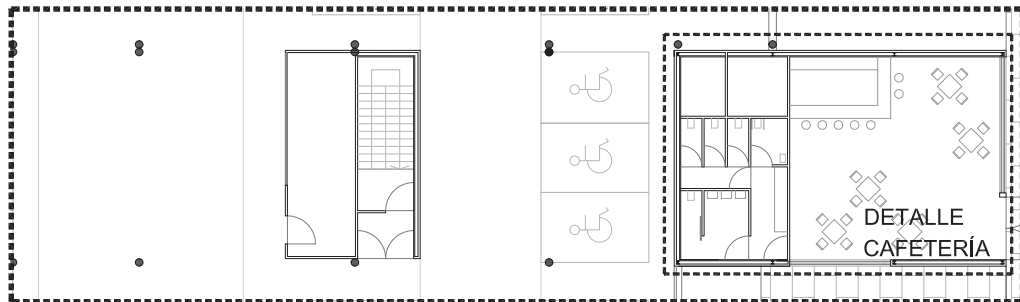

PLANTA SÓTANO. ESCALA 1:200

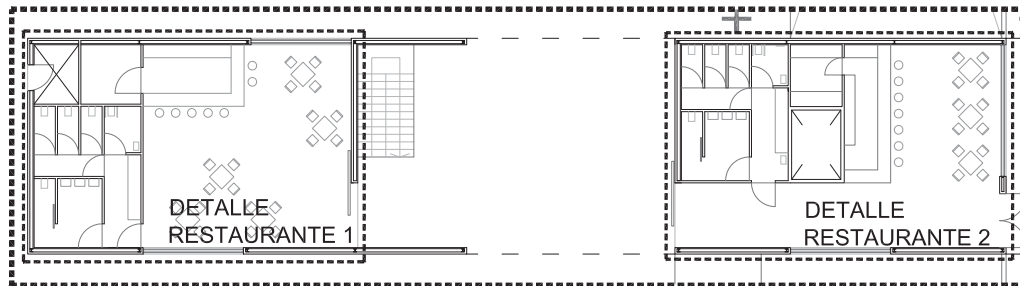

PLANTA BAJA. ESCALA 1:200

CIRCUITOS DE ALUMBRADO	
1	CIRCUITO ALUMBRADO 1
2	CIRCUITO ALUMBRADO 2
3	CIRCUITO ALUMBRADO 3

LEYENDA DE ELECTRICIDAD Y TELECOMUNICACIONES			
	PUNTO DE LUZ LED EMPOTRADA EN FALSO TECHO		INTERRUPTOR UNIPOLAR
	PUNTO DE LUZ LED EN PARED		INTERRUPTOR UNIPOLAR CON PROTECCION
	MICROSWITCH APERTURA AUTOMATICA DE PUERTAS CORRIEDERAS		CONMUTADOR
	BASE ENCHUFE 25 AMP.		CONMUTADOR DOBLE INTERRUPTOR
	BASE ENCHUFE 25 AMP. CON PROTECCION		CUADRO DE TELECOMUNICACIONES
	BASE ENCHUFE 30 AMP.		TOMA DE TELEFONIA BAJEA Y ROSE (RJ45)
	BASE ENCHUFE 30 AMP. CON PROTECCION		ILUMINACION DE EMERGENCIA
	BASE DOBLE ENCHUFE 20 AMP.		CUADRO DE DISTRIBUCION
	BASE ENCHUFE 16 AMP. CON PROTECCION		
	BASE ENCHUFE 16 AMP.		
	BASE ENCHUFE 10 AMP.		
	BASE ENCHUFE 25 AMP. EN ALTURA		
	BASE ENCHUFE 20 AMP. EN ALTURA		
	BASE ENCHUFE 16 AMP. EN ALTURA		