


- Planta baja -

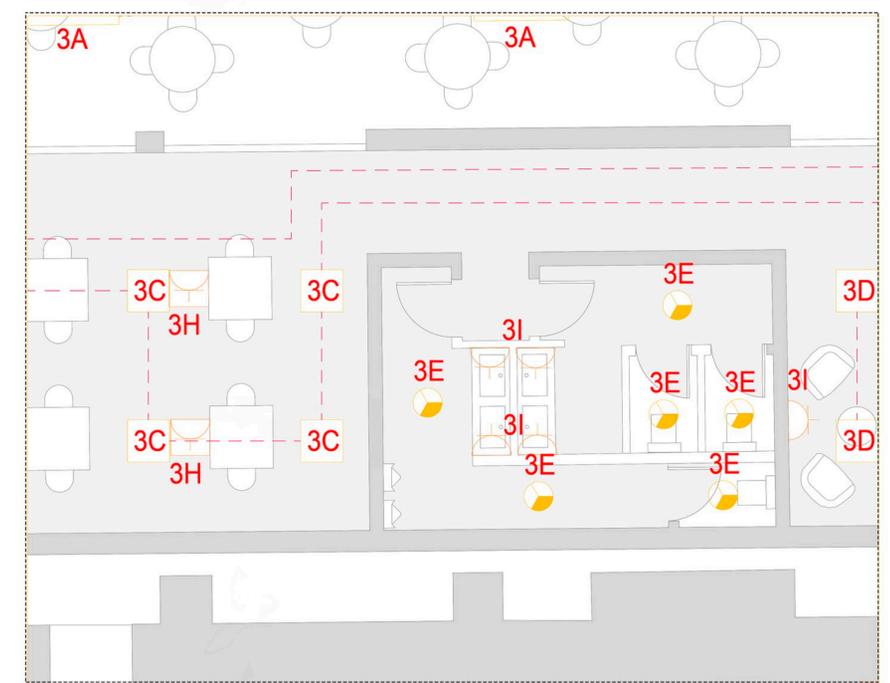

- Detalle Juego individual. E: 1/50 -



- Detalle cocina. E: 1/50 -

	Panel empotrable		Foco LED con carril		Baliza de señalización emergencia
	Phillips Downlight		Commutador 10A		Cuadro de mando general
	Punto de luz en pared		Interruptor 10A		Cuadro parcial
	Phillips Surrey Pendant		Toma de corriente 16 A		Conexión por techo y paredes
	Luminaria con sensor		Toma de corriente trifásica		Conexión por suelo
	Smartbalance suspendida		Luz salida de emergencia		
	Foco de luz suspendida		Luz recorrido emergencia		

**ELECTRICIDAD. Distribución.**

REHABILITACIÓN FÁBRICA DE ARTILLERÍA  
innovation center

Marina Ruiz Raya pfg06.01 Julio 2020

Escala 1/200